


IMPLANTAÇÃO

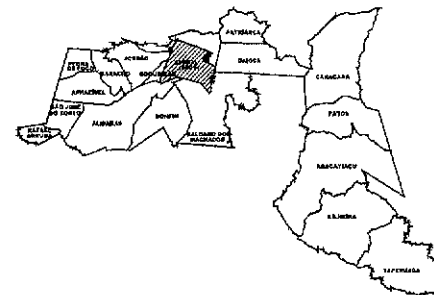

RUA SÃO JORGE

PREVER REGIO DO TERRENO PARA
APRENSÃO DO VISE E CONTRIBUIÇÃO DE
DESEMPENHO OLIMPIA

RUA DR. JOSÉ FREDERICO

1 IMPLANTAÇÃO PROPOSTA

ESCALA

1/200

2 TERRENO EXISTENTE

ESCALA

Clélio Gomes V. Mendes
Engº Agrônomo e Civil
CREA-CE 55973

Secretaria da Infraestrutura
Prefeitura Municipal de Sobral

OBS: TODAS AS MEDIDAS DEVEM SER CONFERIDAS NO LOCAL

SECRETARIA DA INFRAESTRUTURA

PROJETO: PROJETO IMPLANTAÇÃO
PROJETO DE IMPLANTAÇÃO ESCOLA VERTICAL (JOCELY DANTAS)

INTERESSADO:
PREFEITURA DE SOBRAL

AUTOR:

EXERCÍCIO:
RUA DR. JOSÉ FREDERICO - ELA SÃO JORGE

AUTOR:

MUNICÍPIO:
SOBRAL

PREFEITURA DE
SOBRAL



ASSINADO:
IMPLANTAÇÃO PROPOSTA
TERRENO EXISTENTEESCALA
1/200
50DATA
MAY/2011REVISÃO
1/20

DESENHO


PRANCHAS
01/01

VOLUME TOTAL						
Estaca	Área de Corte (m²)	Área de Alente (m²)	Voluma de Corte (m³)	Voluma de Alente (m³)	Voluma Corte Acum. (m³)	Voluma Alente Acum. (m³)
0+100	0.00	0.00	0.00	0.00	0.00	0.00
0+200	0.00	176.96	0.00	882.40	0.00	882.40
0+300	0.00	192.08	0.00	960.40	0.00	1742.80
0+400	0.00	81.94	0.00	204.86	0.00	1947.66
0+500	0.00	51.31	0.00	106.53	0.00	2054.19
0+600	0.00	25.20	0.00	52.40	0.00	2106.59
0+700	18.54	4.19	17.17	147.30	17.17	2253.89
0+800	0.00	0.00	0.00	0.00	17.17	2253.89
0+900	0.00	0.00	0.00	0.00	17.17	2253.89



04 VOLUMES
ESCALA — 1 : 1000

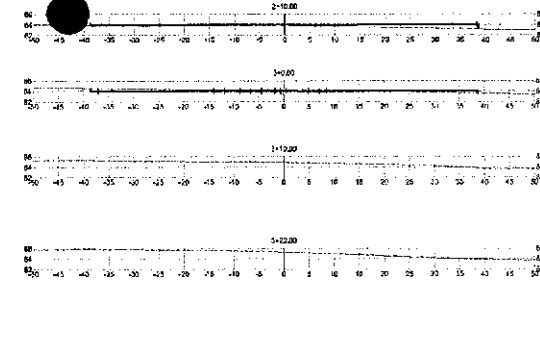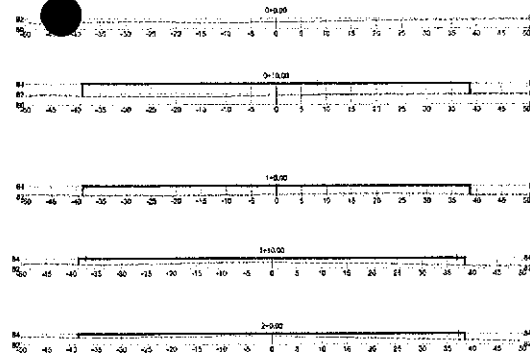

03 SEÇÕES
ESCALA — 1 : 500

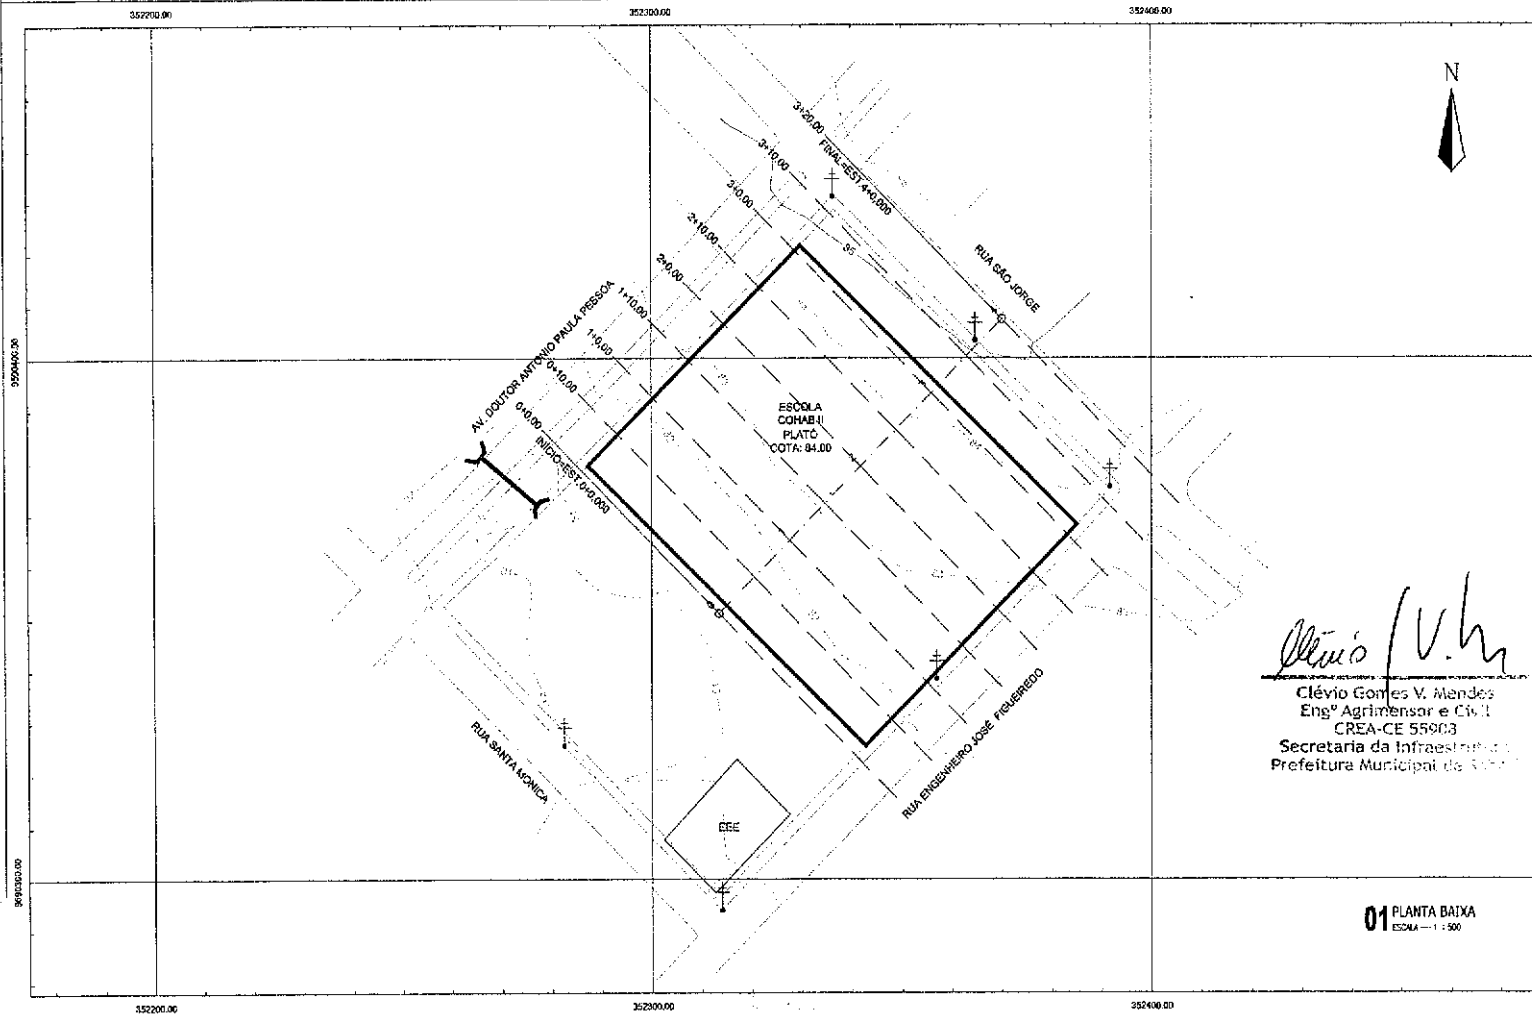

01 PLANTA BAIXA
ESCALA — 1 : 500

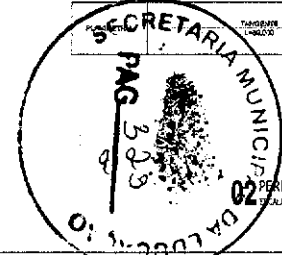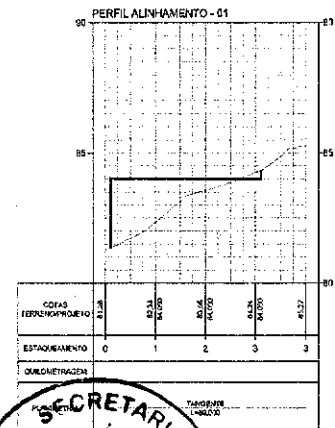

Clévio Gomes V. Mendes
Engº Agrimensor e Civil
CREA-CE 55903
Secretaria da Infraestrutura
Prefeitura Municipal de Sobral


SEINFRA - SECRETARIA DA INFRAESTRUTURA

PROJETO: PROJETO DE TERRAPLENAGEM
ESCOLA VERTICAL, BAIRRO COHAB II

INTERLUSSADO: PREFEITURA DE SOBRAL
DIRETOR: BAIRRO COHAB II
MUNICÍPIO: SOBRAL



AUTOR: CLÉVIO GOMES
ENGENHEIRO AGRIMENSOR E CIVIL
CREA-CE / RNP: 061453940-4

TER. 01/01

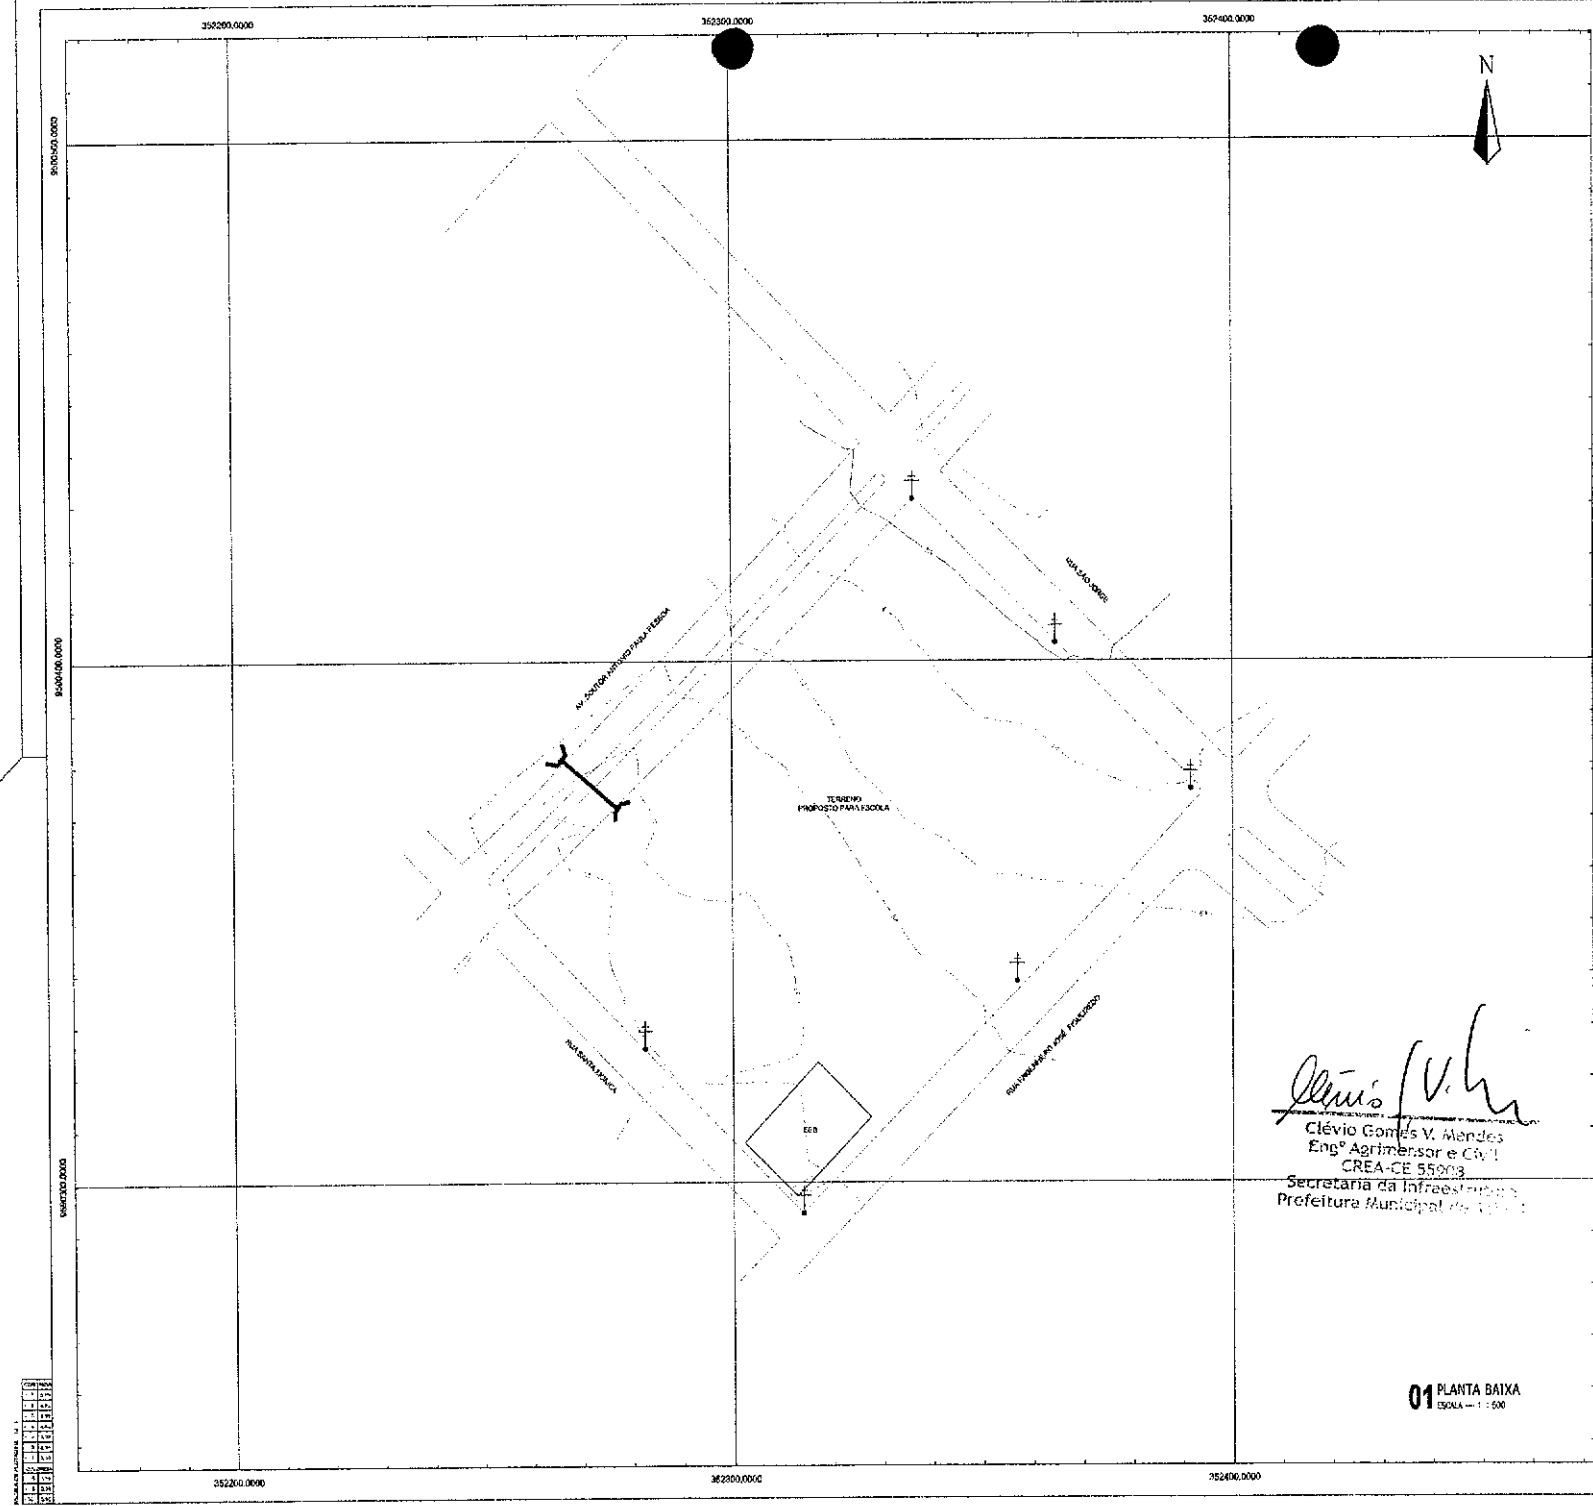

01 PLANTA BAIXA
ESCALA = 1 : 500

MUNICÍPIO DE SOBRAL

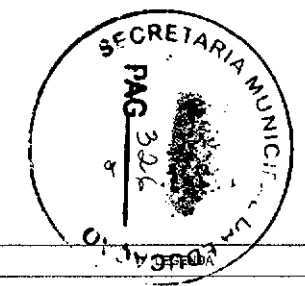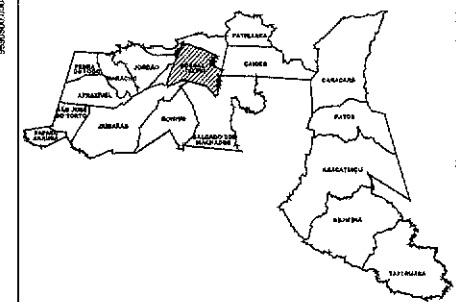

— — — — —	ALTA TENSÃO	— — — — —	EDIFICAÇÃO
⊕	ÁRVORE	— — — — —	CURVAS DE NÍVEL
+	POSTE	— — — — —	POLIGONAL
⊗	RN	— — — — —	CERCA
105.325	PONTO GOTADO	— — — — —	ROCHA
⊗	PORTÃO	— — — — —	ESTACQUEAMENTO

SEINFRA - SECRETARIA DA INFRAESTRUTURA

PROJETO: LEVANTAMENTO PLANIALTIMÉTRICO
TERRENO ESCOLA COHAS II

INTERESSADO: PREFEITURA DE SOBRAL
ENCOMENDADO: COHAS II
LOCAL: SOBRAL

ACTOR: CLÉVIO GOMES (86) 99814-2472
ENGENHEIRO AGRIMENSOR E CIVIL
CREA-CE / RNP: 051453940-4


PREFEITURA DE SOBRAL

PLANTA BAIXA

REVISÃO

DATA: 01/01/2001

PLA. 01/01

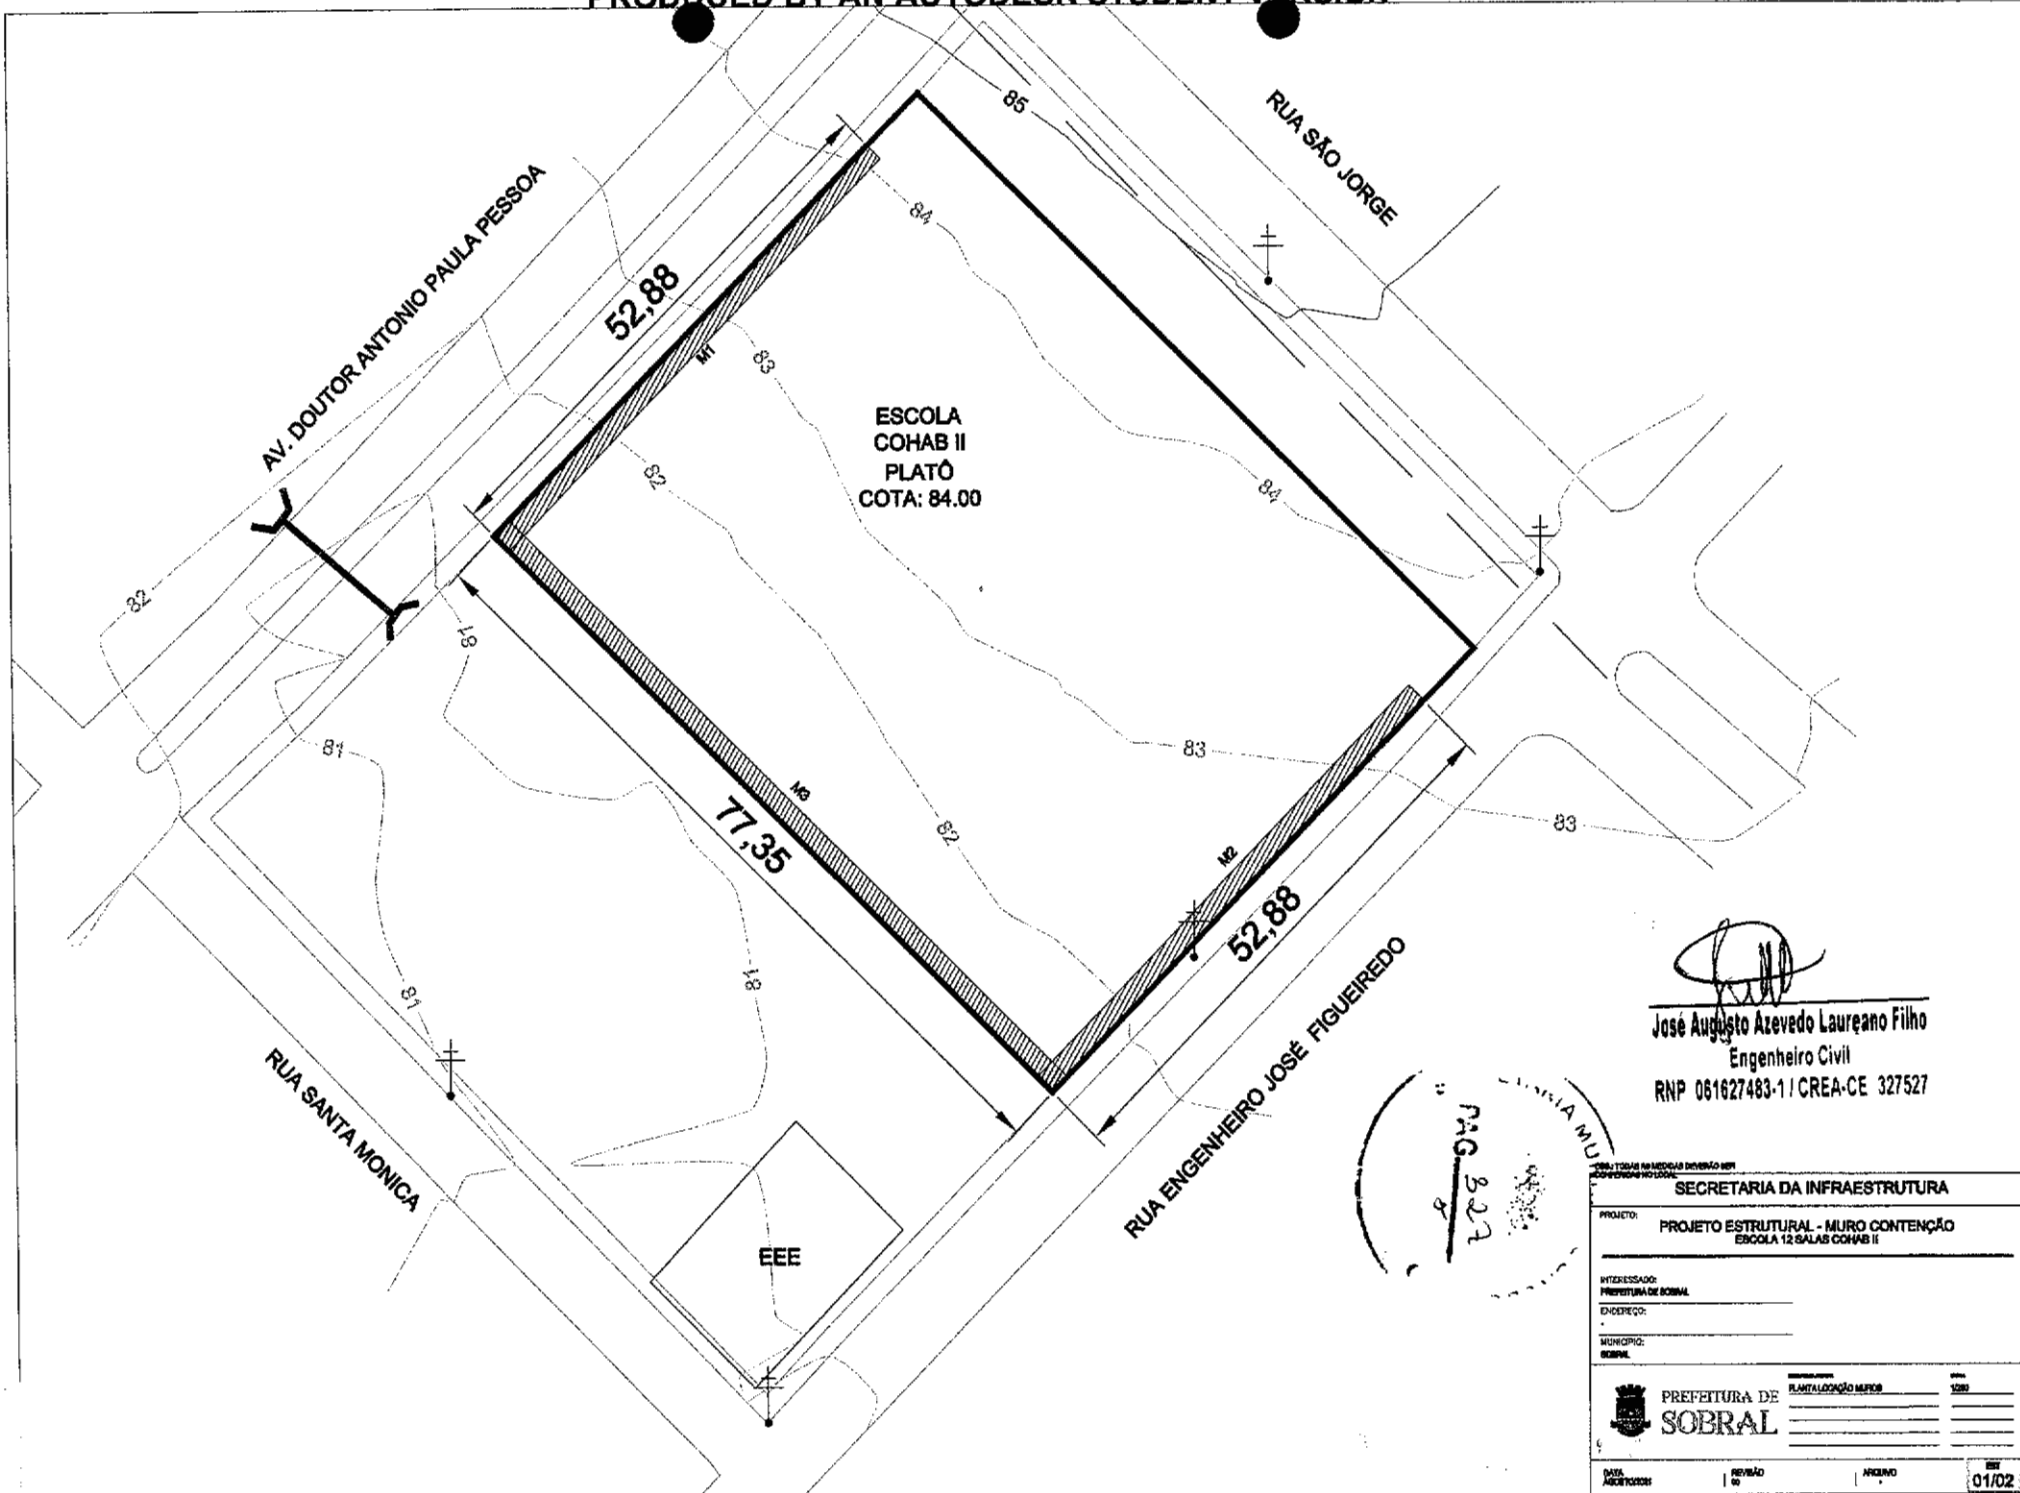


José Augusto Azevedo Laureano Filho
Engenheiro Civil
RNP 061627483-1 / CREA-CE 327527

SECRETARIA DA INFRAESTRUTURA

PROJETO: PROJETO ESTRUTURAL - MURO CONTENÇÃO
ESCOLA 12 SALAS COHAB II

INTERESSADO:
PREFEITURA DE SOBRAL
ENDEREÇO:
MUNICÍPIO:
SOBRAL

 **PREFEITURA DE SOBRAL**


PLANTALOGÇÃO MAPAS

1280


DATA
ACERTOSREVISÃO
01

ARQUIVO



01/02

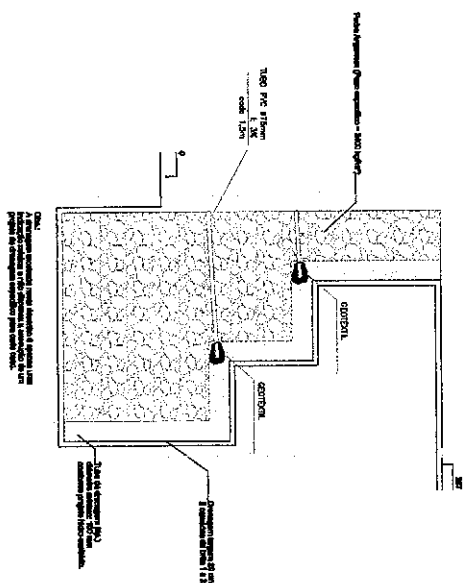

M3
ESC 1:26

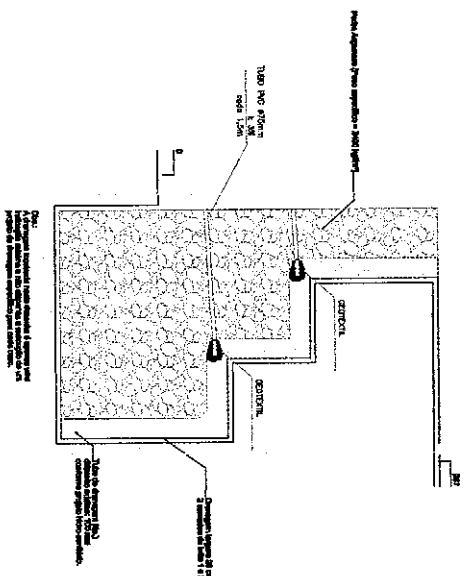

**CORTE
SEM ESCALA**

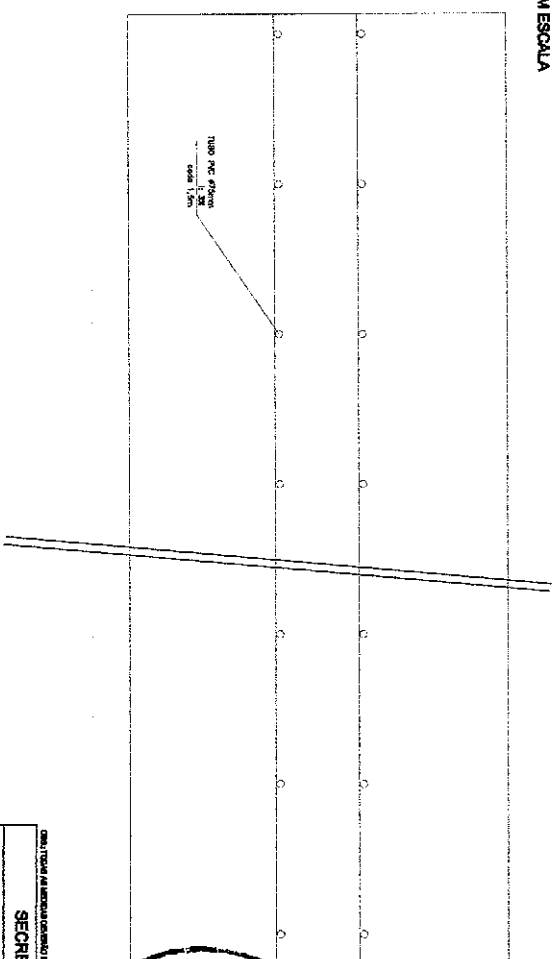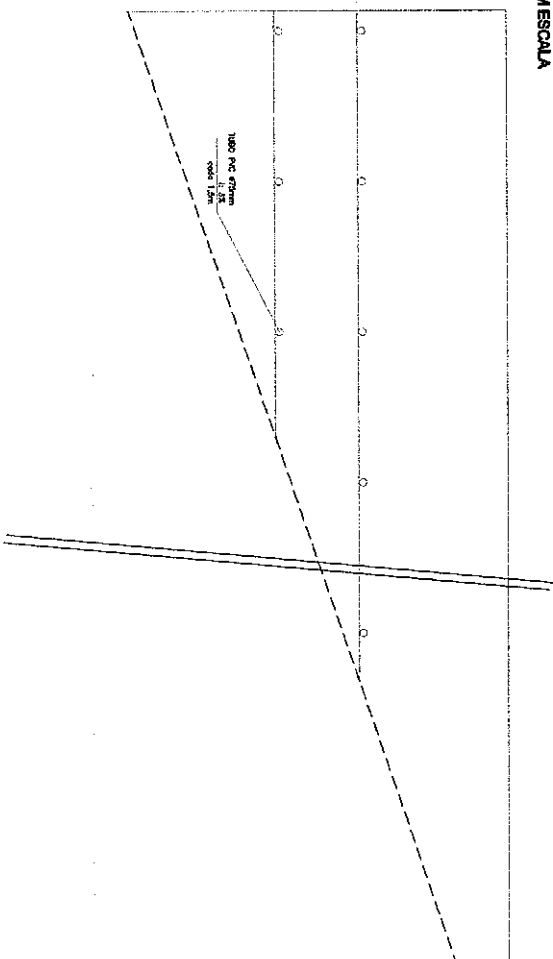

Vol. the economic total (GDP) = 225.3 m
Area to Normal total = 225.3 m

José Augusto Azevedo Laureano Filho
Engenheiro Civil
RNP 061627483-1 / CREA-CE 327527

[illegible]