
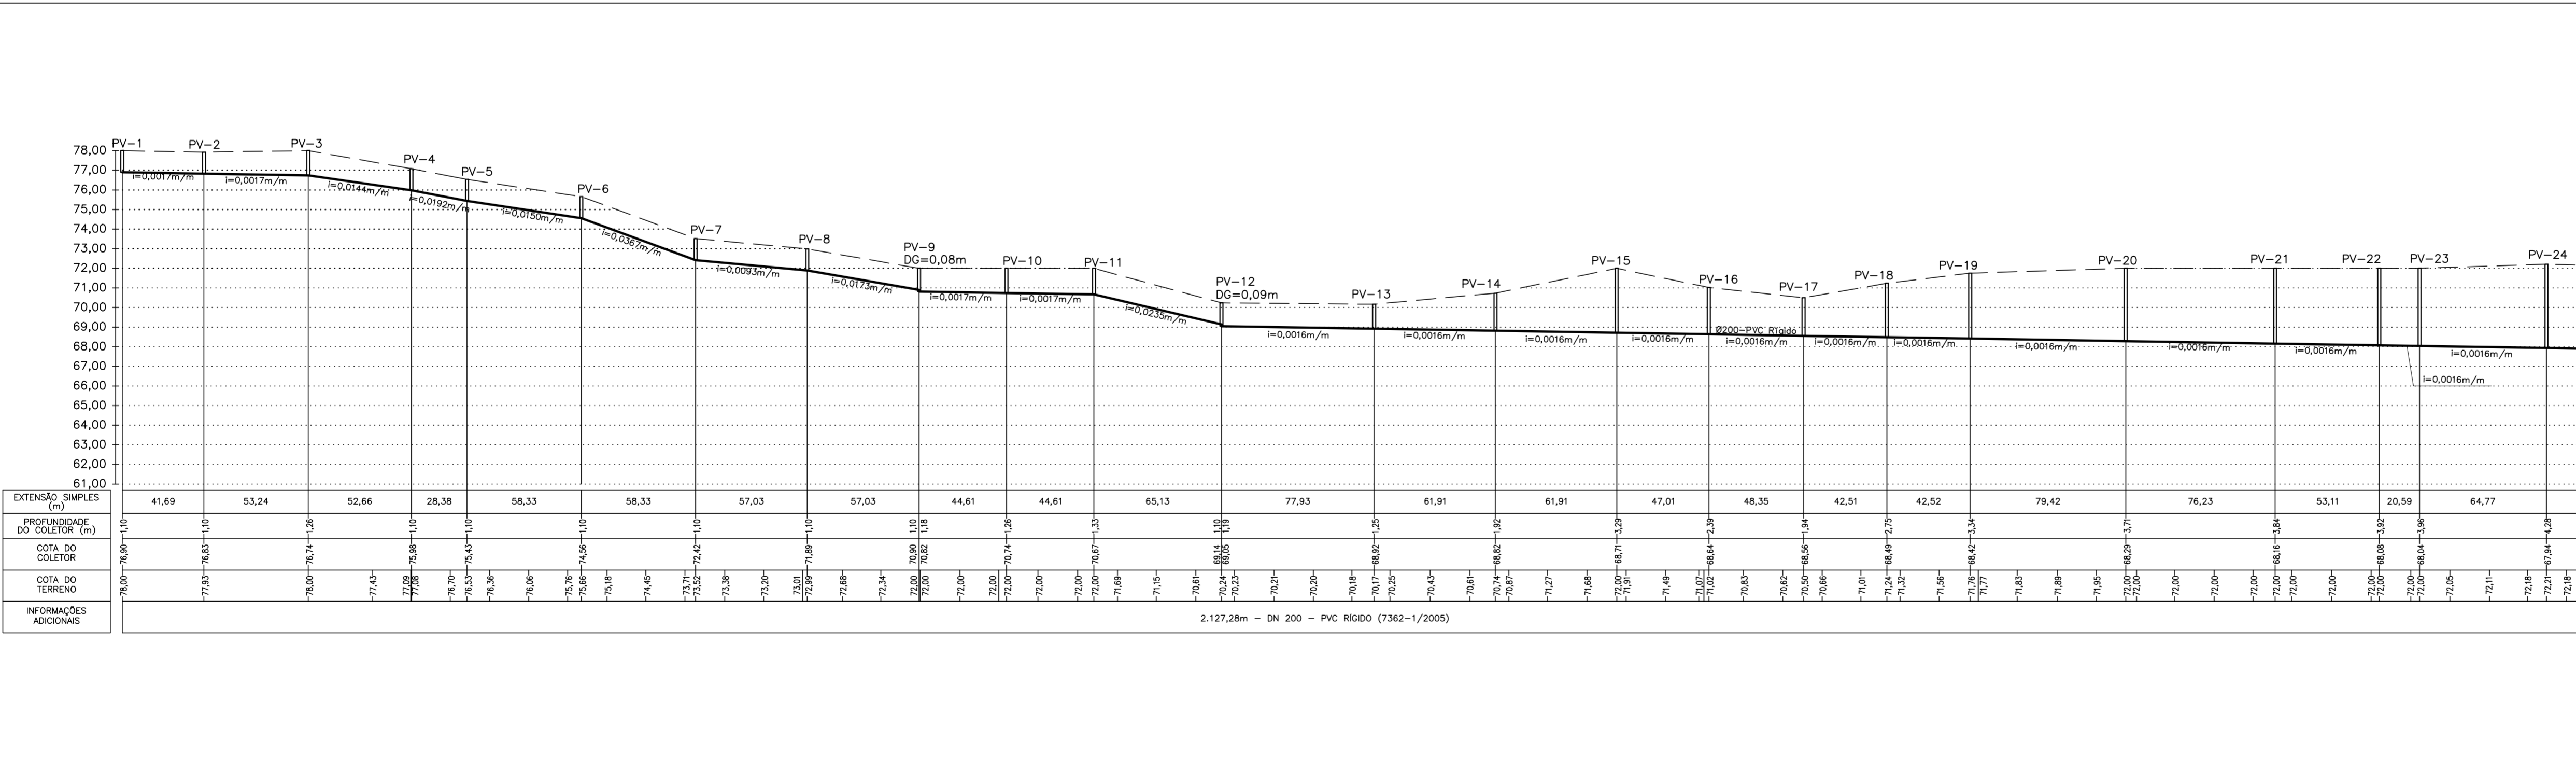
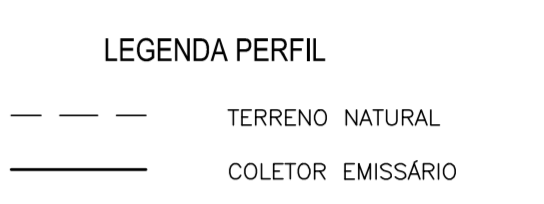


PLANTA BAIXA - COLETOR EMISSÁRIO
ESCALA: 1/2000

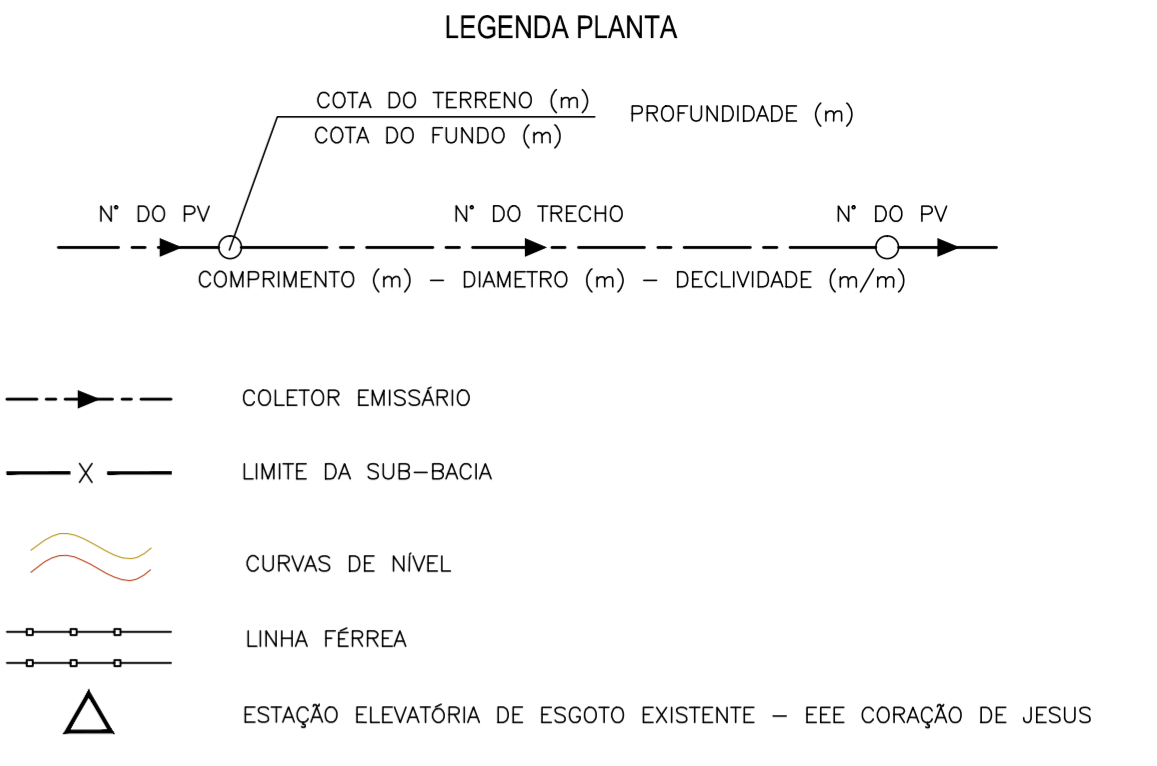

PERFIL LONGITUDINAL - COLETOR EMISSÁRIO
ESCALA: 1/2000

FRANCISCO VIEIRA PAIVA
Eng. Civil - RN-060125408-2
Responsável Técnico

04						
03						
02						
01						
00	IMPRESSÃO					
REV.	NATUREZA DA REVISÃO	ORIGEM	DATA	REVISÃO	VISTO	DATA

SANEBRAS - PROJETOS, CONSTRUÇÕES E CONSULTORIA LTDA
 ENDEREÇO: RUA DOS COMPADRES, 501 - MANGABEIRA - EUSEBIO-CE - FONE/FAIX: (85)3261-5664 CREA Nº 23.196
 E-MAIL: sanebras.eng@gmail.com - CGC: 23.726.387/0001-92 - CGF: 06.916.528-9

Prefeitura de Sobral **PREFEITURA MUNICIPAL DE SOBRAL**
 SEBRAS - SECRETARIA DE OBRAS

PROJETO EXECUTIVO DO SISTEMA DE ESGOTAMENTO SANITÁRIO - BAIRRO JUNCO PRANCHA

ASSUNTO: **COLETOR EMISSÁRIO**
PLANTA BAIXA E PERFIL LONGITUDINAL **05/07**

DATA: ESCALA: DESENHO: VISTO:

ABRIL / 2018 INDICADAS LUANA SERAFIM

PROIBIDA A REPRODUÇÃO, A UTILIZAÇÃO OU A ALTERAÇÃO TOTAL OU PARCIAL DO CONTEÚDO DESTA PRANCHA SEM NOSSA AUTORIZAÇÃO. OS CONTRAVENTORES ESTARÃO SUJEITOS ÀS PENAS PREVISTAS EM LEI.