


- 1. VEDAÇÃO DO TUBO DE AEREAÇÃO
- 2. VEDAÇÃO DO TUBO DE AEREAÇÃO
- 3. VEDAÇÃO DO TUBO DE AEREAÇÃO
- 4. VEDAÇÃO DO TUBO DE AEREAÇÃO
- 5. VEDAÇÃO DO TUBO DE AEREAÇÃO
- 6. VEDAÇÃO DO TUBO DE AEREAÇÃO
- 7. VEDAÇÃO DO TUBO DE AEREAÇÃO
- 8. VEDAÇÃO DO TUBO DE AEREAÇÃO
- 9. VEDAÇÃO DO TUBO DE AEREAÇÃO
- 10. VEDAÇÃO DO TUBO DE AEREAÇÃO
- 11. VEDAÇÃO DO TUBO DE AEREAÇÃO

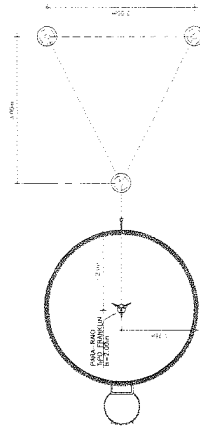

PLANTA BAIXA ATERROAMENTO PARA-RAIO

PREFEITURA MUNICIPAL DE SOBRADIA
Secretaria de Obras, Planejamento e Serviços Urbanos

RUA VISÃO DE MESTRE RAY
CAMPUS I - 71200-000
FONE: (011) 3877-1100

PROJETO
CONSTRUÇÃO DE RESERVATÓRIO ELEVADO
(REL) 40m3

DATA
28/11/17


PRANCHAS
01

INDICADA
ENFERMEIRO


INDICADA
ENFERMEIRO

LOCAL
RUA SANTA ISABEL E R. SANTO ISIDORO


ASSUNTO
P.L. BAIXA, CORTES, PERSPECT. E DET
PARA-RAIOS E VISTA LATERAL

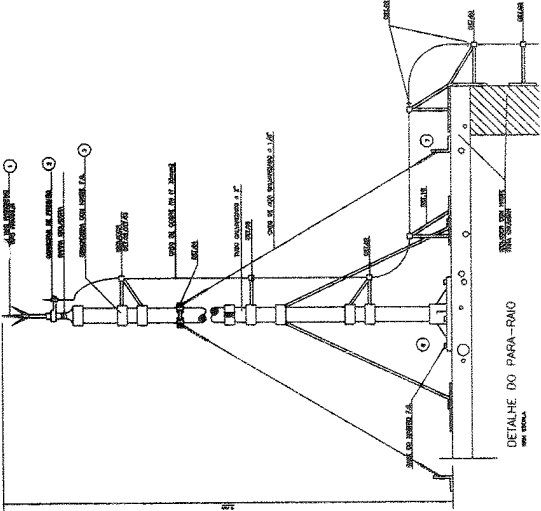


DETALHE DO PARA-RAIO

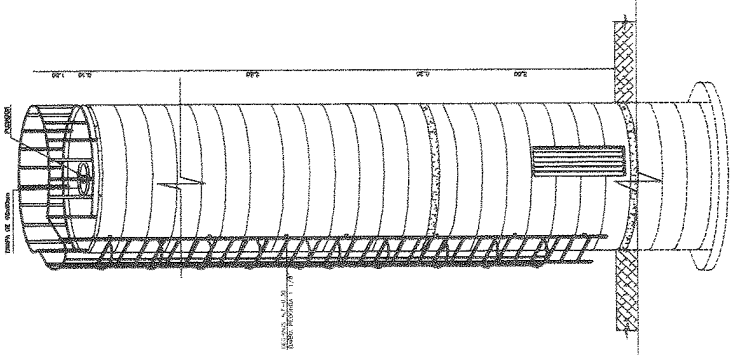


PERSPECTIVA

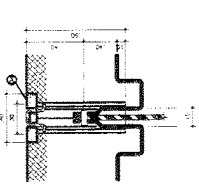


DETALHE DA HASTE DE TERRA

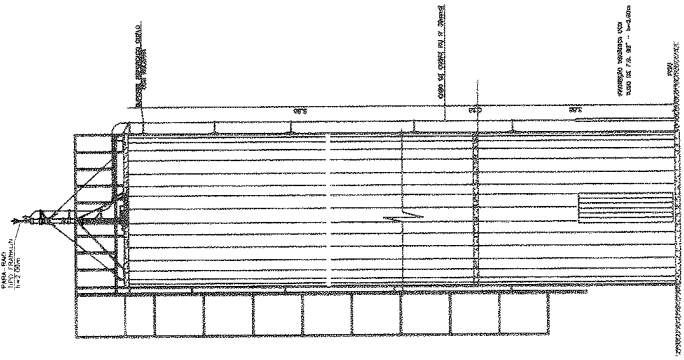


VISTA FRONTAL

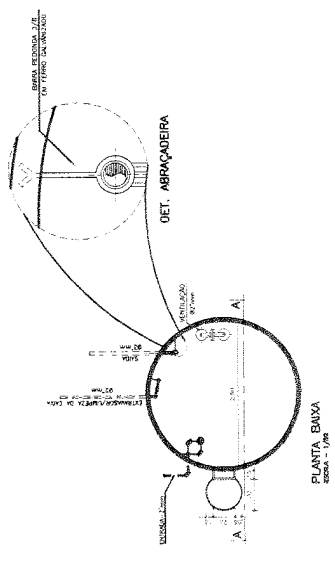

PLANTA BAIXA

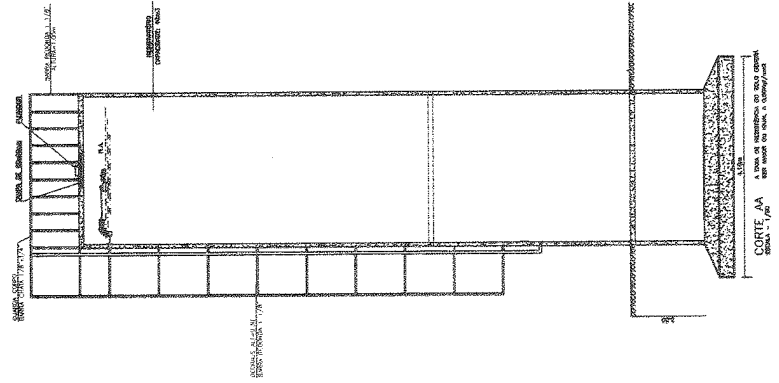


CORTE A-A

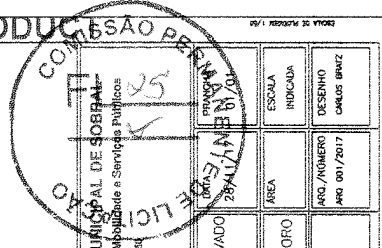


| | |
|---|--|
| | PREFEITURA MUNICIPAL DE SOBRAL Secretaria de Obras, Mobilidade e Serviços Públicos RUA VILHO DE MEZEMES, 124 CENTRO - SOBRAL - CE FONE: (88) 337-1100 |
| PROJETO CONSTRUÇÃO DE RESERVATÓRIO ELEVADO (REL) 40m3 | DATA 28/11/2017 |
| LUGAR RUA SANTA ISABEL E R. SANTO ISIDORO | ÁREA |
| ASSUNTO PROJETO ESTRUTURAL | ARGO/NÚMERO ARG 01/2017 |
| | DESENHO CARLOS BRATZ |

Carlos Eduardo Bratz
CARLOS EDUARDO BRATZ
ENGENHEIRO CIVIL
RNP: 061539150-8

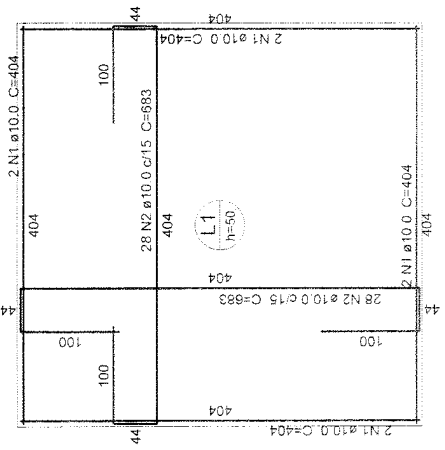

Armação positiva das lajes (0.0)
 escala 1:50

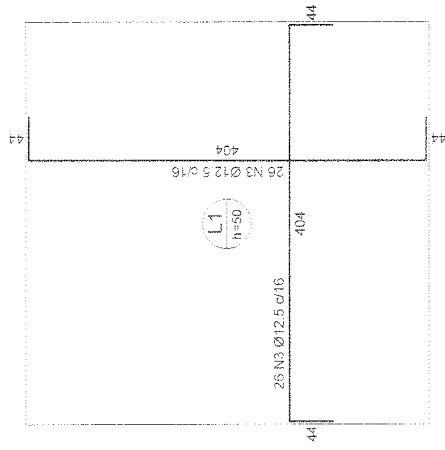

Armação negativa das lajes (0.0)
 escala 1:50