


LEGENDA	
F L O C	FLOCULADOR
D C	DECANTADOR
F L L	FILTRO DE FLUXO DESCENDENTE
D A L	DECANTADOR DE ÁGUA DE LAVAGEM
R A P	RESERVATÓRIO APOIMADO
L S	LEITO DE SECAGEM
T A R	TANQUE DE ÁGUAS RECUPERADAS
E E	ESTATION ELEVATÓRIA
S P R	SOPRADORES

RELAÇÃO DE MATERIAIS			
ITEM	DISCRIMINAÇÃO	QUANT.	DIAM. / DIM.
01	COMPRA SINTO 2000 PP	12	2000
02	INSTE DE PROLONGAMENTO COM ROSCA L=1,40m	4	1,1/2"
03	ROSCA DE SUSTENÇÃO SAMPLE P/ COMPRA	12	Ø300
04	TOCO PP F6 L=1,40m	24	100
05	TOCO PP F6 L=1,40m	4	100
06	TOCO PP F6 L=1,40m	16	100
07	TOCO PP F6 L=1,40m	16	100
08	TOCO PP F6 L=1,40m	4	100
09	REGISTRO DE GOMM C/OMM C/OMM METALICA PP FF	8	100
10	CFE FF FF	8	100
11	TOCO PP FF L=4,30m	6	100
12	TOCO PP FF L=4,30m	2	100
13	TOCO PP FF L=4,30m	2	200
14	CFE FF FF	2	200
15	CFE FF FF	2	200
16	TOCO PP FF L=4,30m	2	200
17	INSTE DE PROLONGAMENTO COM ROSCA L=1,40m	1	1,1/2"
18	INSTE DE PROLONGAMENTO COM ROSCA L=1,10m	1	1,1/2"
19	TOCO PP FF L=4,30m	1	200
20	CFE FF FF	8	200
21	TOCO PP FF L=4,30m	1	200
22	FF C/ FLANGES	3	200
23	REGISTRO DE GOMM C/OMM C/OMM METALICA PP FF	4	200
24	TOCO PP FF L=4,30m	2	200
25	TOCO PP FF L=4,30m	1	200
26	TOCO PP FF L=4,30m	4	200
27	REGISTRO DE GOMM C/OMM C/OMM METALICA PP FF	4	200
28	TOCO PP FF L=4,30m	3	200
29	TOCO PP FF L=4,30m	1	200
30	TOCO EM AÇO SORHELE 60, SEM COSTURA, L=1,80m	1	1"
31	CFE EM AÇO SORHELE 60, SEM COSTURA	4	1"
32	TOCO EM AÇO SORHELE 60, FF, L=1,20m	1	1"
33	FF EM AÇO SORHELE 60, SEM COSTURA	3	1"
34	TOCO EM AÇO SORHELE 60, FF, L=4,30m	3	1"
35	CFE EM AÇO SORHELE 60, FF	1	1"
36	REGISTRO DE GOMM EM AÇO SORHELE 60, C/OMM, FF	4	1"
37	TOCO PP F6 Ø300	1	400
38	CFE FF C/ Ø300	2	400
39	TOCO PP F6 Ø300	1	400

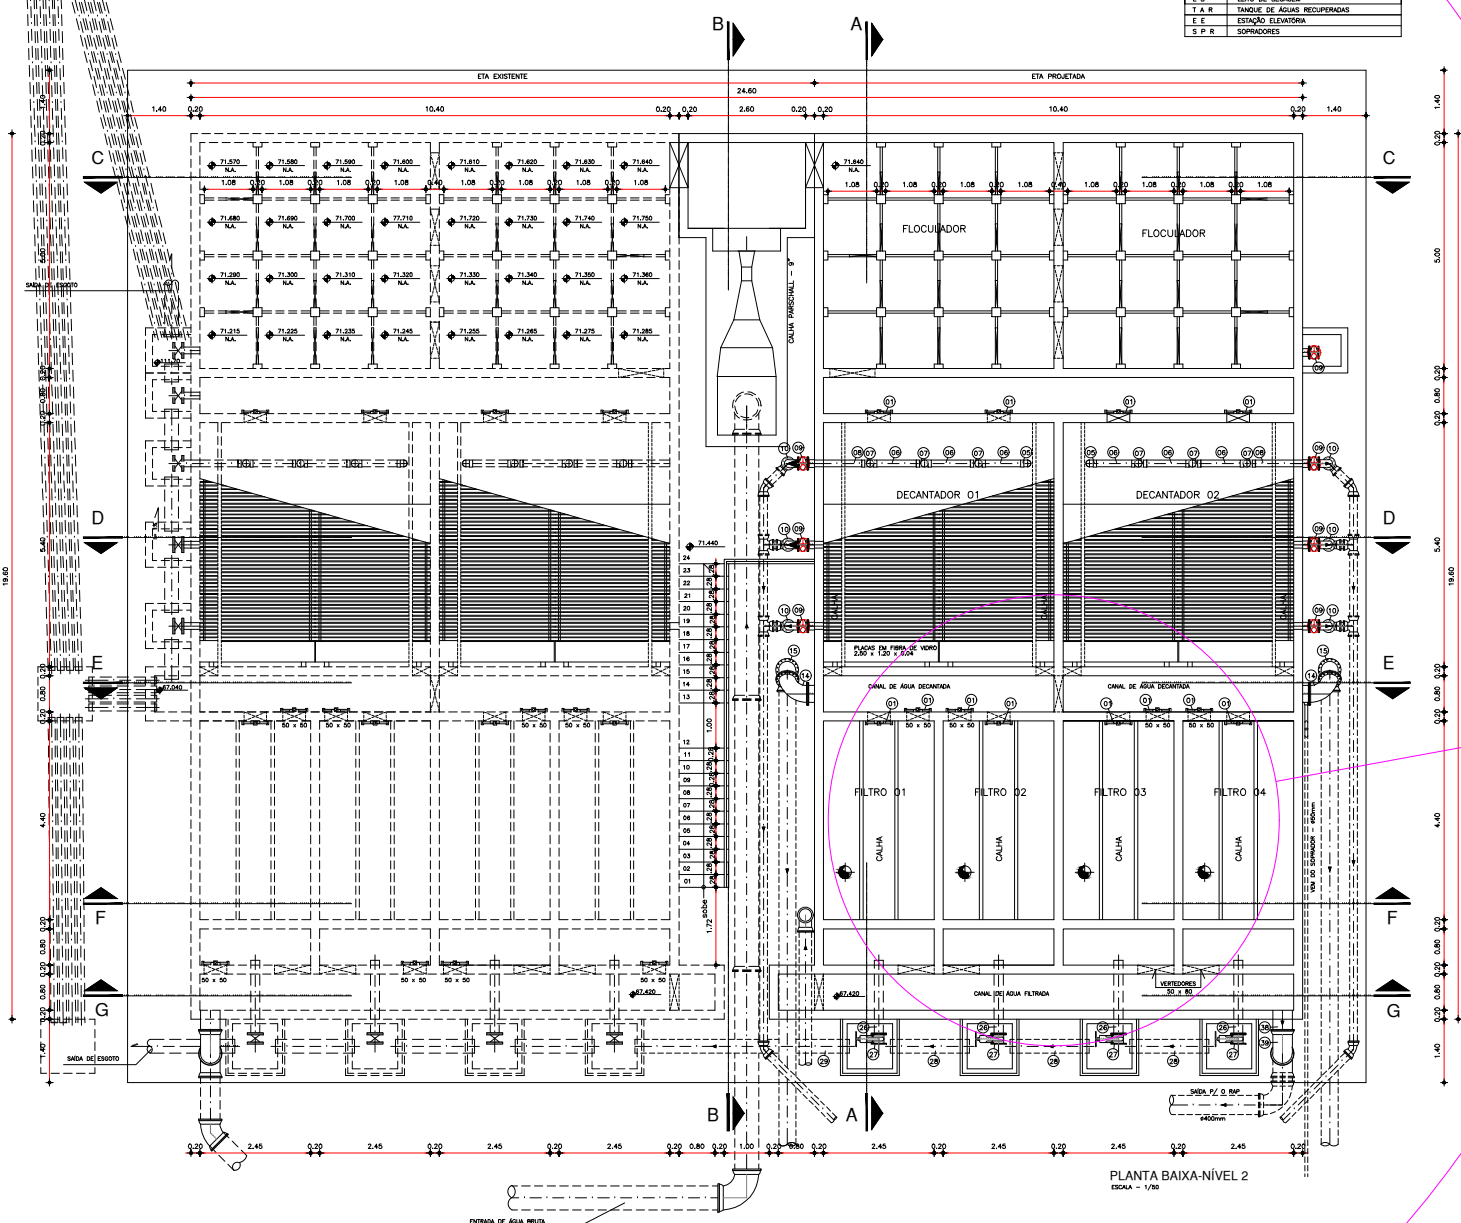

PLANTA BAIXA-NÍVEL 2  
ESCALA = 1/50

04							
03							
02							
01							
00	IMPRESSO						
REV.	NÚMERO DA REVISÃO	ORIGEM	DATA	REVISÃO	VISTO	DATA	APROVAÇÃO

**SANECONTROLLER - ENGENHARIA E MEIO AMBIENTE S/S LTDA**  
 ENDEREÇO: RUAMARINHO VALENTE, S/N - NEBULES - FORTALEZA-CE - CEP: 81.120-010 - FONE: (85) 3233-8888  
 E-MAIL: saneccontroller\_eng@gmail.com - CNPJ: 10.828.891/0001-47 - CREA Nº: 40.411

**SAAE** SERVIÇO AUTÔNOMO DE ÁGUA E ESGOTO

PROJETO DE AMPLIAÇÃO DA ETA - DOM EXPEDITO

ESTACION DE TRATAMENTO DE ÁGUA  
 FILTROS - PLANTA BAIXA - NÍVEL 2

05/15

DATA: JUNHO/2010    ESCALA: 1/50    DESenhO: JOSEMAR    REVISÃO:

PROIBIDA REPRODUÇÃO, UTILIZAÇÃO OU ATRIBUIÇÃO TOTAL OU PARCIAL DO CONTEÚDO DESTA FOLHA SEM NÓSSA AUTORIZAÇÃO. OS CONTATORES ESTÃO SUJEITOS ÀS REVISÕES PRELIMINARES.