

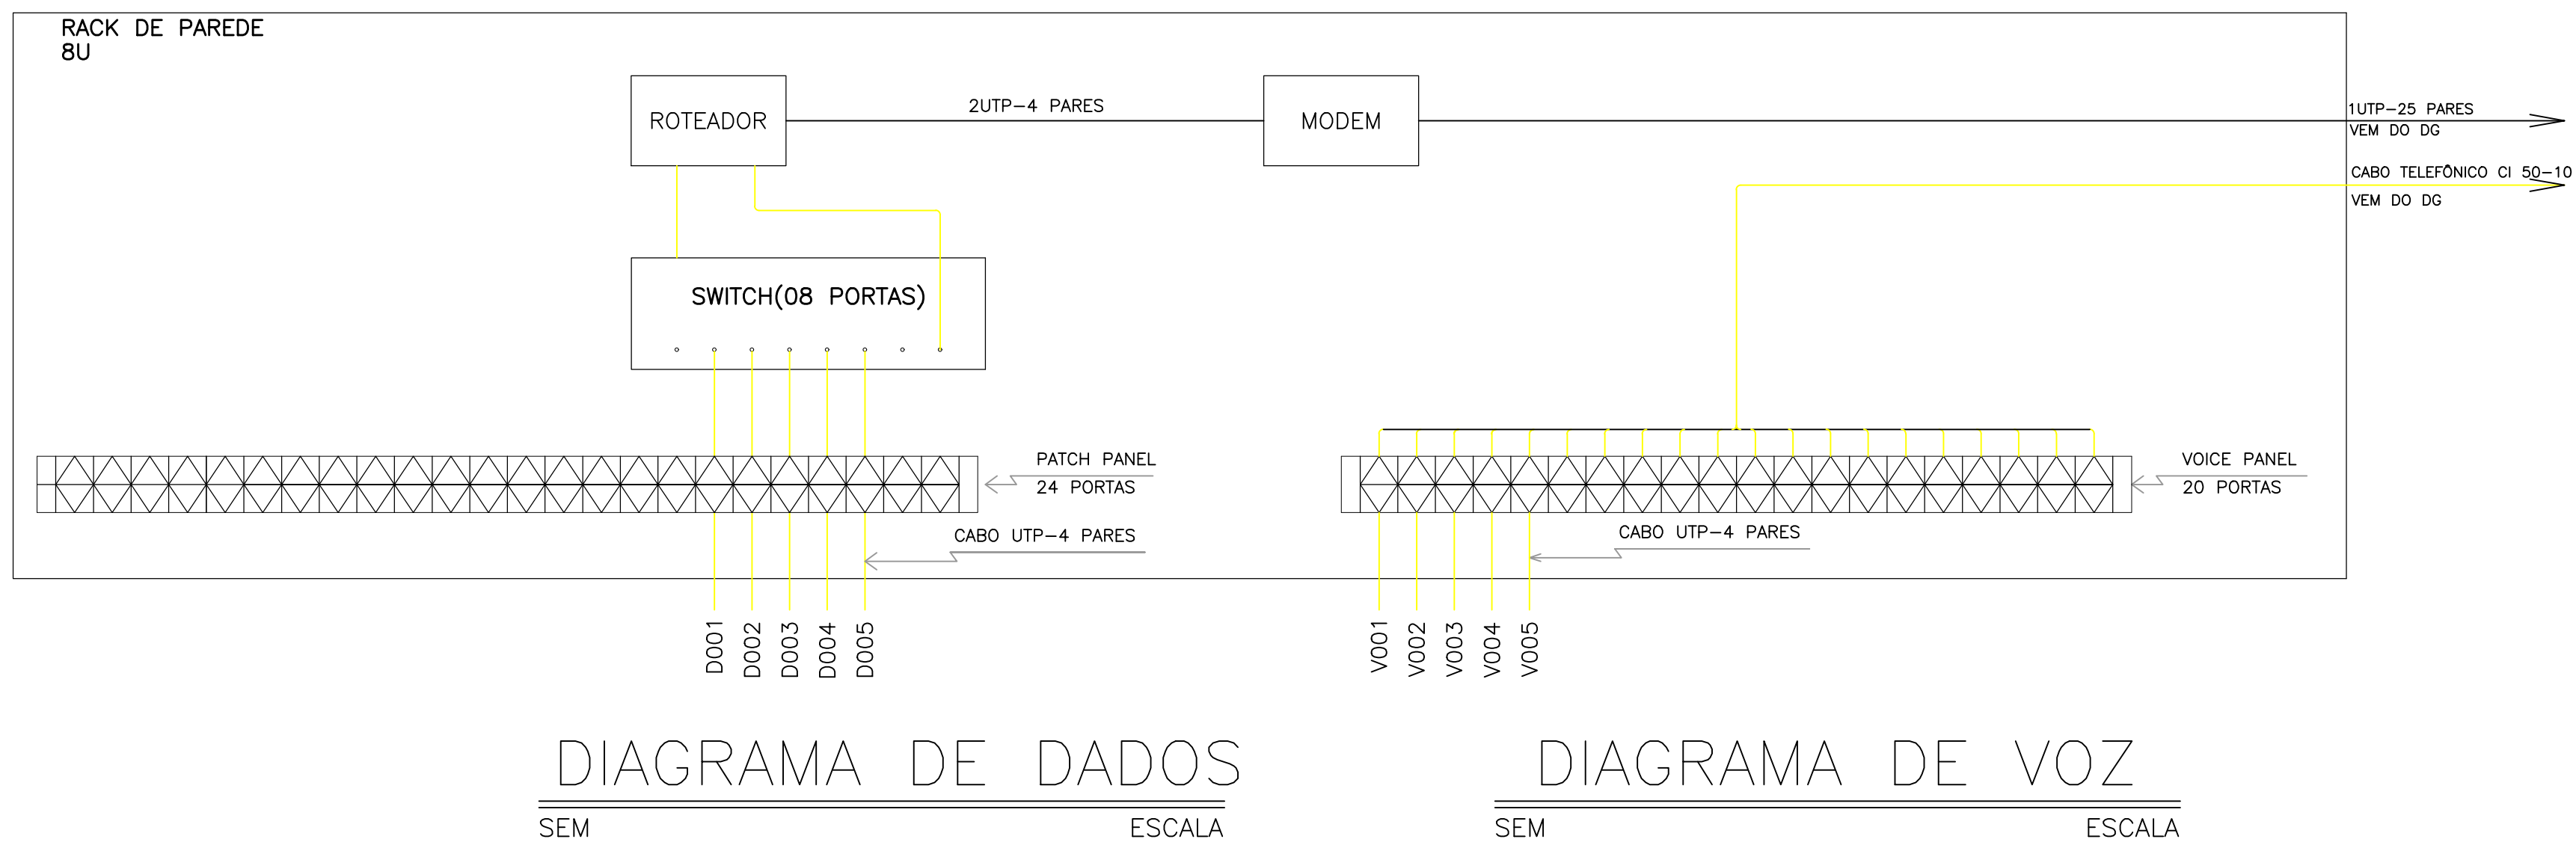


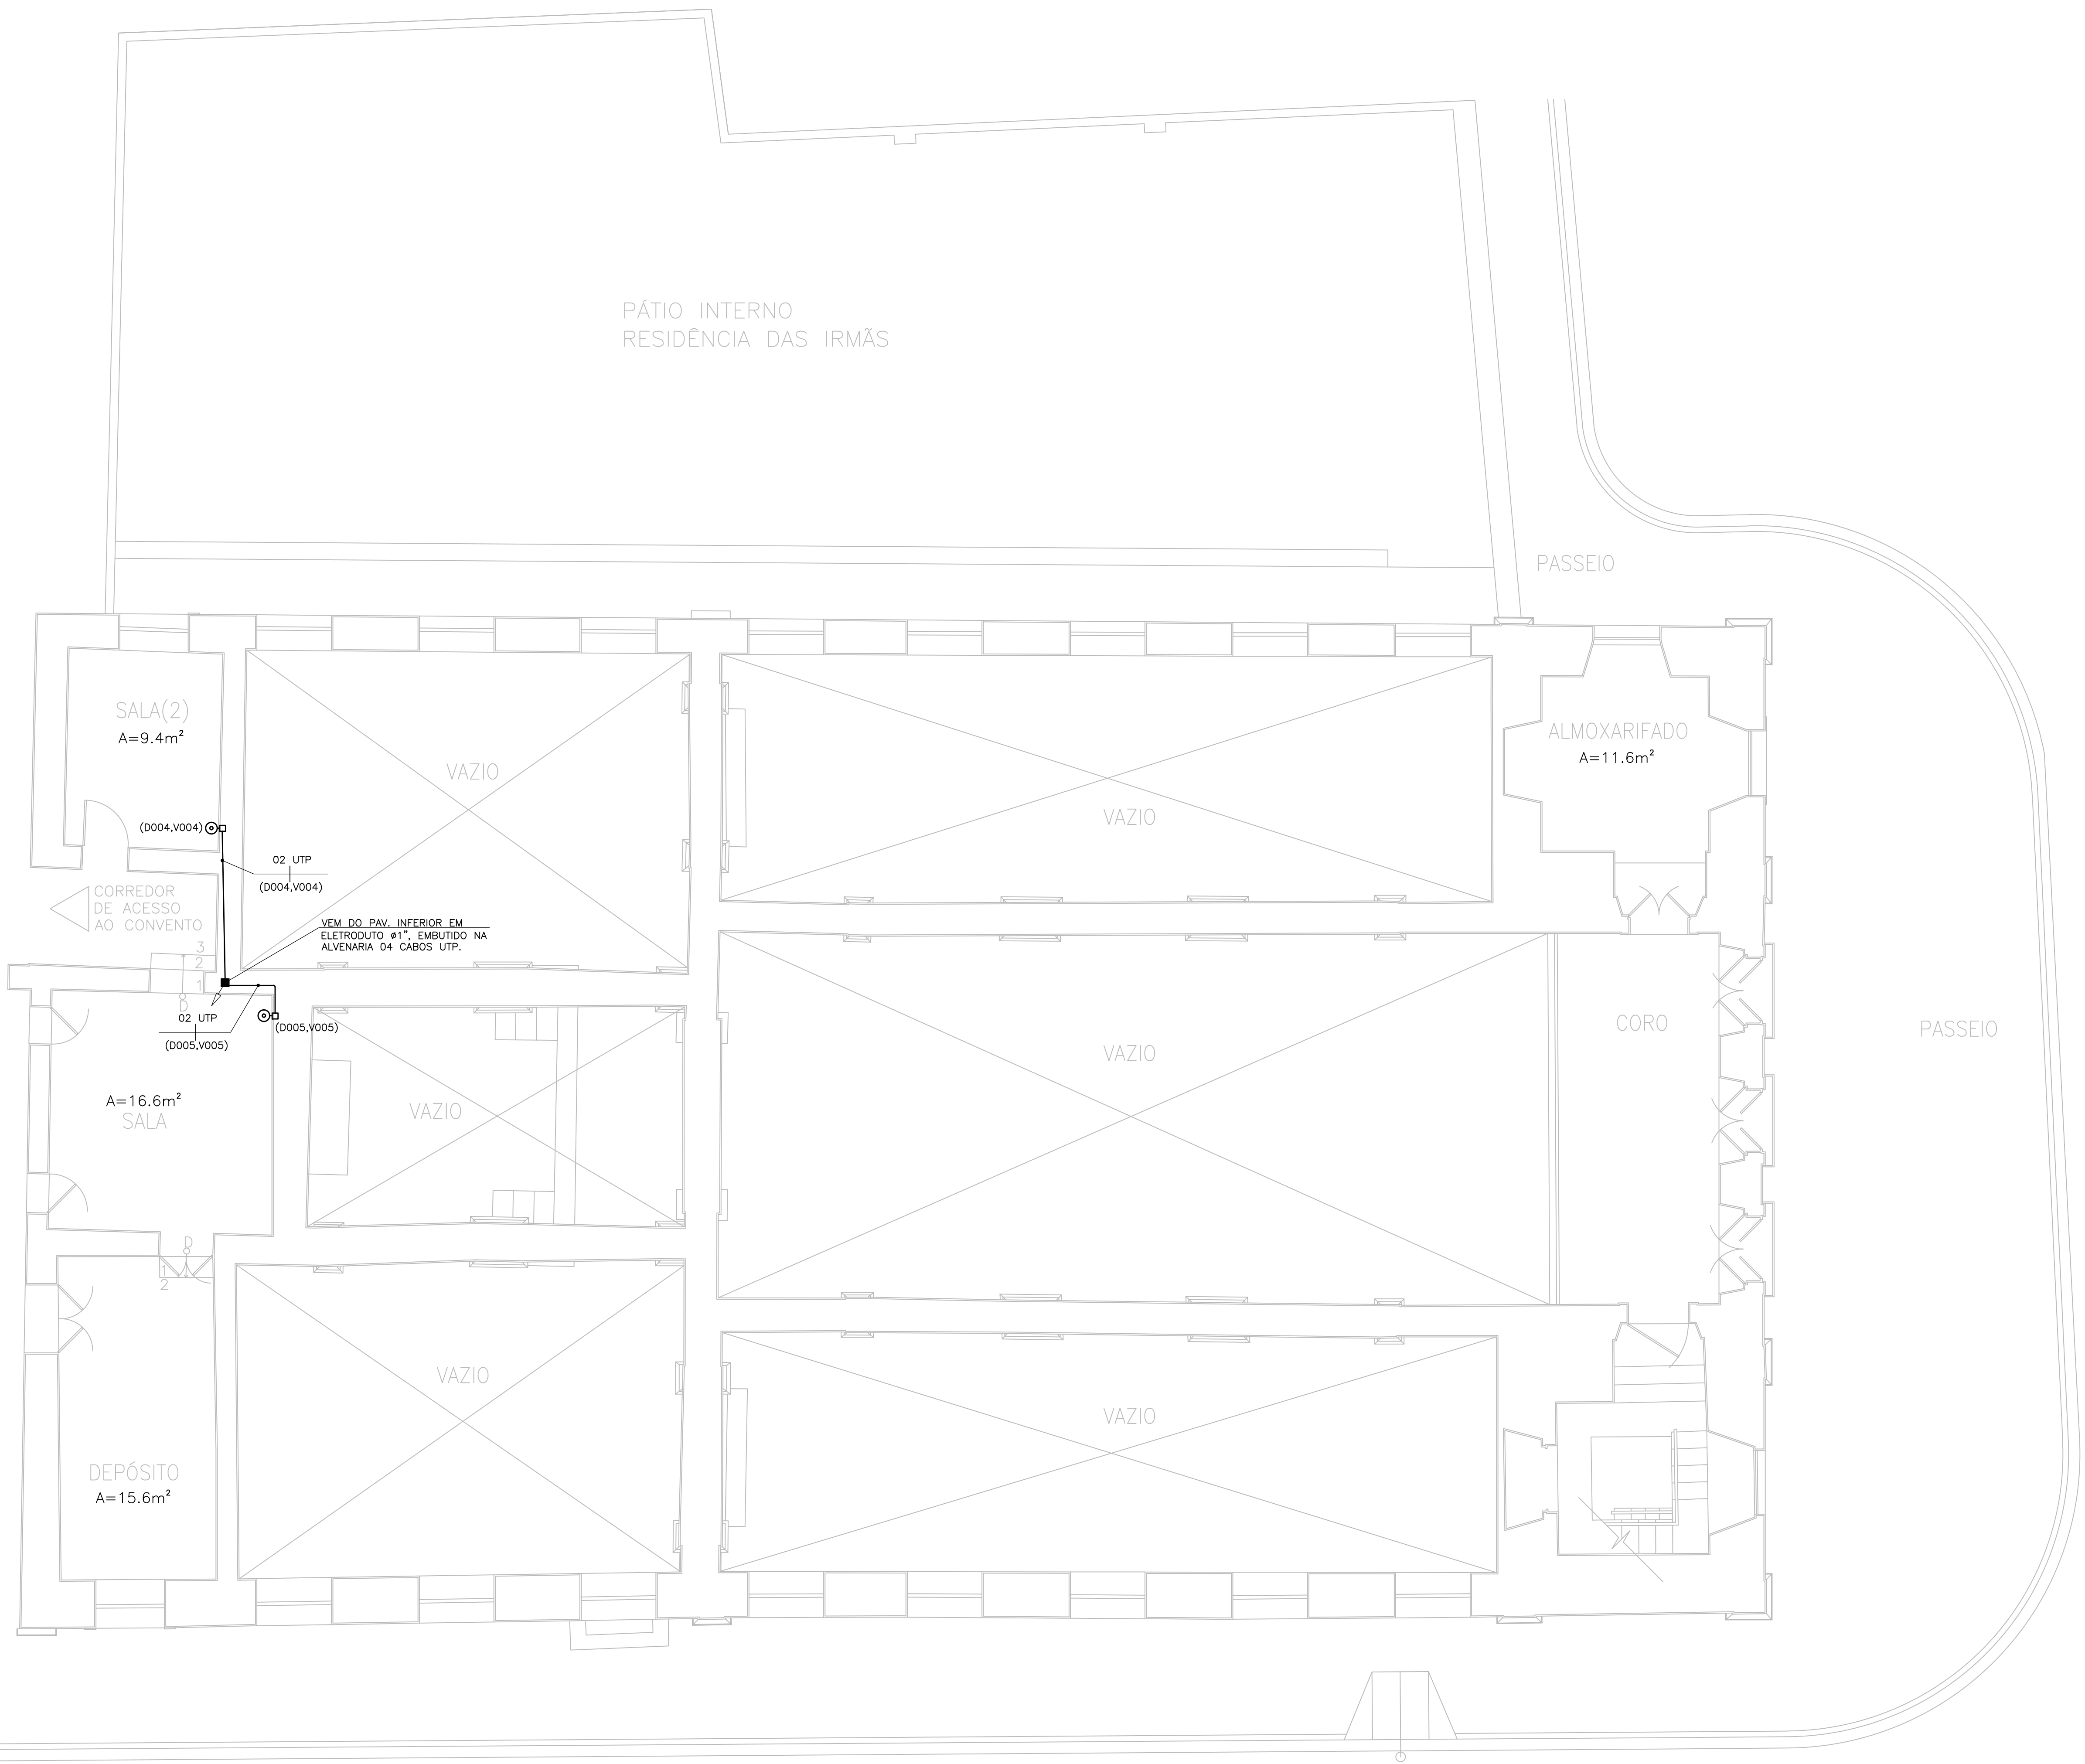

01 PLANTA PAVIMENTO SUPERIOR
ESC. 1/75

LEGENDA	
SÍMBOLO	DESCRIÇÃO - ESPECIFICAÇÃO
	ELETRODUTO EM PVC RÍGIDO ROSCÁVEL, EMBUTIDO NA ALVENARIA QUANDO NÃO INDICADO SOBRE PORTAS E JANELAS, FABRICAÇÃO AMANO OU EQUIVALENTE. QUANDO NÃO COTADO ADOPTAR Ø1".
☉	ESPELHO COM DUAS TOMADAS RJ45 INSTALADA EM CAIXA 4"x2" EMBUTIDA NA ALVENARIA A 0,30m DO PISO.
XUTP'S +	INDICAÇÃO DE CABOS UTP'S PAR TRANCADO 4 PARES CAT.6 FABRICAÇÃO FURUKAWA(MULTI-LAN), PIRELLI(SAMNET) (SAMNET) E/OU KMP(AF-LAN 52P 26 AWG-SB-COND. SÓLIDO) NO ELETRODUTO, PARA DADOS.
■	CAIXA DE PASSAGEM EM PVC COM TAMPA CEGA APARAFUSADA, APARENTE SOBRE O FORRO FALSO OU EMBUTIDA NA ALVENARIA. QUANDO # NÃO INDICADA ADOPTAR 4"x4"x2".
☐	MINI-RACK FECHADO DE PAREDE "19" 8U. . FABRICAÇÃO: FAYSER, GRAL METAL, TAUNUS, E/OU Q&T EQUIPAMENTOS.
↗ ↘ ↙ ↚	INDICAÇÃO DE SUBIDA E DESCIDA DE ELETRODUTO.
NOTAS	
1 - ELETRODUTO NÃO COTADO SERÁ DE ø1"	
2 - DEIXAR ARAME GUIA NAS TUBULAÇÕES SECAS PARA PASSAGEM DE CABOS.	

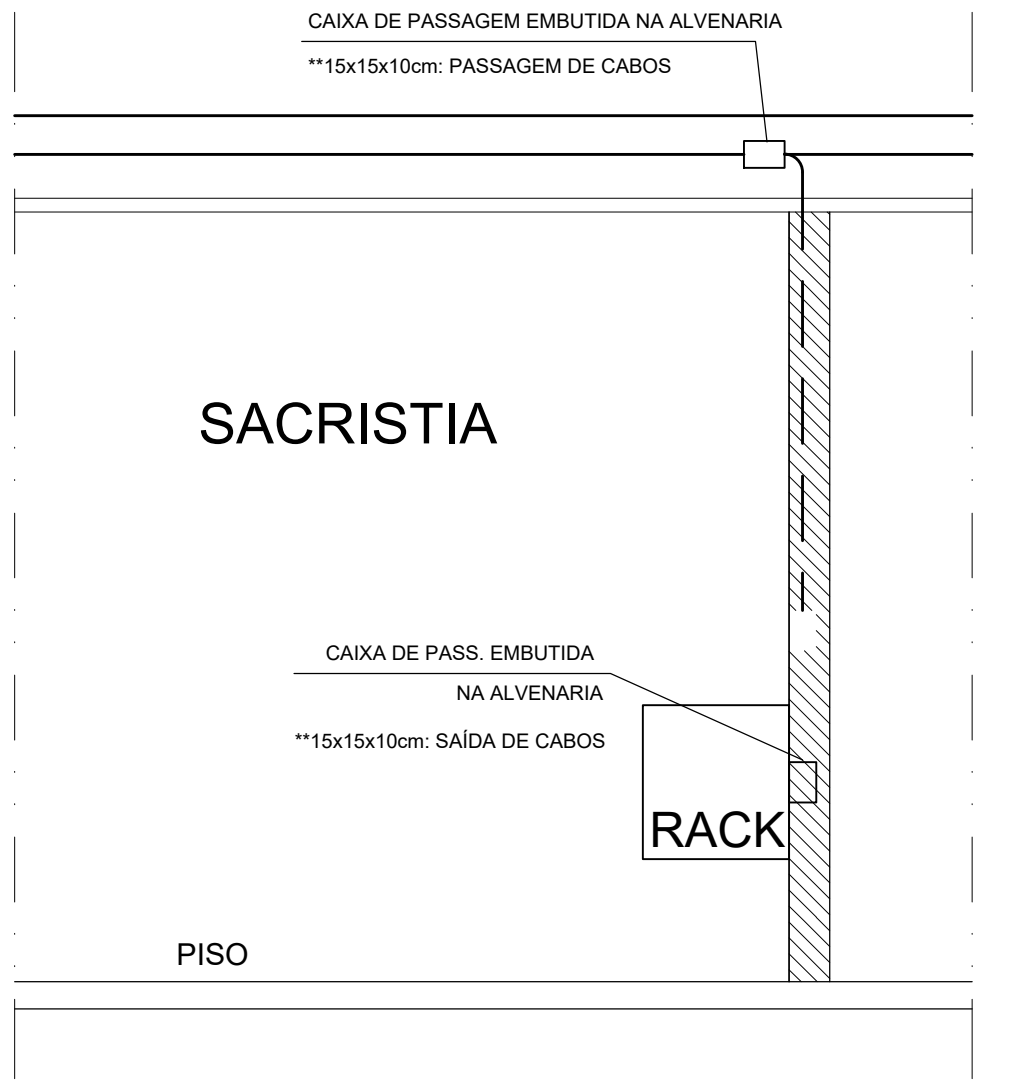

DETALHE DE INSTALAÇÃO DO RACK
SEM ESCALA



OFICINA DE PROJETOS S/S LTDA
ARQUITETURA - RESTAUR0 - CONSULTORIA

PREFEITURA MUNICIPAL DE SOBRAL-CE
SECRETARIA DE URBANISMO - SEURB
RUA VIRIATO DE MEDEIROS, 1290 - CENTRO

PROJETO: IGREJA MENINO DE DEUS - SOBRAL
RUA MENINO DE DEUS, S/N - CENTRO - SOBRAL/CE
DESENHO: PROJETO CABEAMENTO ESTRUTURADO
PLANTA BAIXA PAV. SUPERIOR

PRANCHA:

ENGENHEIRO: JORGE LUIZ SIMAS RODRIGUES - RNP: 0604255748
MARCELO ALVES COSTA - RNP: 0606114009

CAB

DATA: AGO/2015
ESCALA: 1/75
ARQUIVO: IPHAN-SOBRAL-MENINODEDEUS-CAB-0202.DWG

02/02