

QUADRO DE ÁREAS - QUADRA A

ÁREA (M²)
LOTE 01
LOTE 02
LOTE 03
LOTE 04
LOTE 05
LOTE 06
LOTE 07

QUADRO DE ÁREAS - QUADRA B

ÁREA (M²)
LOTE 01
LOTE 02

QUADRO DE ÁREAS - QUADRA C

ÁREA (M²)
LOTE 01
LOTE 02
LOTE 03

QUADRO DE ÁREAS - QUADRA D

ÁREA (M²)

QUADRO DE ÁREAS - QUADRA E

ÁREA (M²)

QUADRO DE ÁREAS - QUADRA F

ÁREA (M²)
LOTE 01
LOTE 02
LOTE 03
LOTE 04
LOTE 05

QUADRO DE ÁREAS - QUADRA G

ÁREA (M²)
LOTE 01
LOTE 02
LOTE 03

Cláudio V. Mendes
Cláudio Gomes V. Mendes
Coordenador de Projetos
Secretaria de Infraestrutura
Prefeitura Municipal de Sobral

TOTAL DE CASAS----- 20 Unidades

PROJETO DE HIS

PROJETO: UNIDADES HABITACIONAIS DOM JOSÉ

PROPRIETÁRIO: PREFEITURA MUNICIPAL DE SOBRAL

LOCAL: BAIRRO DOM JOSÉ - SOBRAL - CE

CONTEÚDO:

1 IMPLANTAÇÃO

2





FASE DO PROJETO:

ESCALA:

DATA:

PRANCHA:

01/01

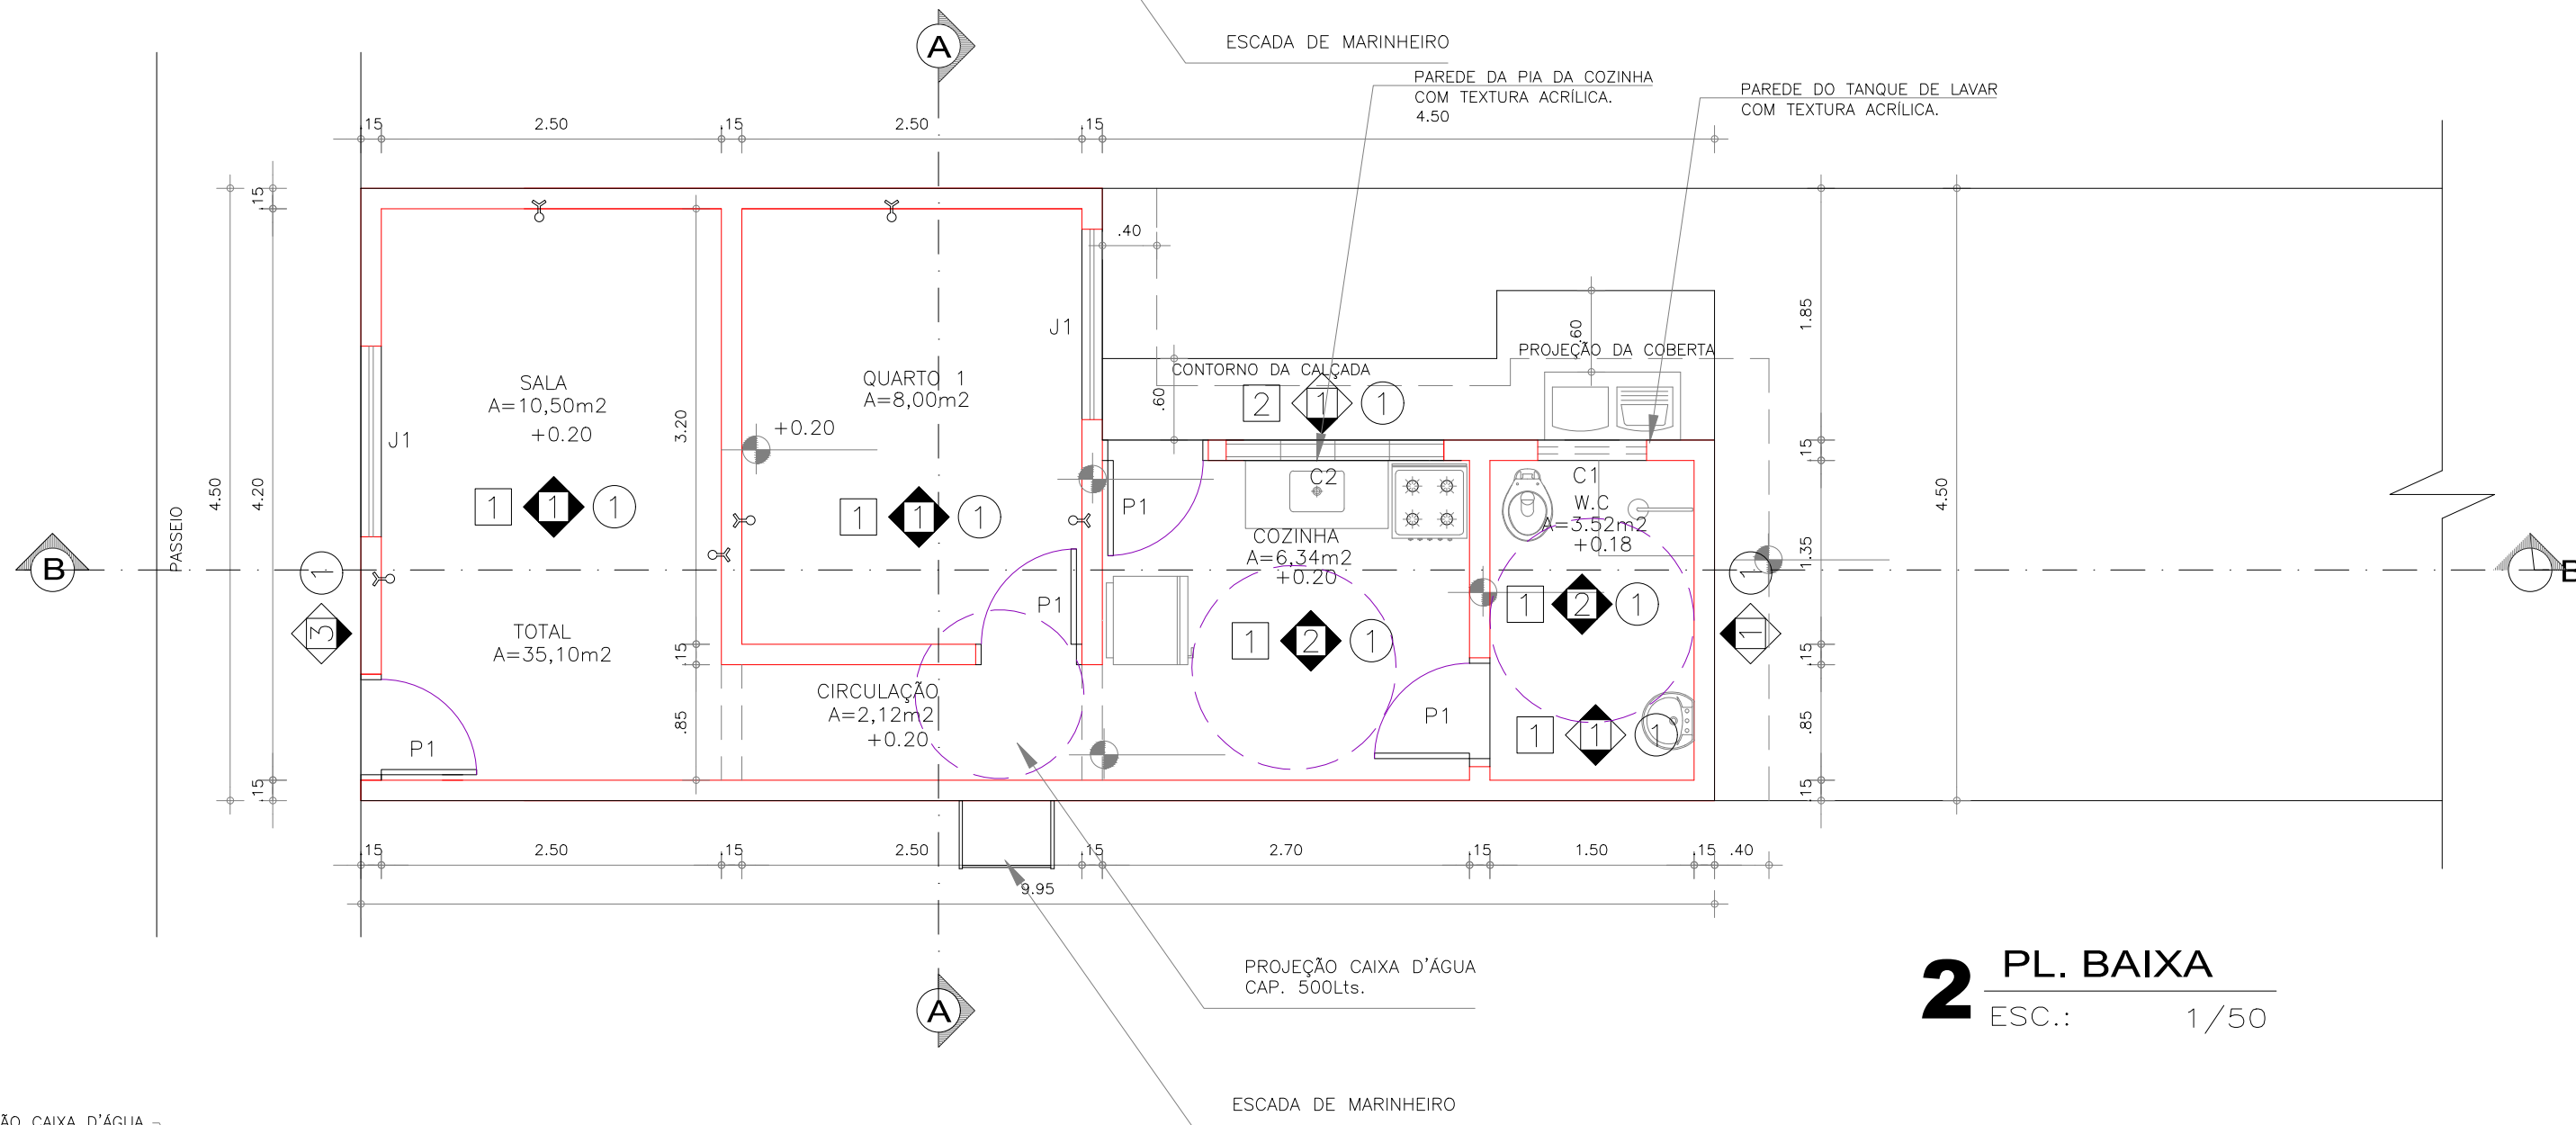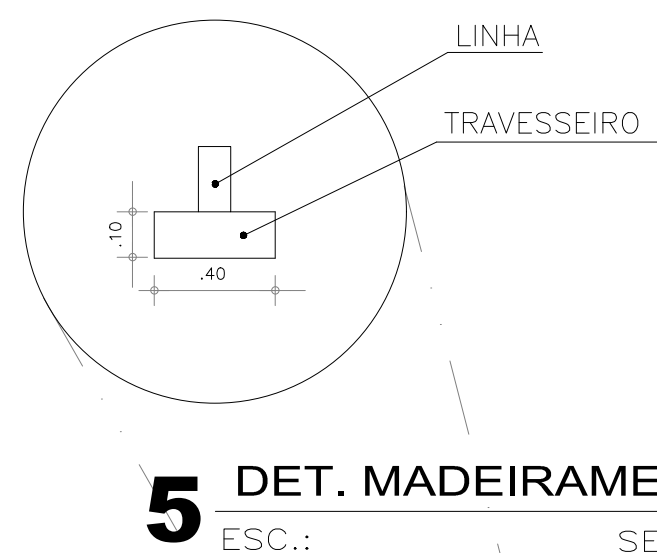
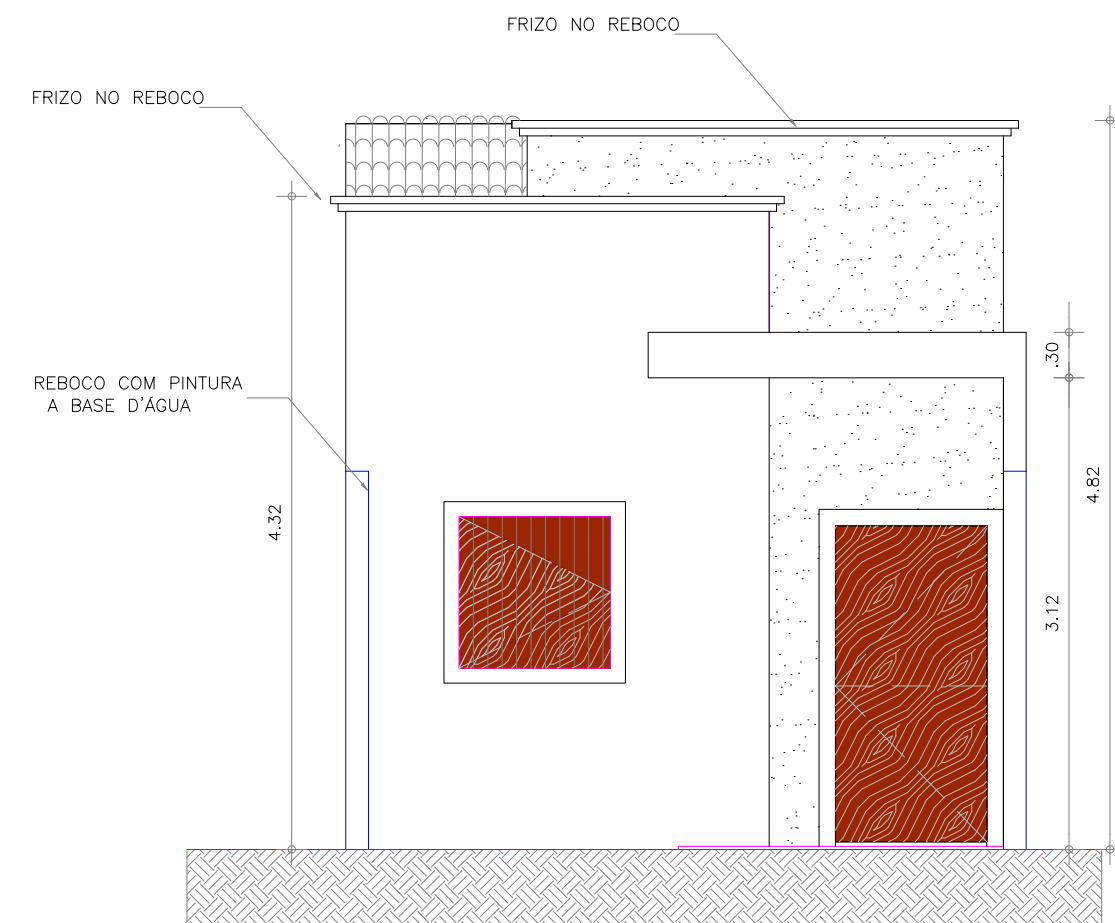
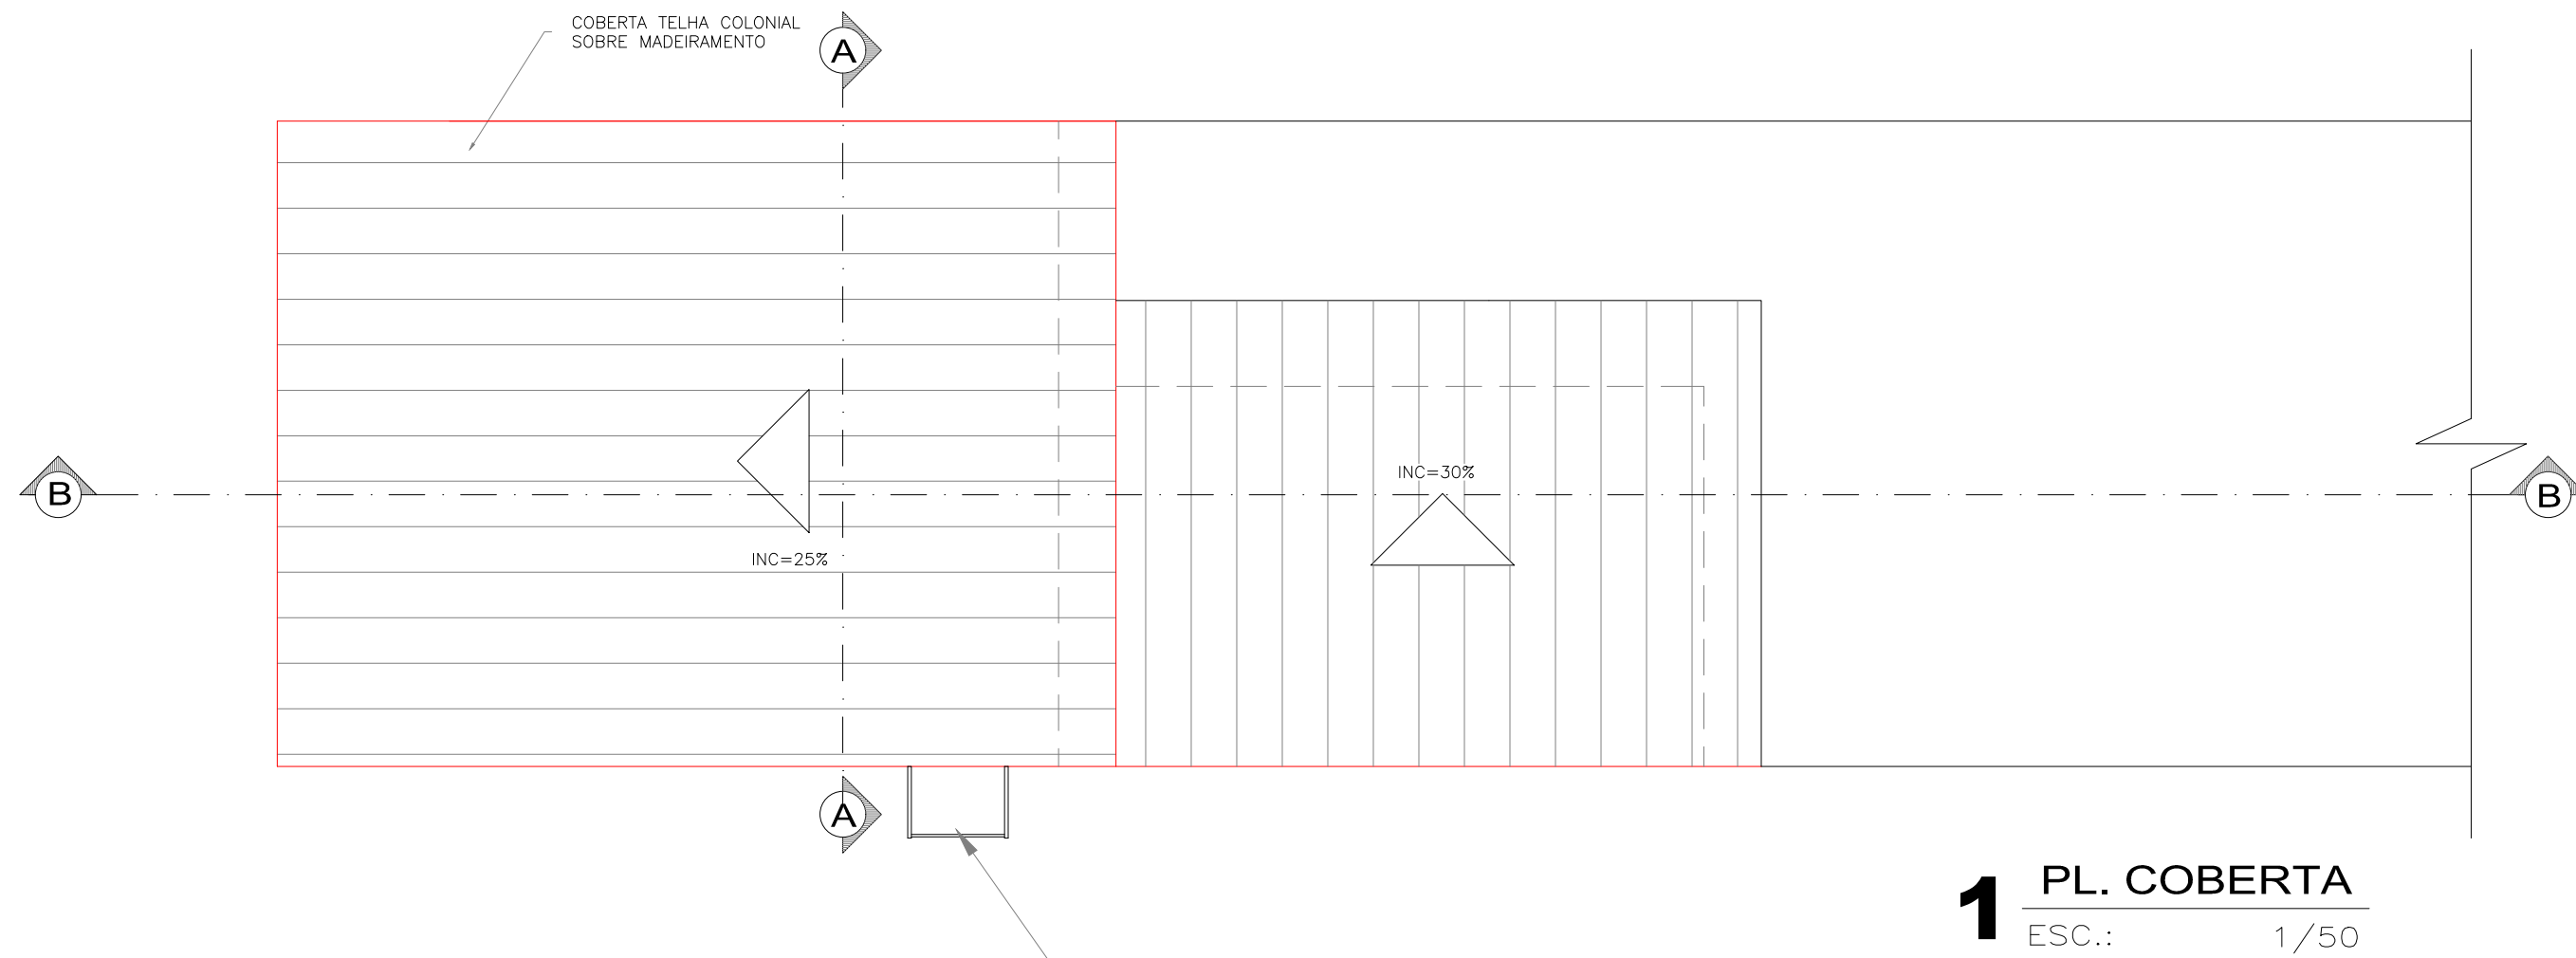


QUADRO VÃOS DAS ESQUADRIAS			
TIPO	DIMENSÃO	PEITORIL	MODELO
P1	0,80x2,10	—	FICHA
J1	1,60x1,10	1,10	FICHA
C1	0,80x0,40	1,70	CONCRETO
C2	1,60x0,80	1,30	CONCRETO

OBSERVAÇÕES	
BANCADA DA COZINHA	1,20x0,50
TANQUE DA LAVANDERIA	1,00x0,50
CAIXA D'ÁGUA CAPACIDADE	500Lts.

QUADRO DE ÁREAS	
AMBIENTE	ÁREA(M ²)
SALA	10,50
COZINHA	6,34
CIRCULAÇÃO	2,13
WC	3,52
QUARTO 1	8,00
ÁREA TOTAL ÚTIL	31,10
ÁREA TOTAL CONSTRUÍDA	36,45

- LEGENDA:
- — PISO
- 1 — PISO CERÂMICO
- 2 — PISO CIMENTADO RÚSTICO
- ◆ — PAREDE
- 1 — PINTURA A BASE D'ÁGUA
- 2 — CERÂMICA ATÉ h=1,60m, CAIAÇÃO SOBRE REBOCO ACIMA DE 1,60m
- 3 — PINTURA A BASE D'ÁGUA
- — TETO
- 1 — TELHADO CERÂMICO APARENTE

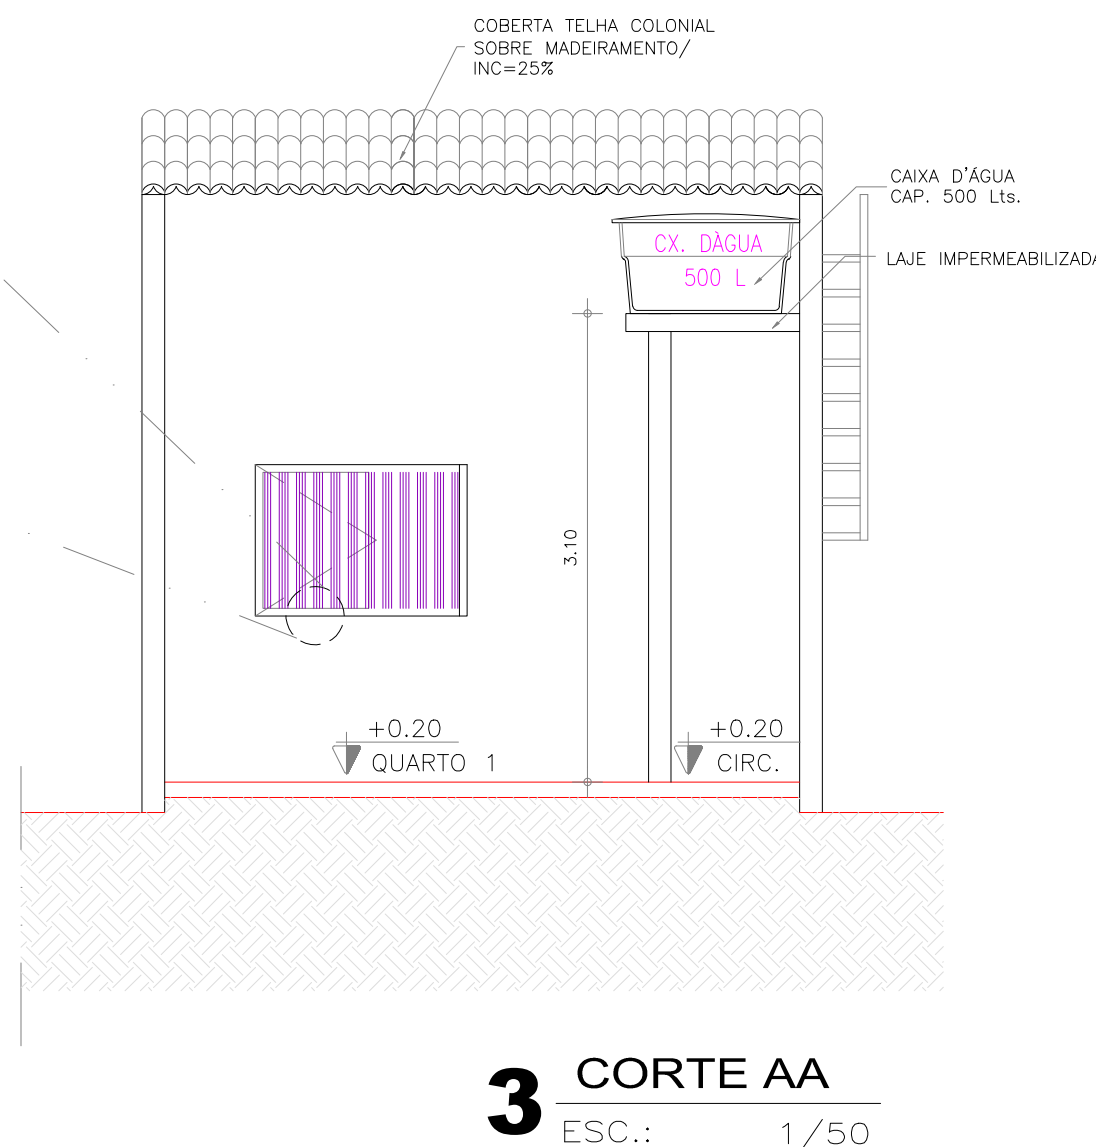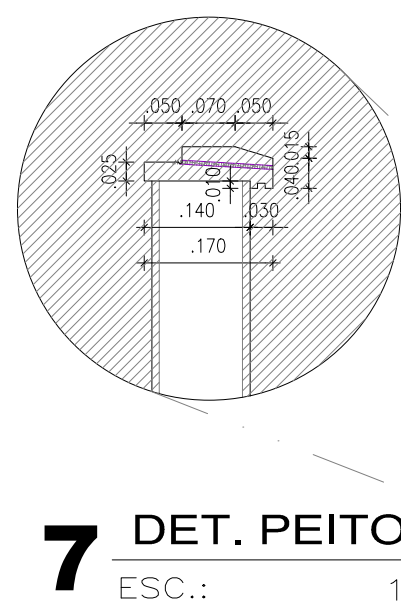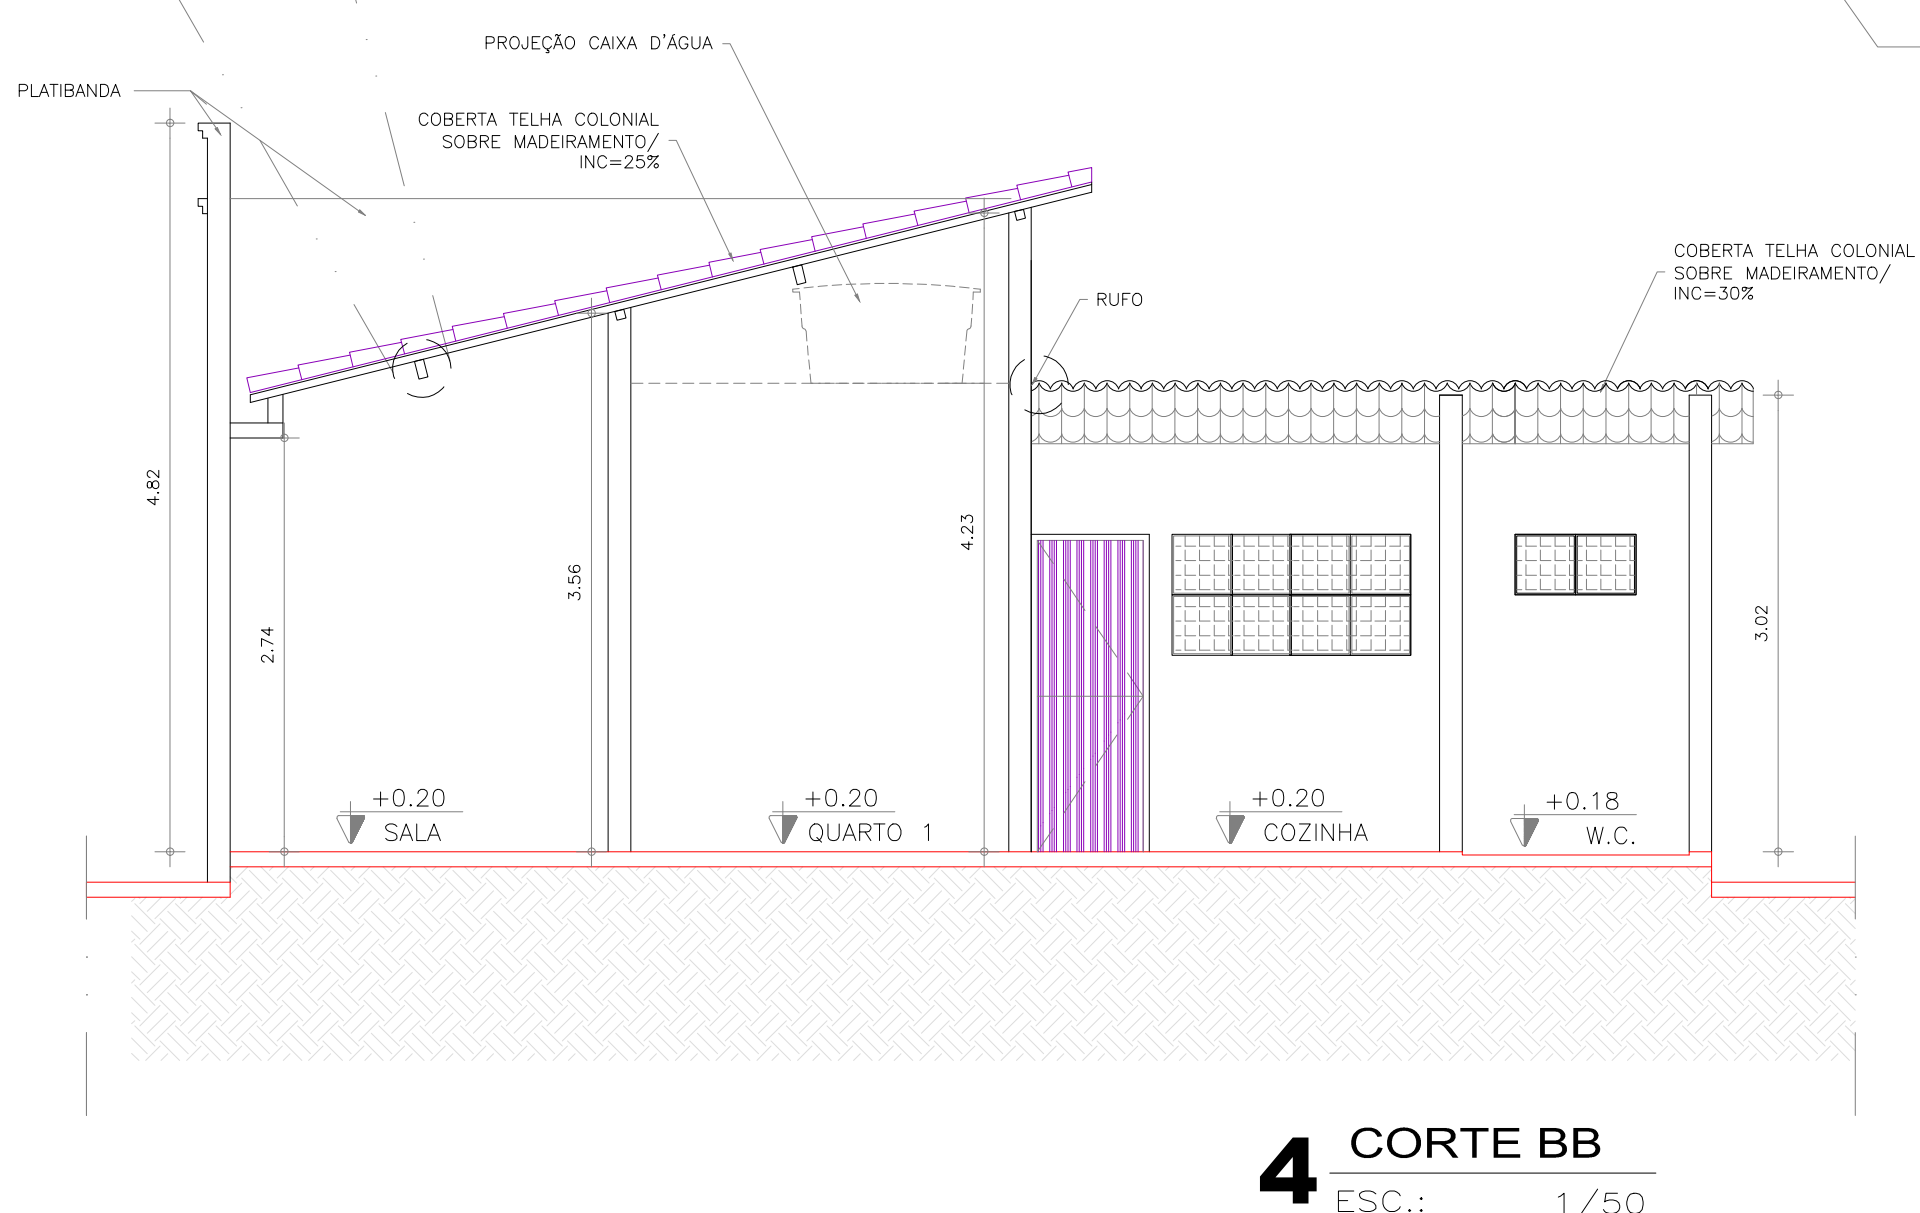

UGP-I

- PROJETOS ESPECIAIS -

SEUMA

Secretaria do Urbanismo e Meio Ambiente



PREFEITURA DE SOBRAL

PROJETO DE ARQUITETURA

PROJETO: CASA PADRÃO POPULAR - ACESSÍVEL

PROPRIETÁRIO: PREFEITURA MUNICIPAL DE SOBRAL

LOCAL: BAIRRO DOM JOSE

CONTEÚDO:

1 PLANTA BAIXA4

2 CORTES E DETALHES5


FASE DO PROJETO: EXECUTIVO

ESCALA: 1/50

DATA: MARÇO/2022

PRANCHA: 01/02


EQUIPE TÉCNICA:

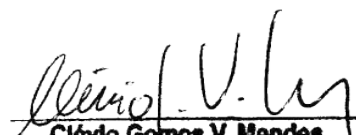


Cláudio Gomes V. Mendes
Coordenador de Projetos
Secretaria de Infraestrutura
Prefeitura Municipal de Sobral

RESERVA DE PROPRIEDADE INTELECTUAL


A PROPRIEDADE INTELECTUAL DO PRESENTE PROJETO É RESERVADA AO SEUS AUTORES, DE ACORDO COM A LEGISLAÇÃO PERTINENTE. O USO DESTA PROJETO OU DE QUALQUER DE SEUS ELEMENTOS, QUE NÃO FORAM OS DETERMINADOS, SERÃO CONSIDERADOS COMO APROPRIAÇÃO ILÍCITA E SERÃO APLICADAS AS LEIS QUE DEFENDEM DITOS DIREITOS A TODOS OS EFEITOS.

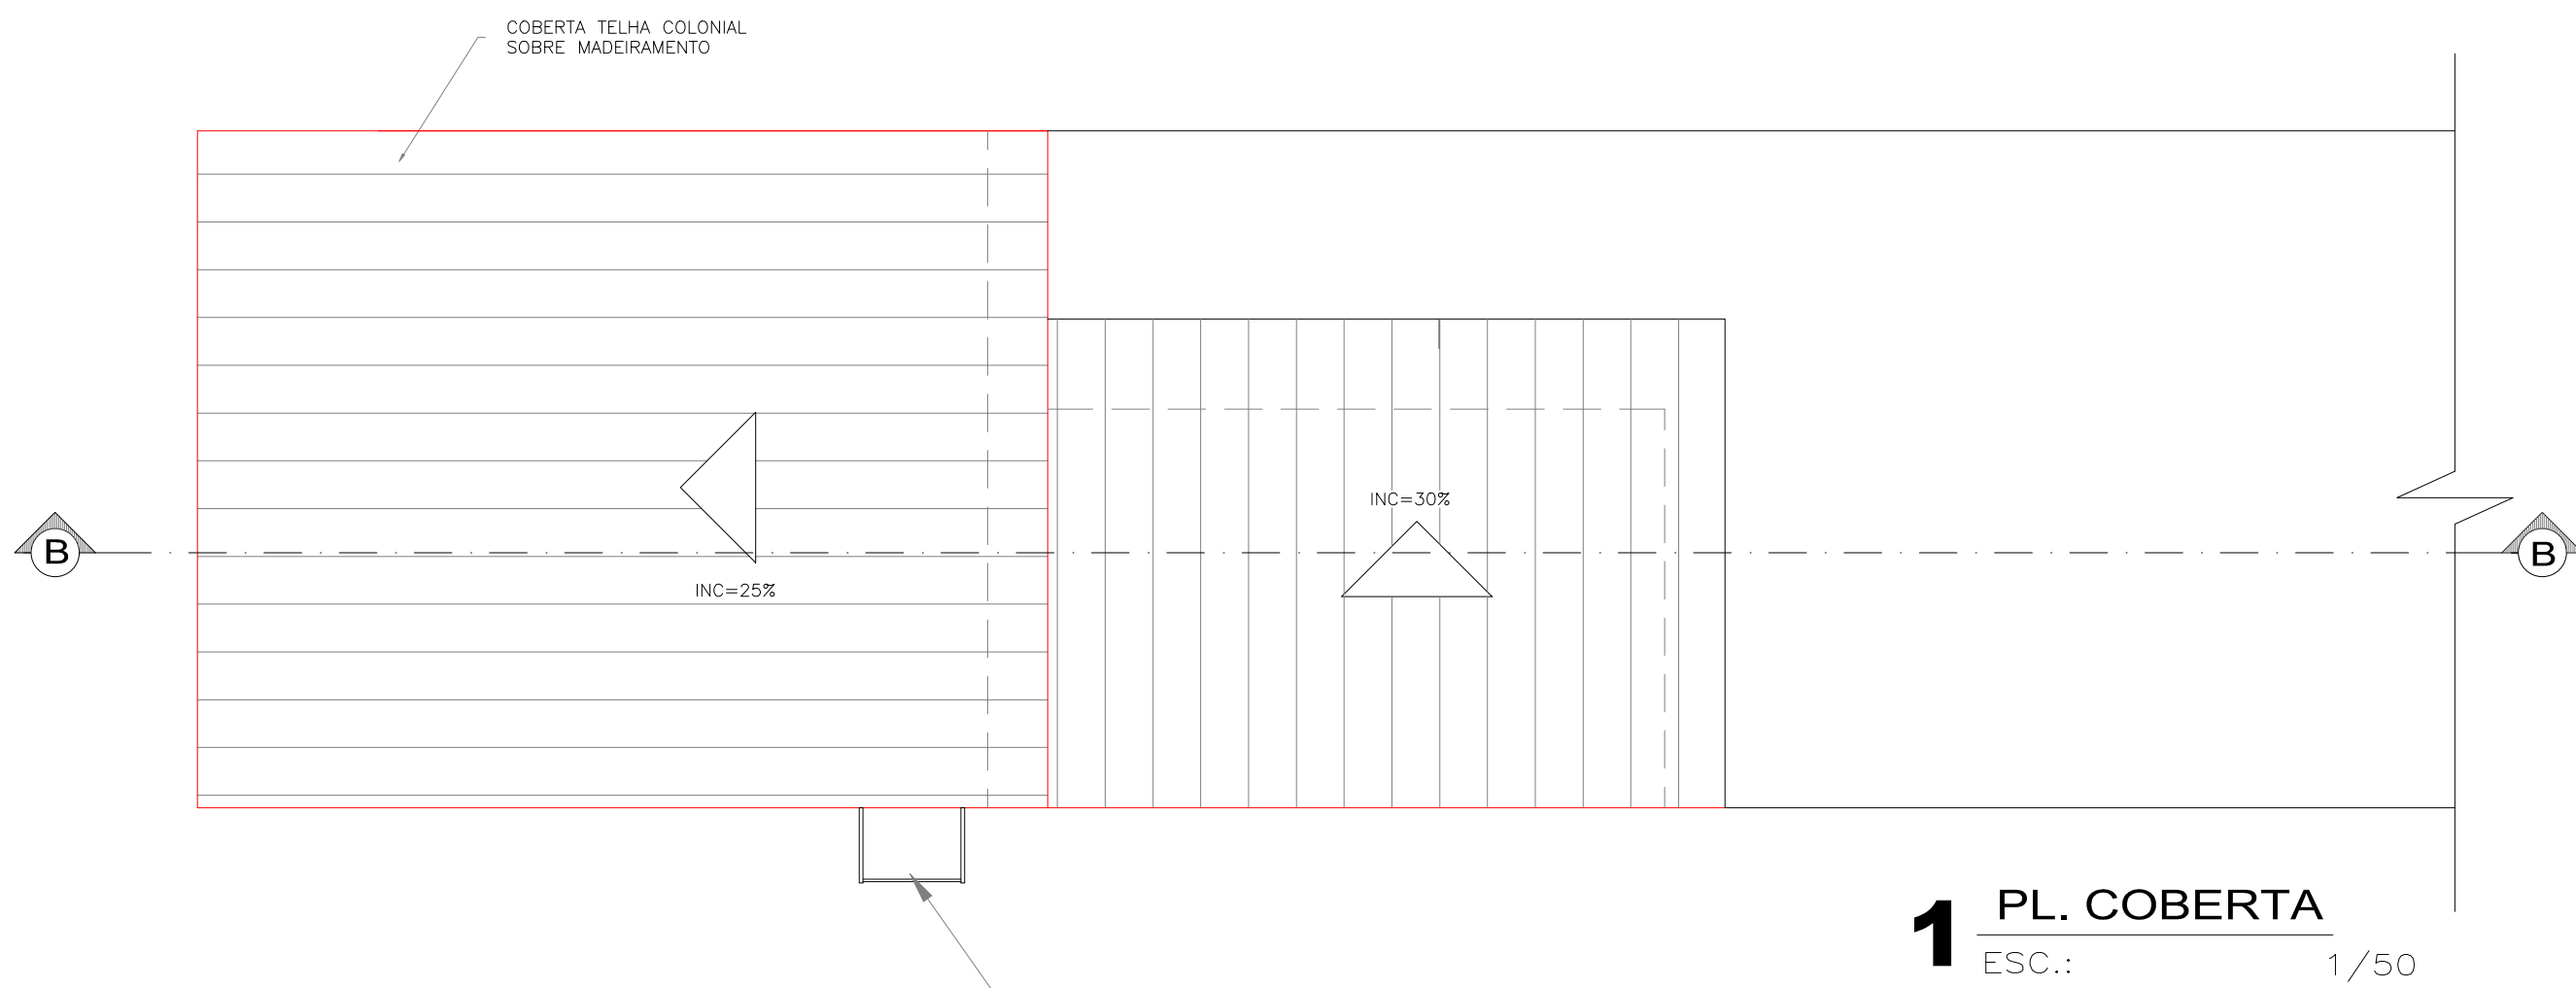


1 PL. COBERTA
ESC.: 1/50

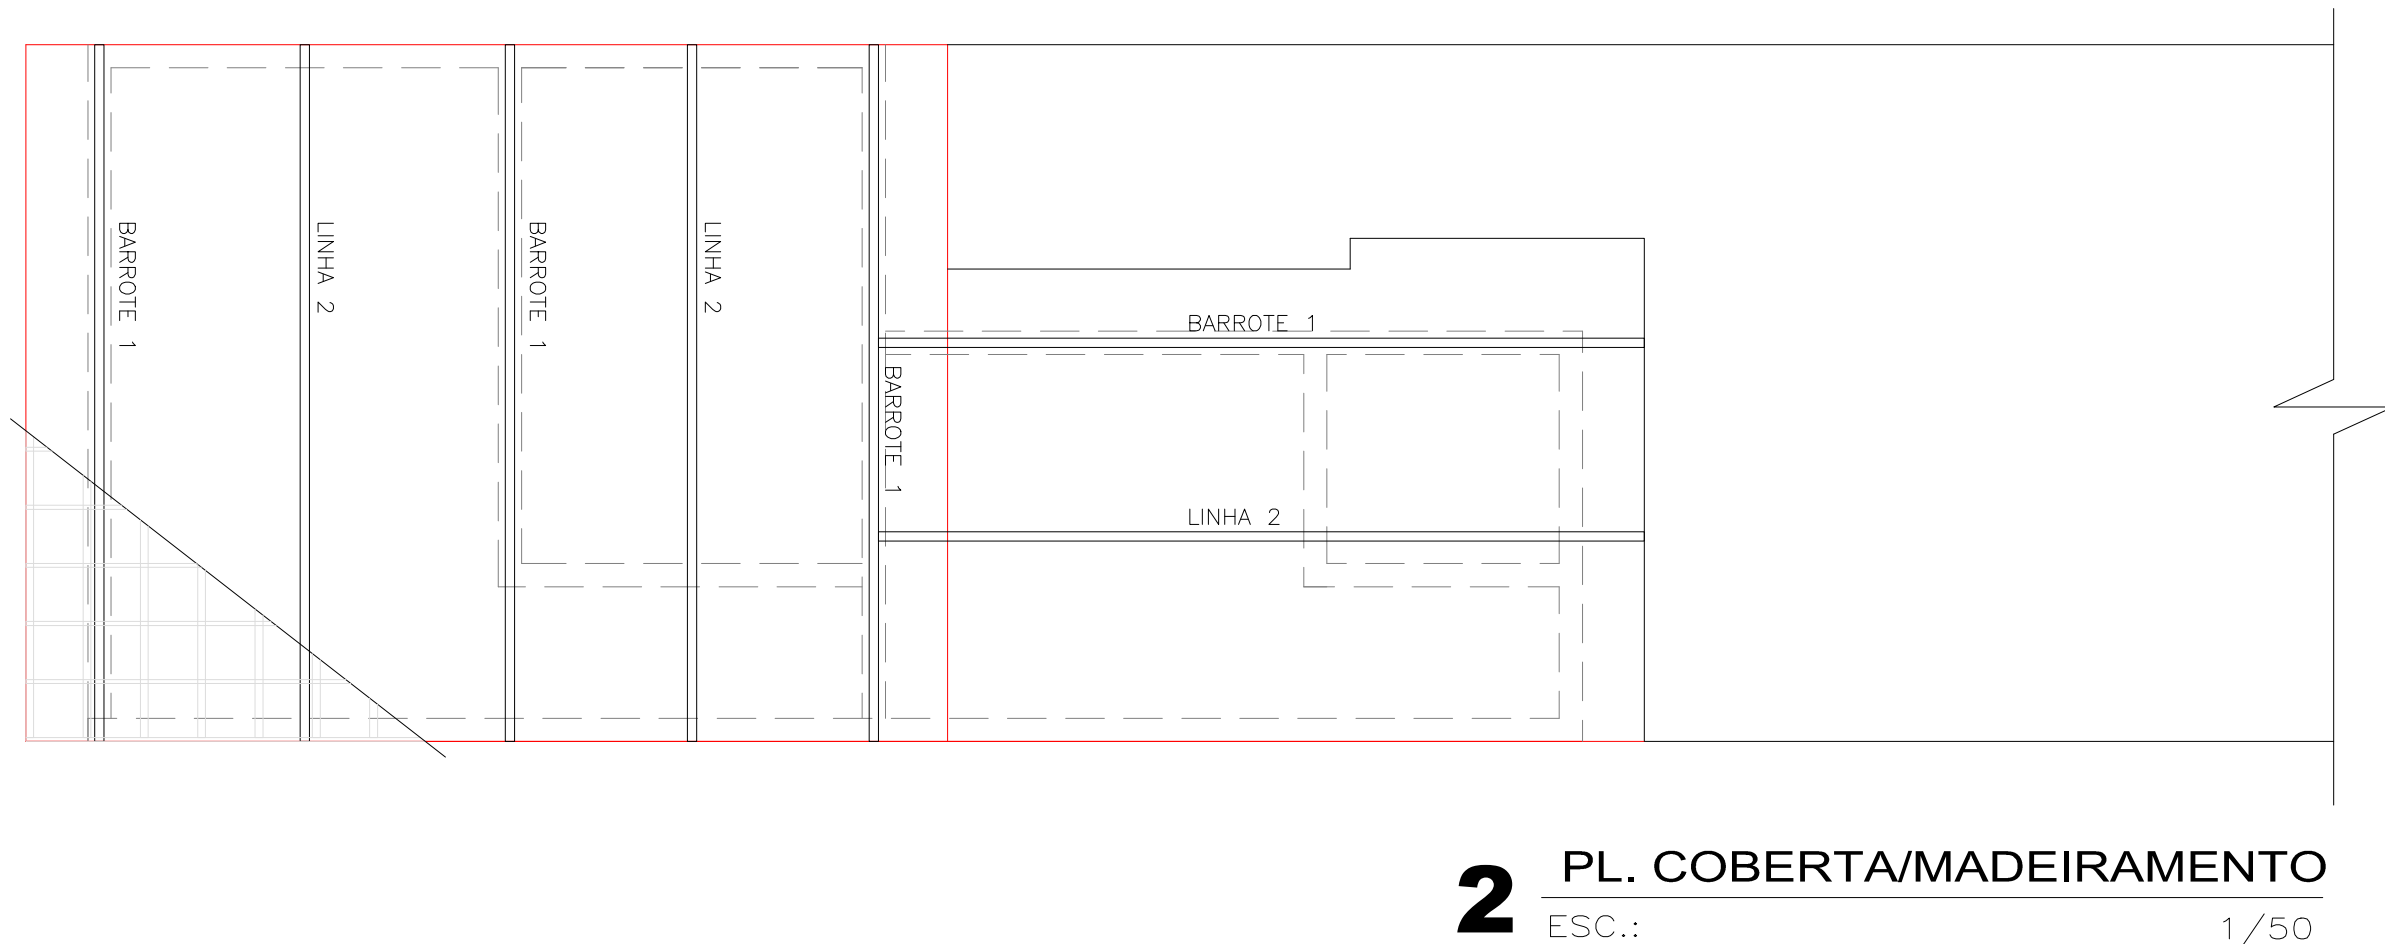


2 PL. COBERTA/MADEIRAMENTO
ESC.: 1/50

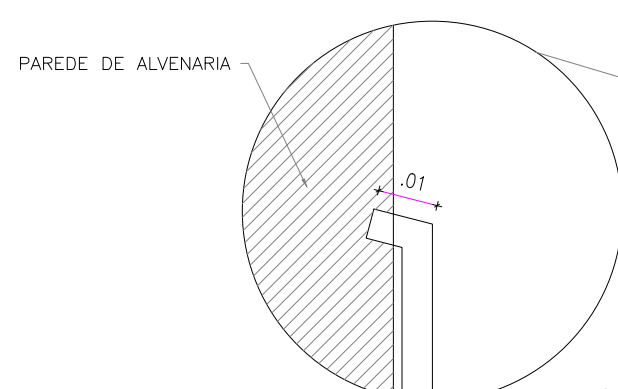

6A DET. RUFO
ESC.: SEM ESC

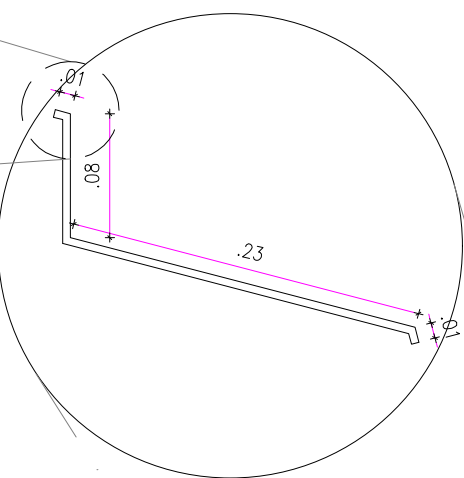


6 DET. RUFO
ESC.: SEM ESC

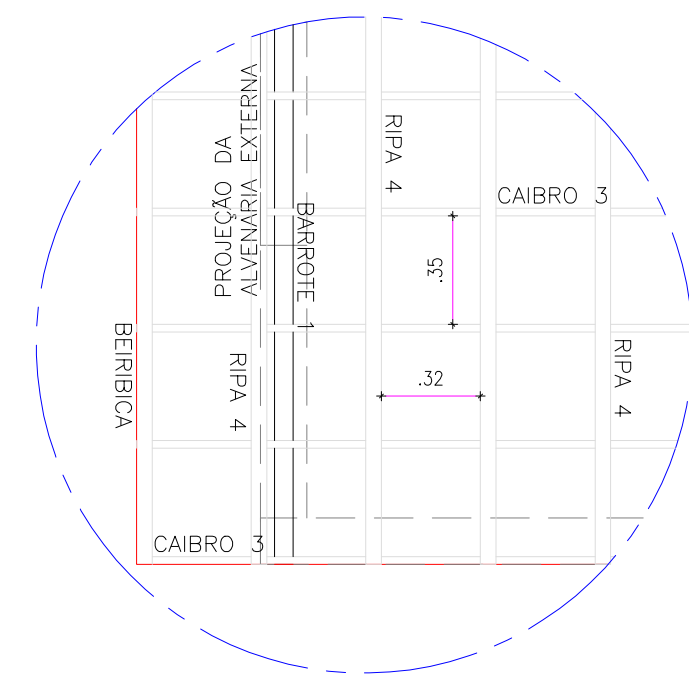

3 DETALHE MADEIRAMENTO
ESC.: 1/25



LEGENDA – COBERTA

- ① BARROTE – 06 x 06 cm EM MASSARANDUBA
② LINHA – 06 x 12 cm EM MASSARANDUBA
③ CAIBRO – 05 x 2,5 cm EM MASSARANDUBA
④ RIPA – 05 x 1,25 cm EM MASSARANDUBA

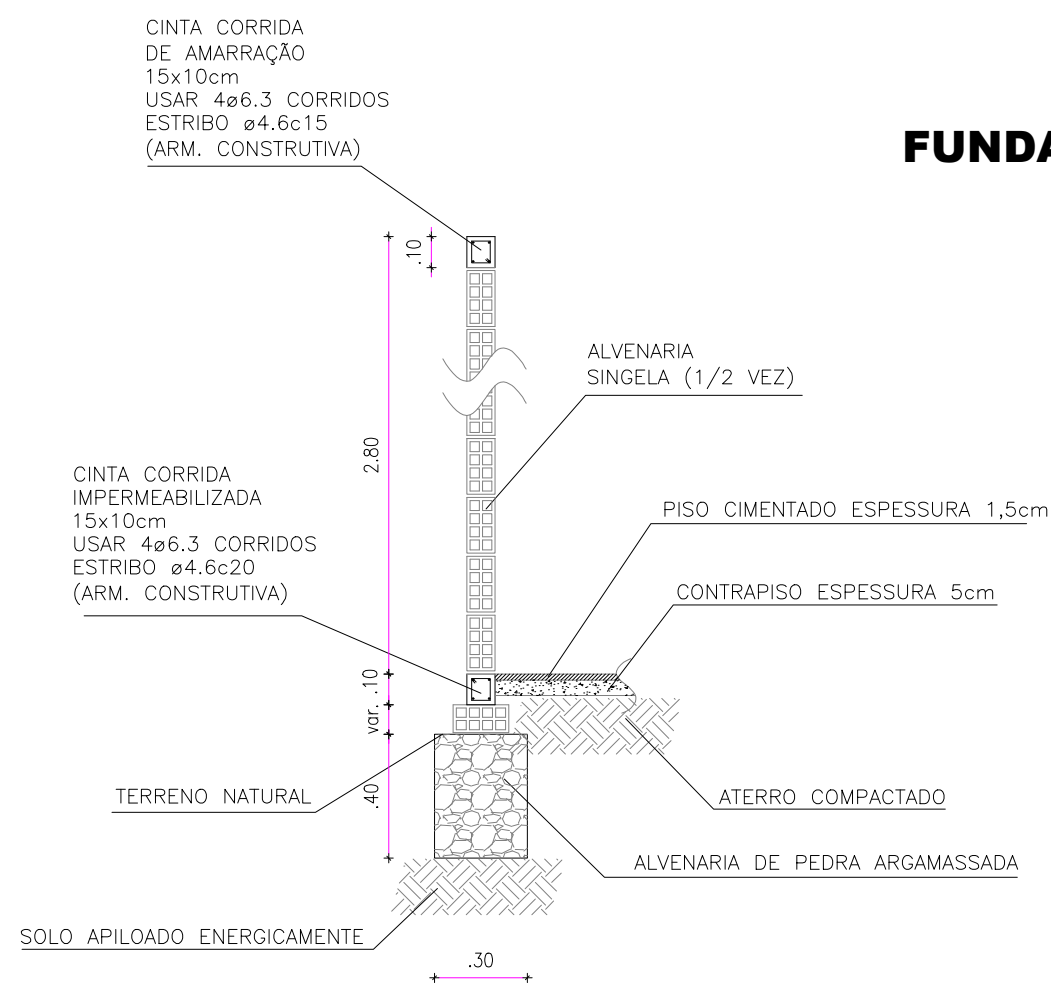

CORTE A-A
ESCALA – 1:25

CONTRA VERGAS EM TODAS AS JANELAS

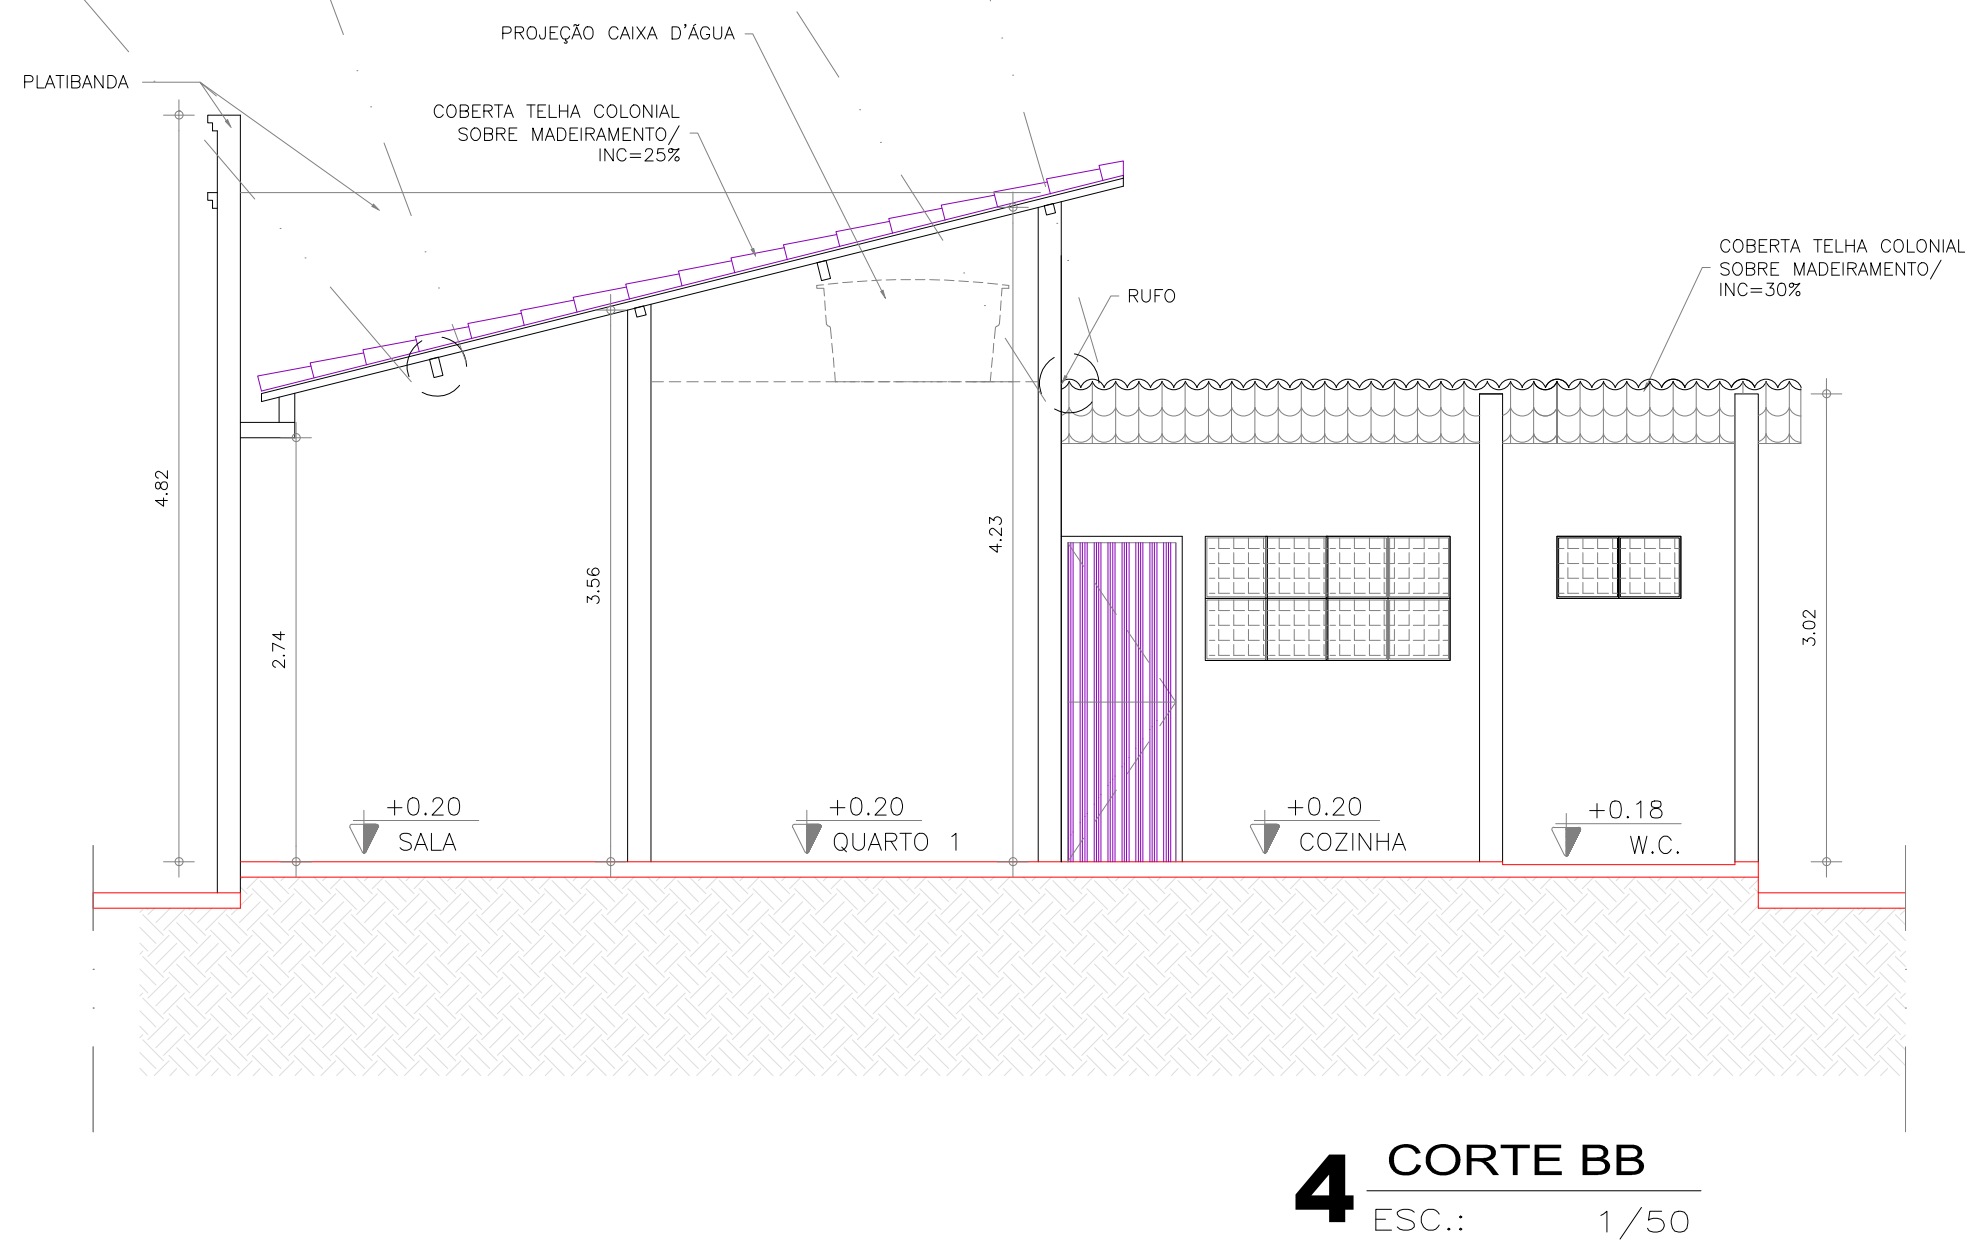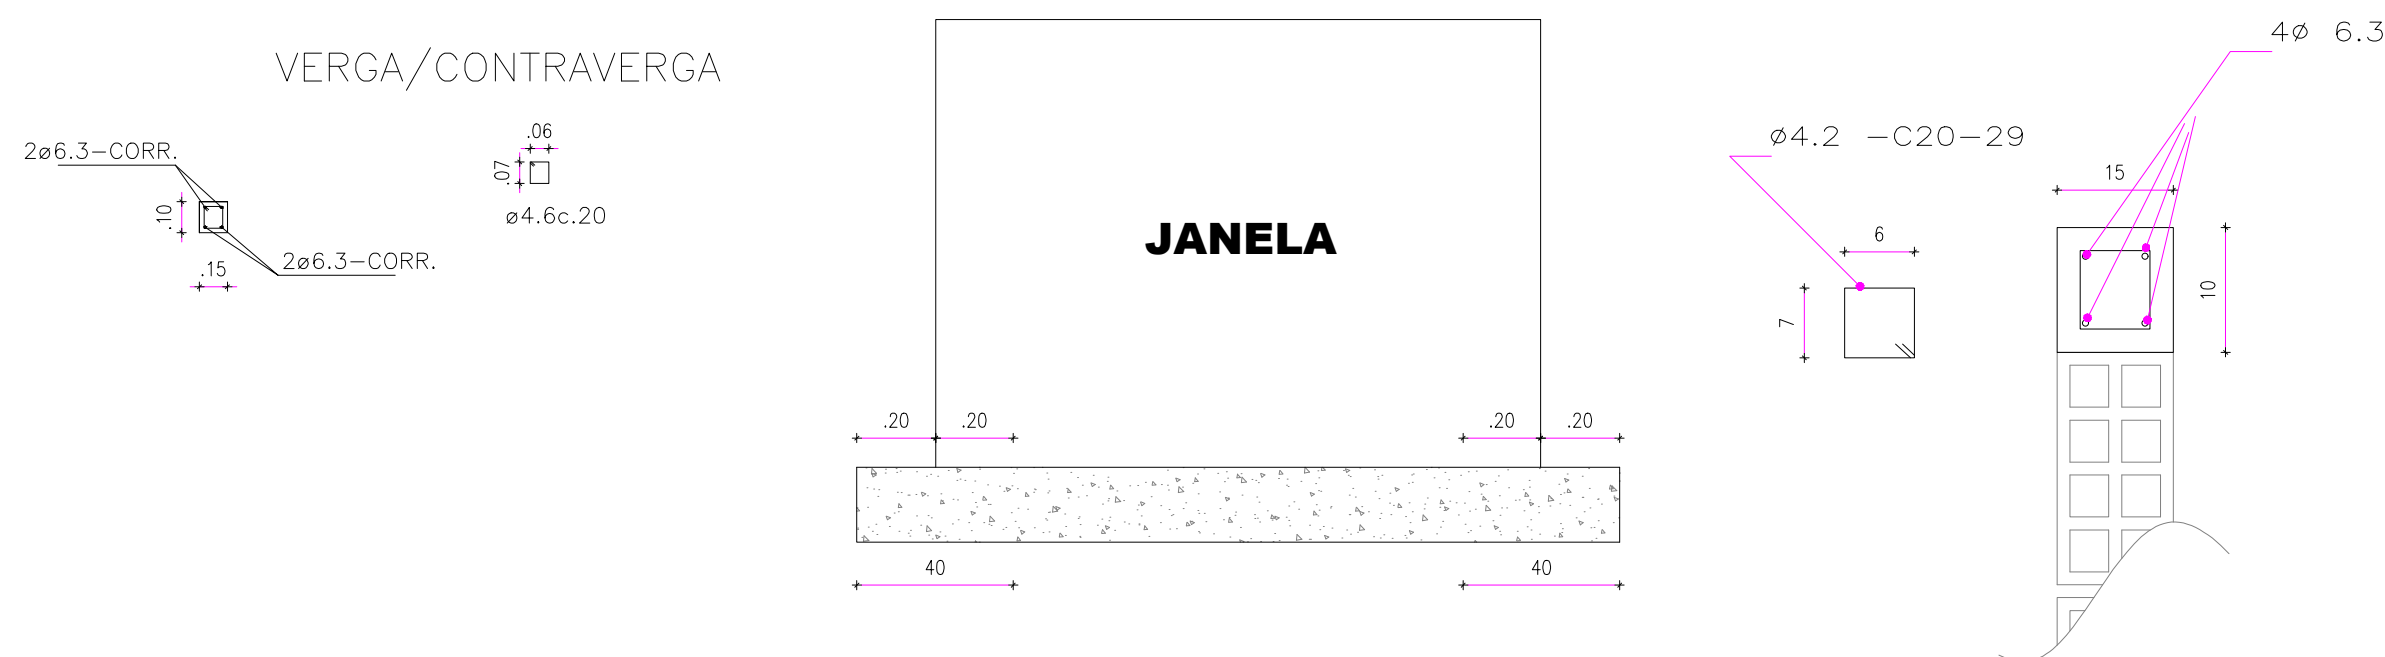

4 CORTE BB
ESC.: 1/50

UGP-I

- PROJETOS ESPECIAIS -

SEUMA

Secretaria do Urbanismo e Meio Ambiente

PREFEITURA DE

SOBRAL

PROJETO DE ARQUITETURA

PROJETO: CASA PADRÃO POPULAR - ACESSÍVEL

PROPRIETÁRIO: PREFEITURA MUNICIPAL DE SOBRAL

LOCAL: BAIRRO DOM JOSE

CONTEÚDO:

1 PLANTA BAIXA4

2 CORTES E DETALHES5

FASE DO PROJETO: EXECUTIVO

ESCALA: 1/50

DATA: MARÇO/2022

PRANCHA: 02/02

EQUIPE TÉCNICA:

Cláudio Gomes V. Mendes
Coordenador de Projetos
Secretaria da Infraestrutura
Prefeitura Municipal de Sobral

RESERVA DE PROPRIEDADE INTELECTUAL




A PROPRIEDADE INTELECTUAL DO PRESENTE PROJETO É RESERVADA AO SEUS AUTORES, DE ACORDO COM A LEGISLAÇÃO PERTINENTE. O USO DESTA PROJETO OU DE QUALQUER DE SEUS ELEMENTOS, QUE NÃO FORAM OS DETERMINADOS, SERÃO CONSIDERADOS COMO APROPRIAÇÃO ILÍCITA E SERÃO APLICADAS AS LEIS QUE DEFENDEM DITOS DIREITOS A TODOS OS EFEITOS.

QUADRO DE CARGA							
CIRCUITO	LÂMPADA 60W	LÂMPADA 40W	TOMADA 100W	TOMADA 300W	TOTAL(W)	DISJUNTOR (A)	CONDUTOR (mm²)
UNICO	07	-	02	01	920	16	3x2,5

LEGENDA	
	Caixa de medição embutir a 1,50m do piso
	Entrada de serviço aérea
	Interruptor simples 1 tecla - 1,10m do piso
	Interruptor duplo 2 teclas - 1,10m do piso
	Luminária para lâmpada incandescente comum
	Tomada universal 2P + interruptor a 1,10m do piso
	Tomada universal 2P a 1,10m do piso
	Neutro, fase, Retorno e Terra, respectivamente

DIAGRAMA UNIFILAR

REDE DE BT DA COELCE - 220 V

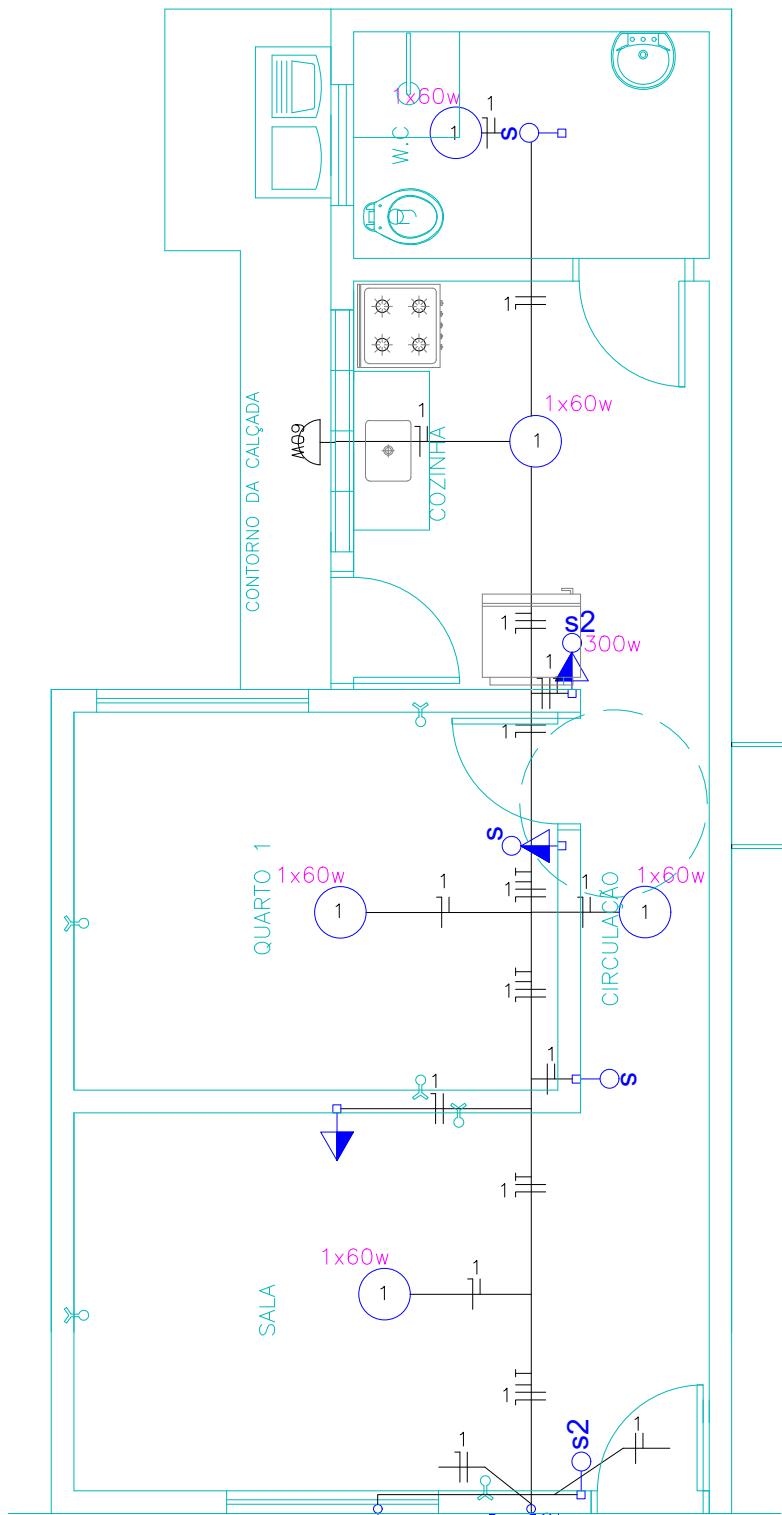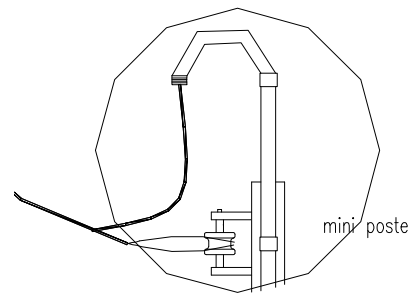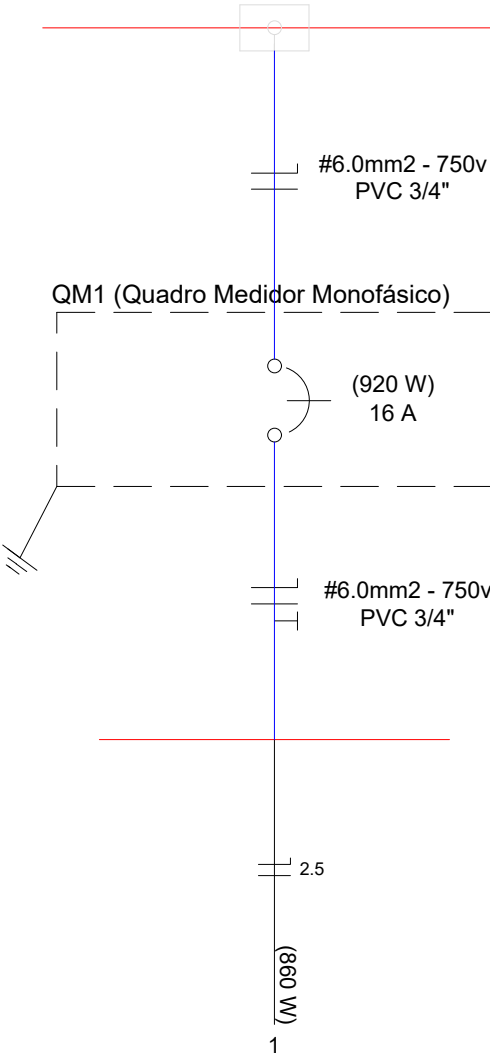

HASTE DE AÇO COBRADO
TIPO COPPERWELD 5/8"x2,40m

QUADRO MEDIDOR


ARMAÇÃO SECUNDÁRIA (REX)

INTERLIGAR A REDE BT DA COELCE
ENTRADA AÉREA


PLANTA BAIXA

ESC.: 1/50


HIDRO-SANITÁRIO

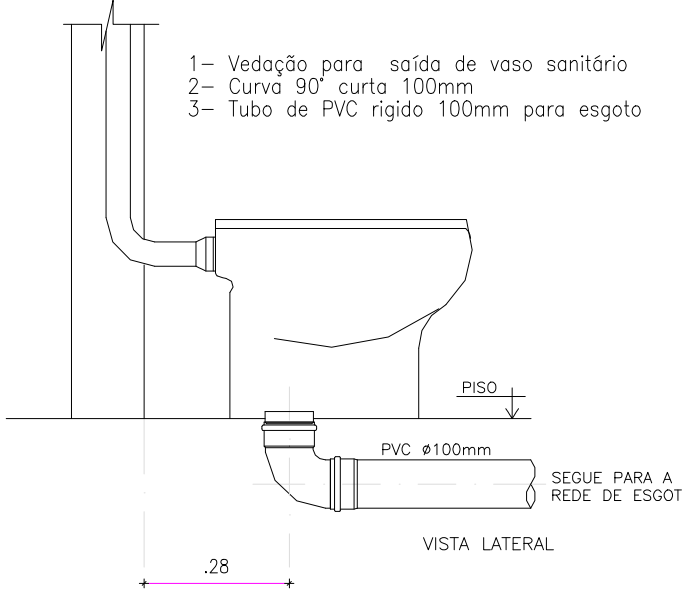


DETALHE EXECUTIVO DE ESGOTO
RAMAL DO VASO SANITÁRIO

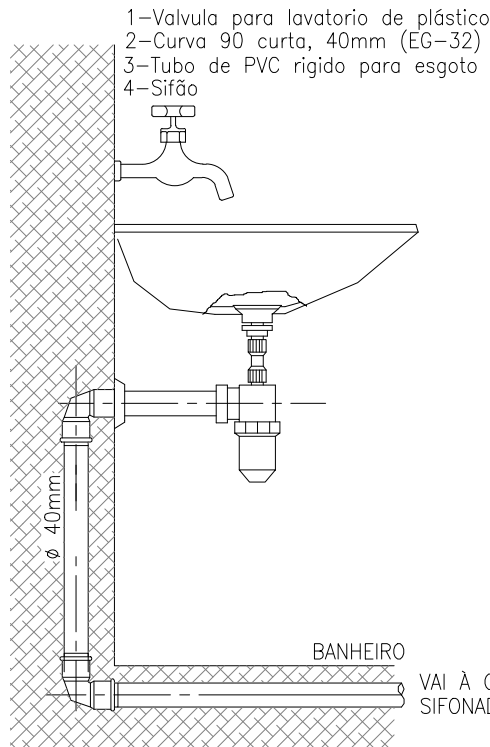


LIGAÇÃO LAVATÓRIO

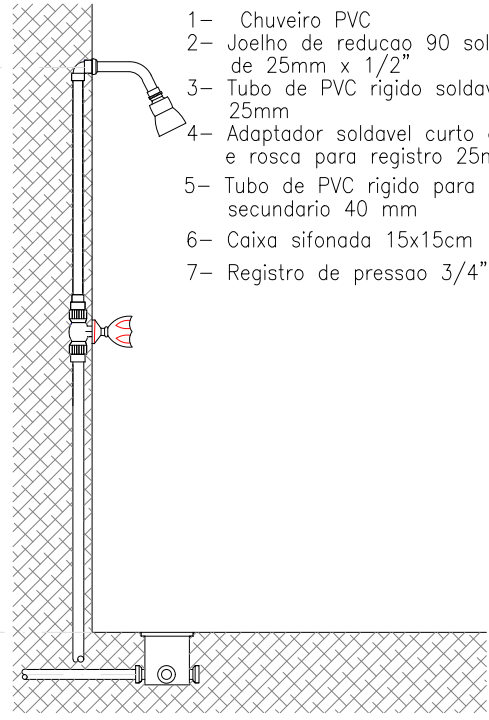


LIGAÇÃO CHUVEIRO

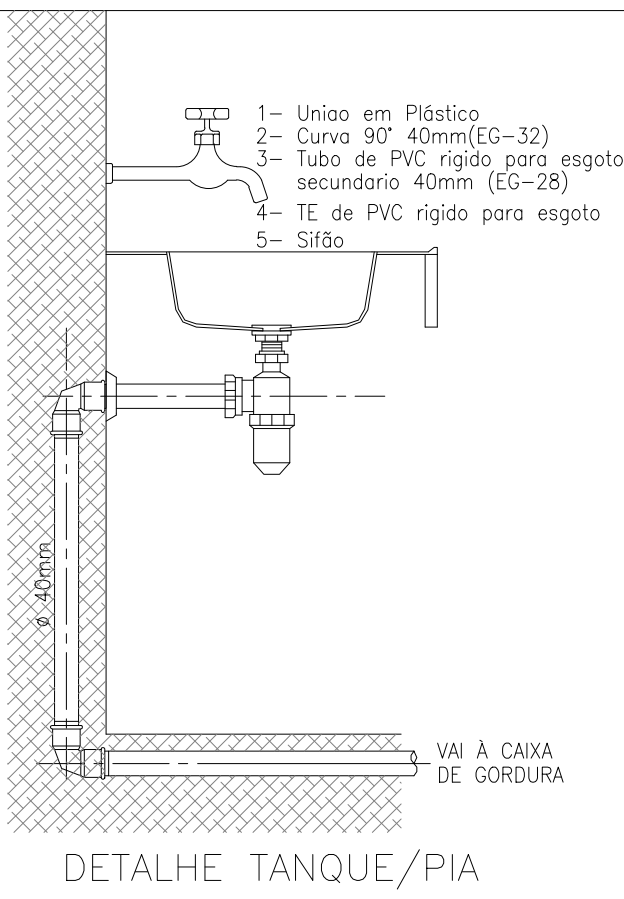


DETALHE TANQUE/PIA

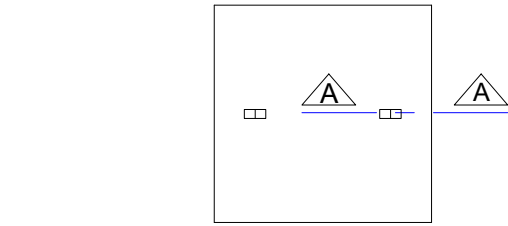


VISTA SUPERIOR-TAMPA CX. INSPEÇÃO
ESCALA - 1:20

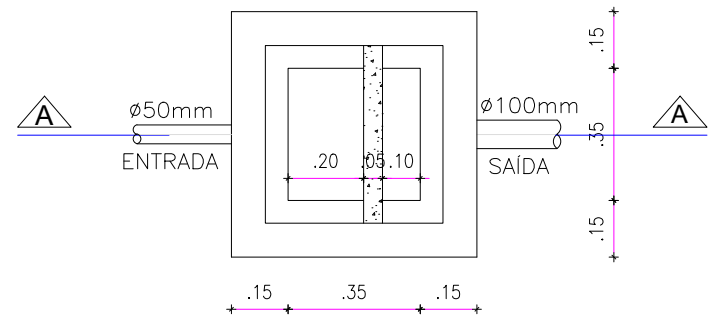


PLANTA BAIXA-CAIXA DE SABÃO
ESCALA - 1:20

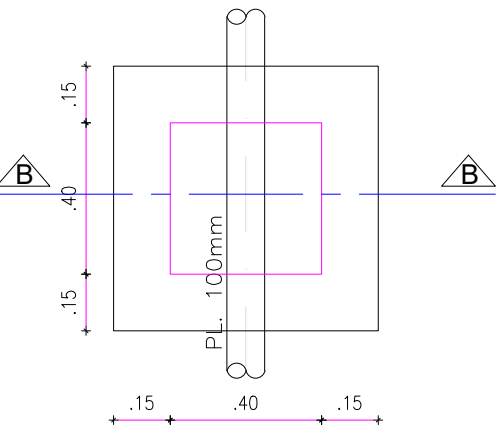


PLANTA BAIXA-CAIXA DE INSPEÇÃO
ESCALA - 1:20

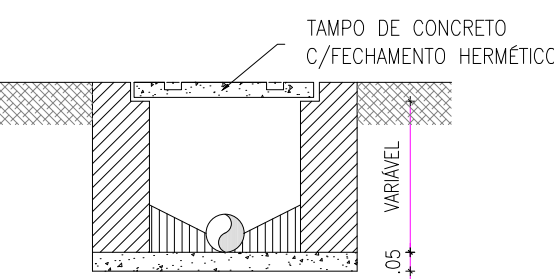

 CORTE BB-TAMPA DE INSPEÇÃO
ESCALA - 1:20



CORTE AA-TAMPA DE INSPEÇÃO
ESCALA - 1:20

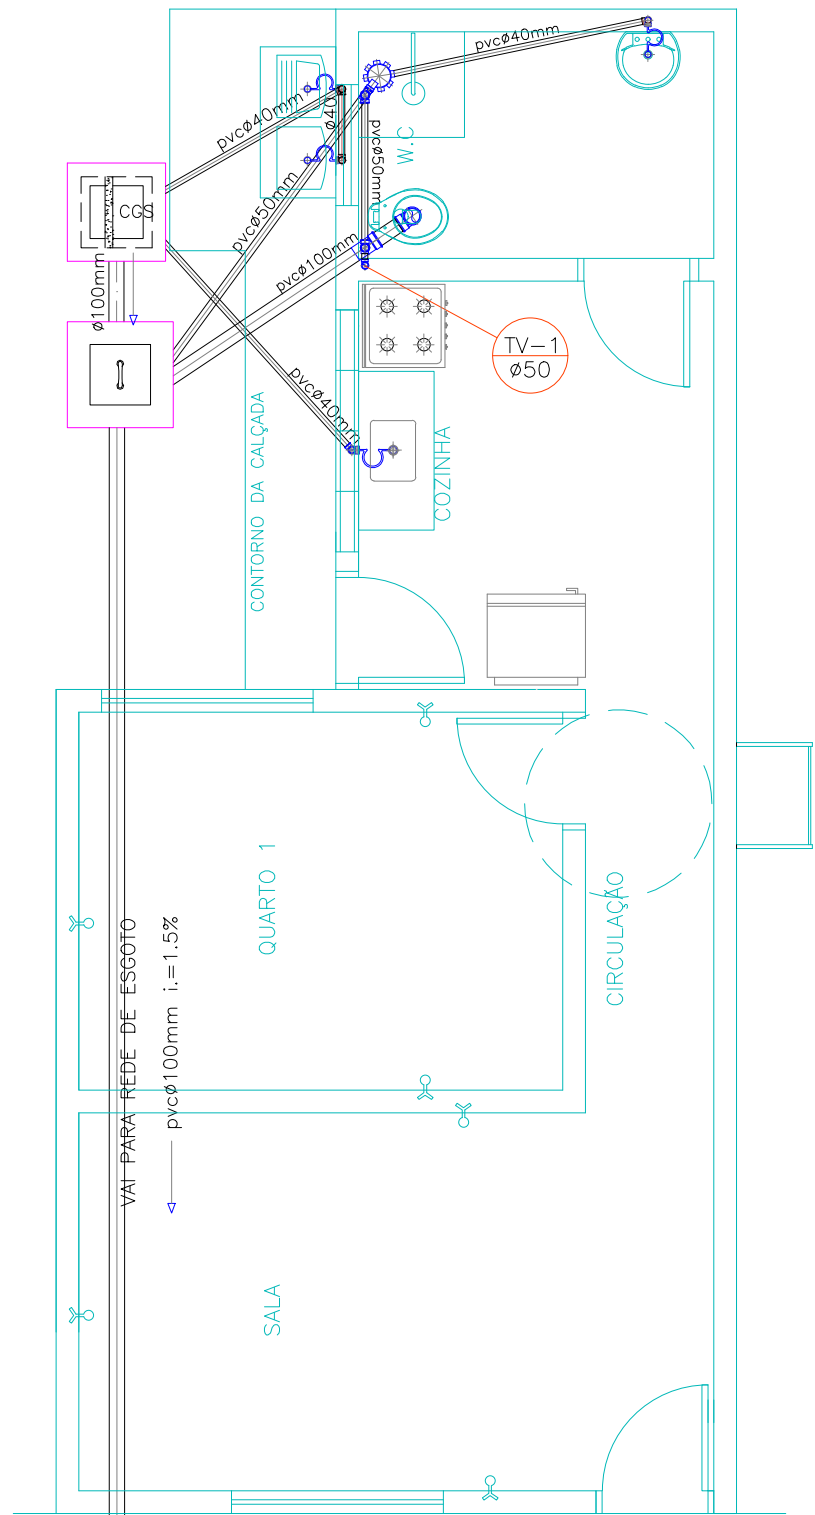

PLANTA BAIXA

ESC.: 1/50



PLANTA BAIXA


ESC.: 1/50

LEGENDA

	ÁGUA FRIA
	TUBO DE VENTILAÇÃO
	CAIXA SIFONADA 150x150x50mm
	CAIXA DE INSPEÇÃO
	CAIXA DE GORDURA
	ø100
	ø40
	ø50

DETALHE ISOMÉTRICO

ESC.: 1/25

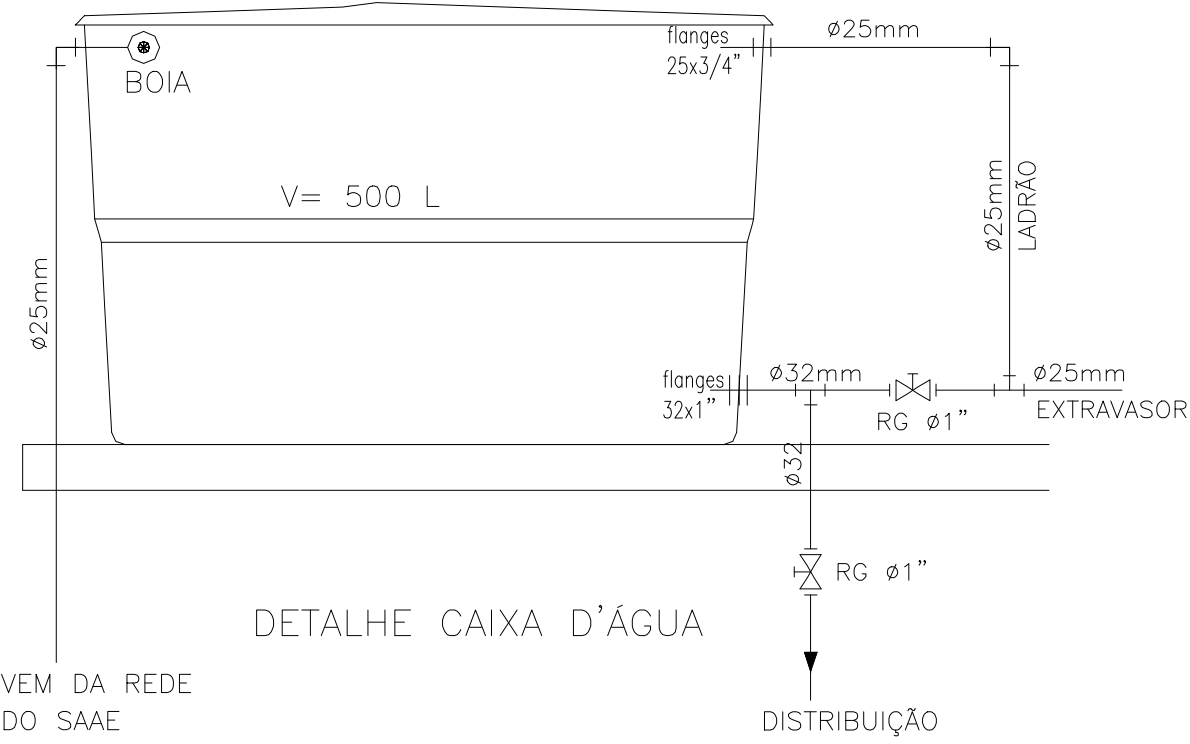

DETALHE CAIXA D'ÁGUA

DIÂMETRO (cm)	DECLIVIDADE (%)
100	1,5
50	3
40	3

LEGENDA	DISCRIMINAÇÃO	ALTURA
RP	REGISTRO PRESSÃO	1.10
RG	REGISTRO GAVETA	1.80
LV	LAVATÓRIO	0.90
CH	CHUVEIRO	2.10
TL	TANQUE DE LAVAR ROUPA	1.10
PIA	PIA DE COZINHA	1.10
CDE	CAIXA DESCARGA EXTERNA	1.80

Documento assinado digitalmente
CLEVIO GOMES VASCONCELOS MENDES
Data: 27/03/2024 12:27:42
Verifique em <https://validar.iti.gov.br>

SECRETARIA DA INFRAESTRUTURA

PROJETOS COMPLEMENTARES
CONSTRUÇÃO DE CASA PADRÃO POPULAR - TIPO 01

INTERESSADO:
PREFEITURA DE SOBRAL

ENDEREÇO:
MUNICÍPIO DE SOBRAL

MUNICÍPIO:
SOBRAL-CE

AUTOR:

Clevio Gomes V. Mendes
Coordenador de Projetos
Secretaria de Infraestrutura
Prefeitura Municipal de Sobral



DESENHO DA PRONHA	ESCALA
PROJETO ELÉTRICO	1/50
PROJETO HIDRÁULICO	1/50
PROJETO SANITÁRIO	1/50

DATA
ABRIL/2021

REVISÃO
01

ARQUIVO
-

ARQ.
01/01