


PLANTA BAIXA TÉRREO
 ESCALA 1/50

DETALHE ATERRAMENTO
 SEM ESCALA

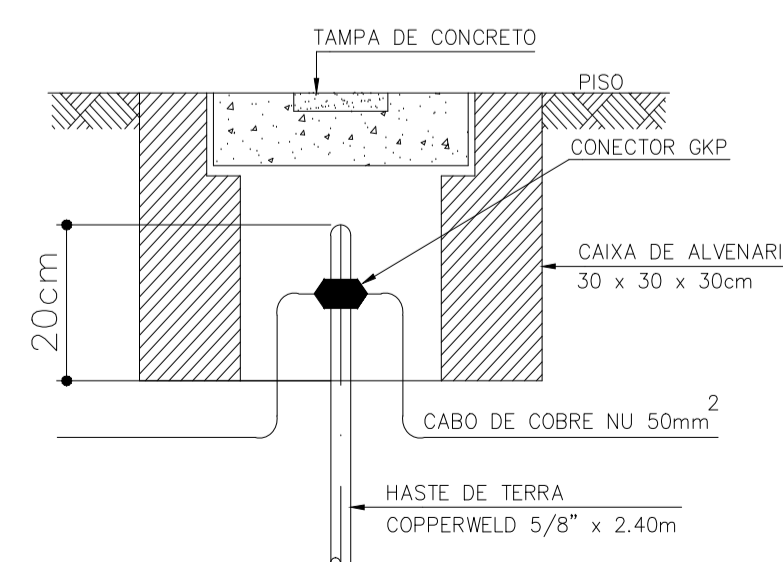

SECOMP - SECRETARIA DE OBRAS, MOBILIDADE E SERVIÇOS PÚBLICOS

PROJETO: ELÉTRICO
 PROJETO ELÉTRICO - CSF - CAMPO DOS VELHOS


INTERESSADO:
 PREFEITURA DE SOBRAL

AUTOR:
 MATEUS MACHADO

ENDEREÇO:
 RUA: CEL. MONTE ALVERNE - CAMPO DOS VELHOS

AUTOR:
 PAULO SIQUEIRA

MUNICÍPIO:
 SOBRAL-CE

| | | |
|---|---------------------|--------|
|  | DESENHOS DA FRANCHA | ESCALA |
| | PLANTA BAIXA | 1/50 |
| | DET. ATERRAMENTO | SEM |

| | | | |
|--------------------|---------|-----------------------|----------------|
| DATA MARÇO/2019 | REVISÃO | ARQUIVO ELET_01_03 | ELET. 01/03 |
|--------------------|---------|-----------------------|----------------|