
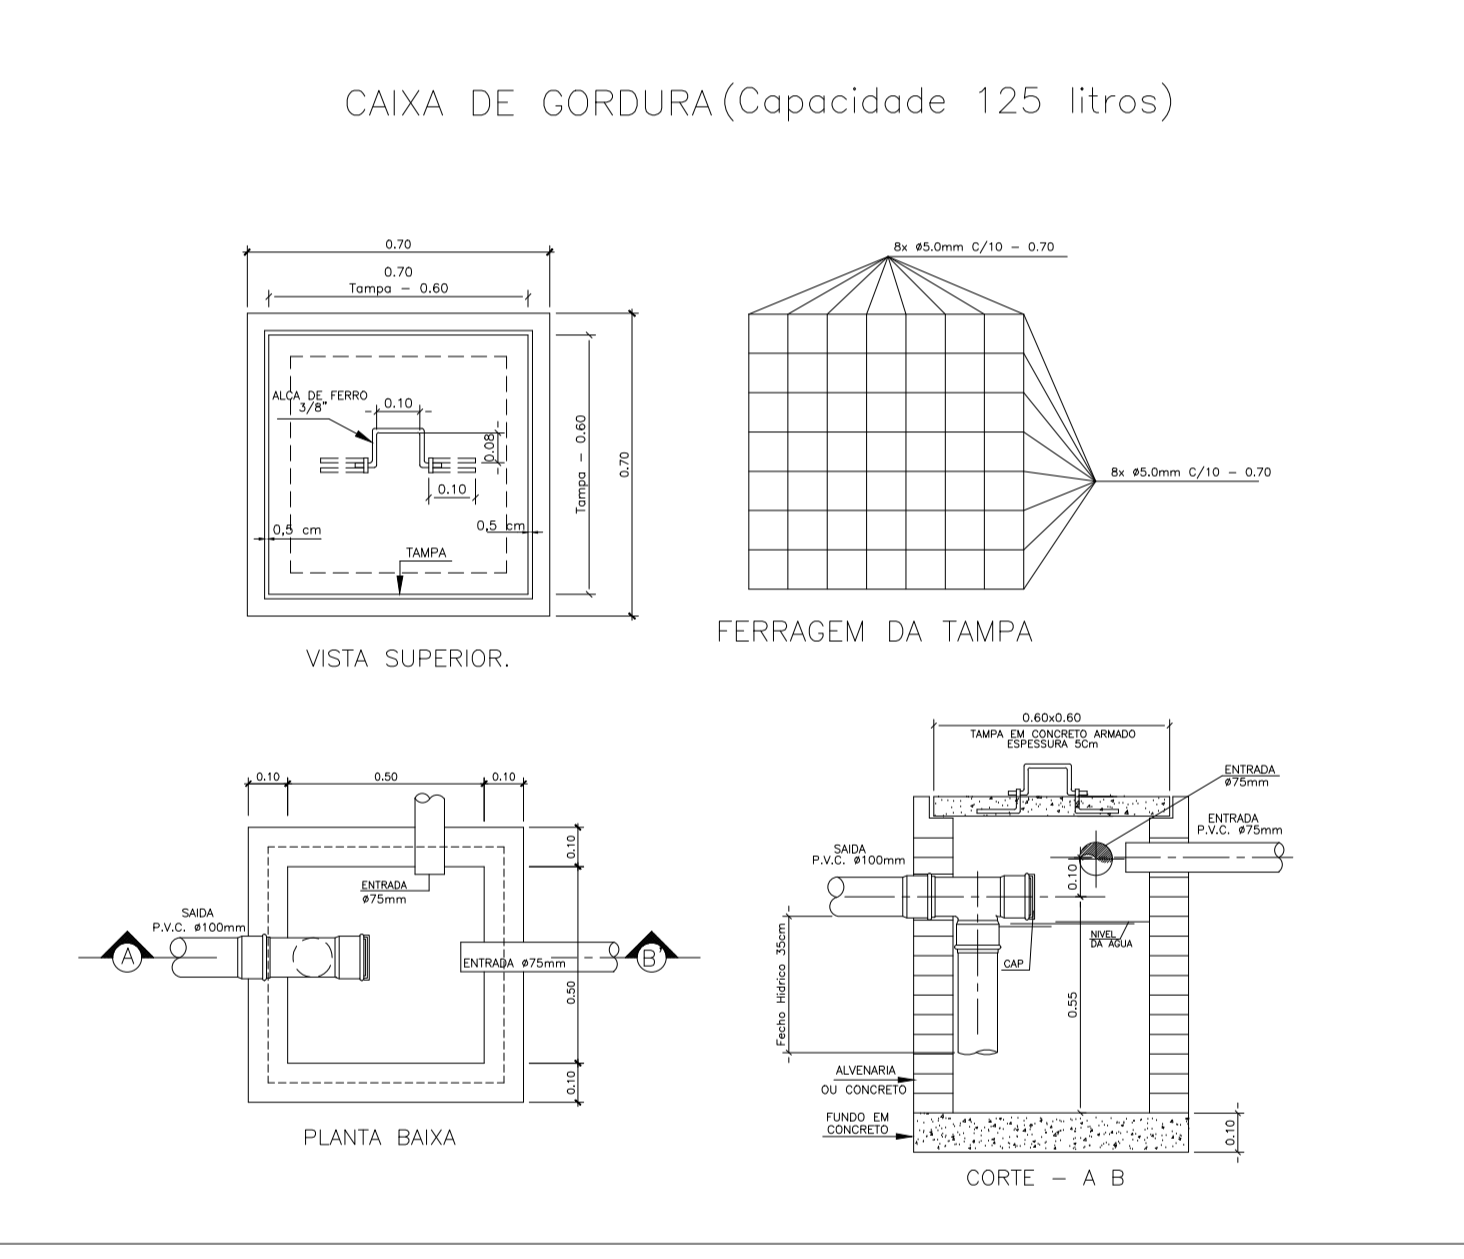


PLANTA BAIXA  
ESCALA 1/50

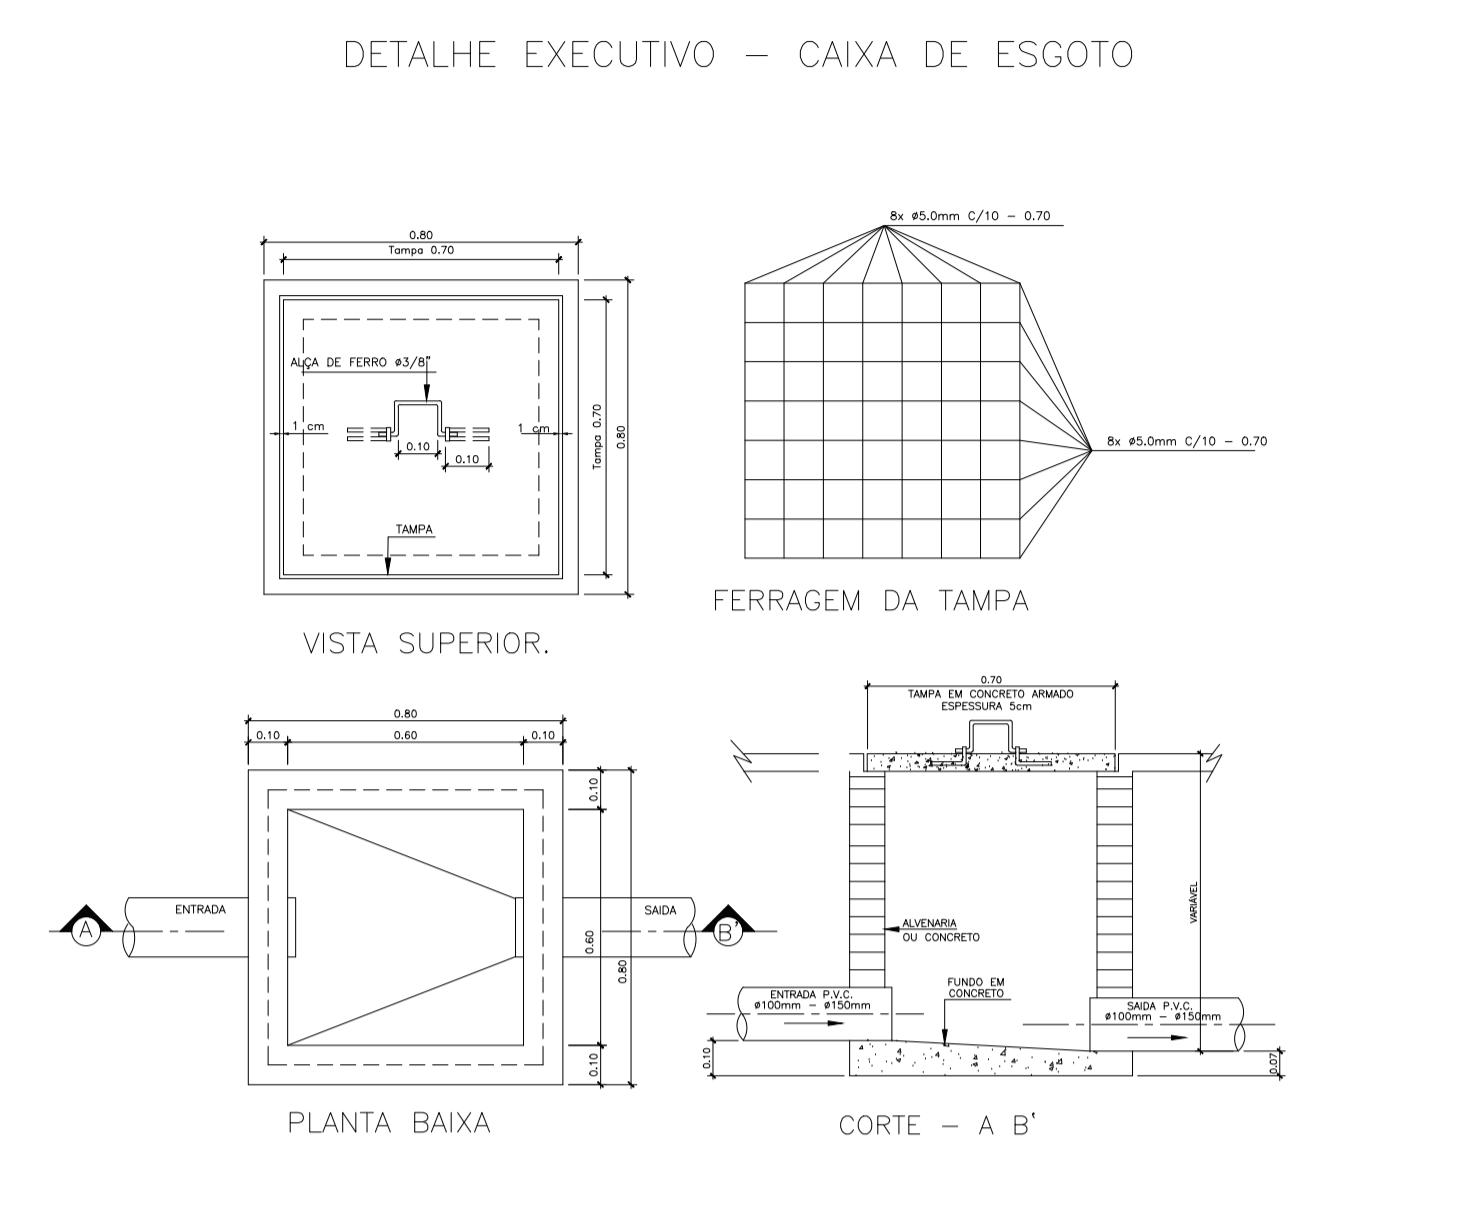

SECOMP - SECRETARIA DE OBRAS, MOBILIDADE E SERVIÇOS PÚBLICOS

PROJETO: **HIDROSANITÁRIO**  
PROJETO HIDROSANITÁRIO - CSF - CAMPO DOS VELHOS

INTERESSADO: **PREFEITURA DE SOBRAL** AUTOR: **MATHEUS MACHADO**

ENDEREÇO: **RUA: CEL. MONTE ALVERNE - CAMPO DOS VELHOS** AUTOR: **PAULO SIQUEIRA**

MUNICÍPIO: **SOBRAL-CE**

DESENHOS DA FRANCHA: **PREFEITURA DE SOBRAL** ESCALA: **1/50**

PLANTA BAIXA SEM

DET. CX. DE INSPEÇÃO SEM

DET. CX. DE GORDURA SEM

DATA: **MARÇO/2019** REVISÃO: **1** ARQUIVO: **HIDRO\_01\_02** **HIDRO 01/02**

1	7	0.30
2	7	0.30
3	7	0.30
4	7	0.30
5	7	0.30
6	7	0.30
7	7	0.30
8	7	0.30
9	7	0.30