


DETALHE EXECUTIVO DA CAIXA COM TORNEIRA DE JARDIM
CAIXA DE PASSAGEM 60x60x60cm - TAMPA DE CONCRETO

LEGENDA

--- TUBO PVC SOLDÁVEL MARRON EMBUTIDO PELO PISO (VER DIAMETRO EM PLANTA)

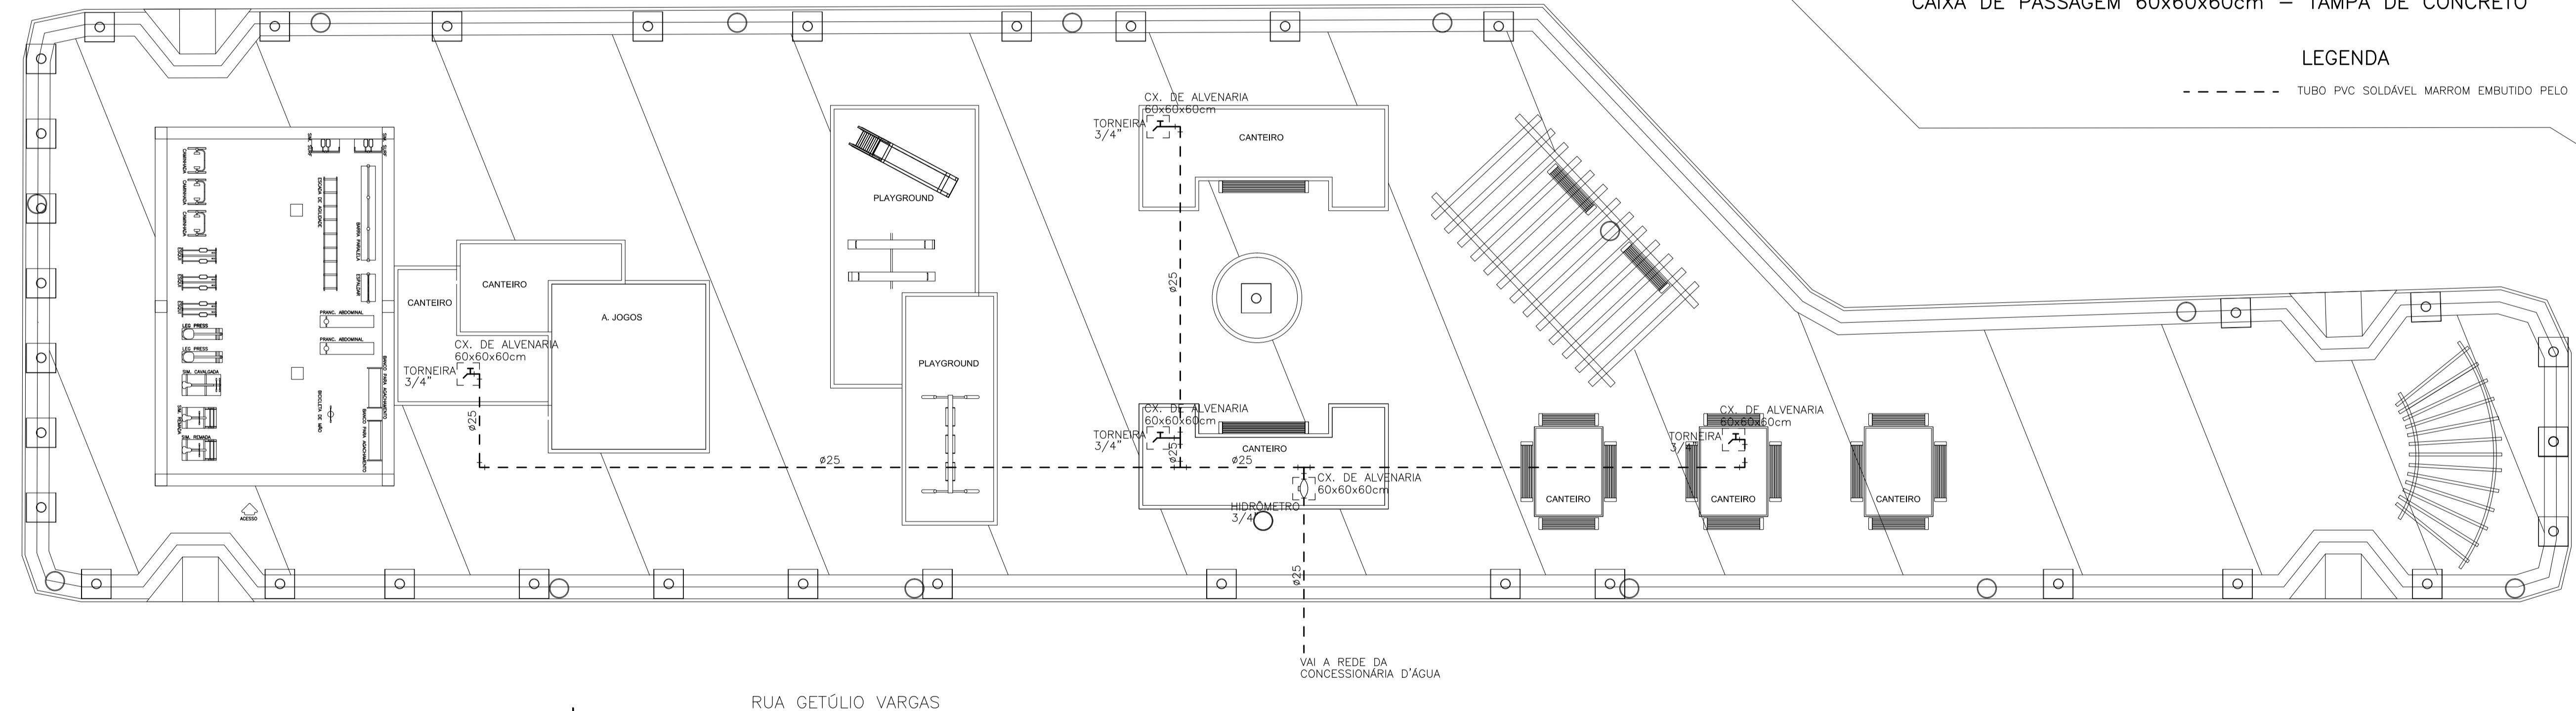

PLANTA BAIXA
ESCALA 1/125

SECOMP - SECRETARIA DE OBRAS, MOBILIDADE E SERVIÇOS PÚBLICOS

PROJETO: **PROJETO DE RECONSTRUÇÃO DE REDE DE ABASTECIMENTO DE ÁGUA**

INTERESSADO: **PREFEITURA DE SOBRAL** AUTOR: **PAULO SIQUEIRA**

ENDEREÇO: **AV. JOSÉ DE SOUSA** AUTOR: **PAULO SIQUEIRA**

MUNICÍPIO: **SOBRAL**

DESENHOS DA PRANCHA: **PLANTA BAIXA** ESCALA: **1:125**
DET. CX. DE PASS. COM TORNEIRA SEM

DATA: **MAIO/2017** ÚLTIMA ATUALIZAÇÃO: **MAIO/2017** ARQUIVO: **PR_01_01** **HIDRA 01/01**

ESCALA DE PLANTAS

1	1:25
2	1:50
3	1:100
4	1:200
5	1:300
6	1:400
7	1:500
8	1:600
9	1:700