


LEGENDA

- ÁGUAS PLUVIAIS
- TUBO DE QUEDA
- TUBO DE VENTILAÇÃO
- CAIXA DE INSPEÇÃO 60x60x60cm(mínimo)

DIÂMETRO (cm)	DECLIVIDADE (%)
200	0,5
150	1
100	1
75	2
50	3
40	3

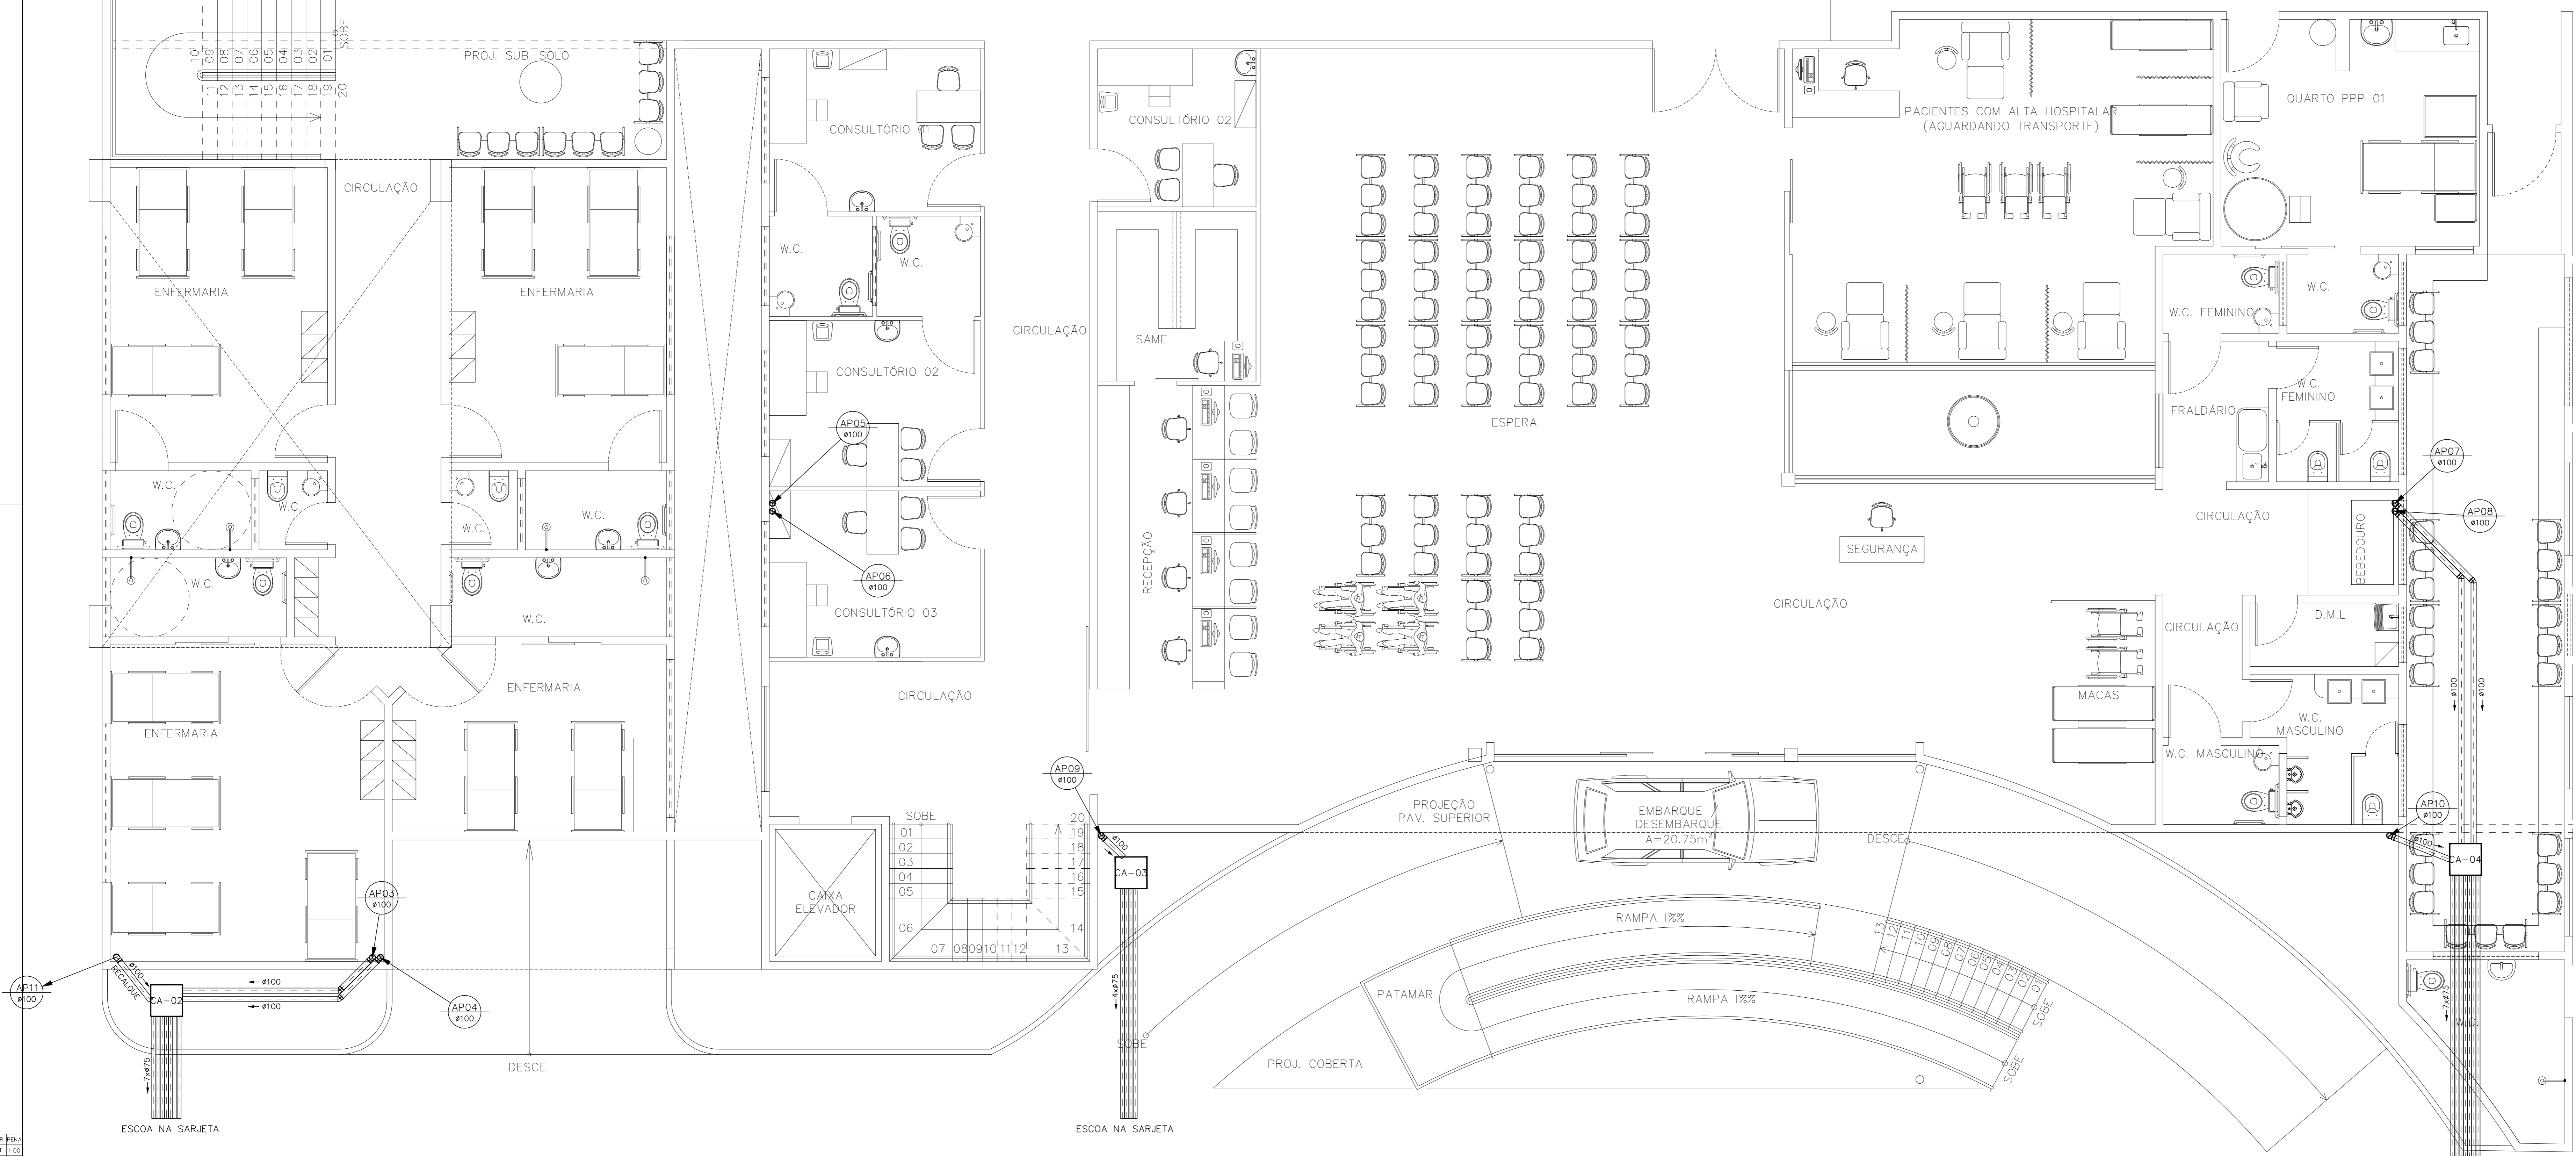

PLANTA BAIXA TÉRREO
ESCALA 1/50

A & V PROJETOS DE ENGENHARIA

PROJETO: **PROJETO ÁGUAS PLUVIAIS HOSPITAL DR ESTEVAM**

INTERESSADO: **PREFEITURA DE SOBRAL**

ENDEREÇO: _____

MUNICÍPIO: **SOBRAL-CE**

DESENHADOR: _____ ESCALA: _____

PLANTA: _____ LEGENDA: _____

DET. CX. INSPEÇÃO: _____ INDICADA: _____

DATA: JULHO/2022 | REVISÃO: 00 | ARQUIVO: _____

PLUV
04/05