
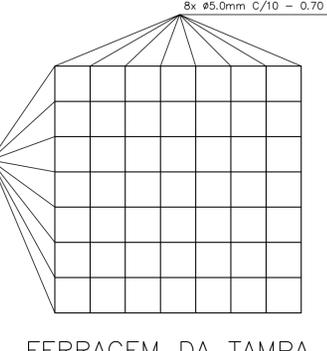
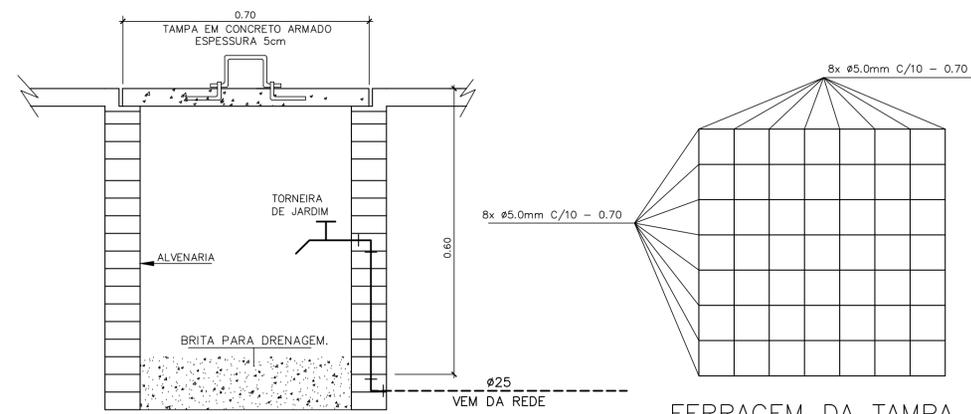
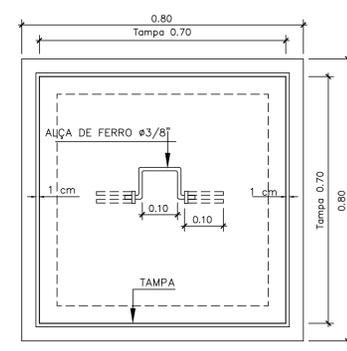


LEGENDA

----- TUBO PVC SOLDÁVEL MARROM EMBUTIDO PELO PISO (VER DIAMETRO EM PLANTA)

PLANTA BAIXA  
ESCALA 1/75

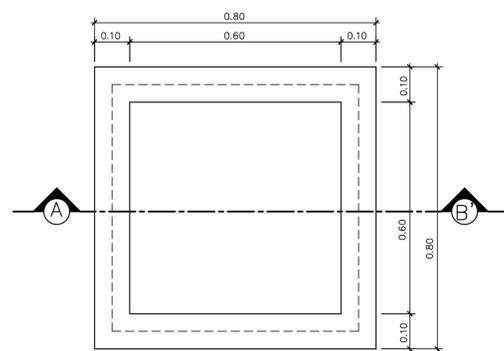

DETALHE EXECUTIVO DA CAIXA COM TORNEIRA DE JARDIM  
CAIXA DE PASSAGEM 60x60x60cm - TAMPA DE CONCRETO

SECRETARIA DA INFRAESTRUTURA

PROJETO: PROJETO HIDRÁULICO  
REVITALIZAÇÃO DA PRAÇA SILVANA MARIA VASCONCELOS ALEXANDRINO

INTERESSADO: PREFEITURA DE SOBRAL  
AUTOR: AUGUSTO AZEVEDO FILHO

ENDEREÇO: RUA 08, SIN  
MUNICÍPIO: SOBRAL

ESCALA: 1/75  
INDICADA  
SEM

DATA: ABRIL/2021  
REVISÃO: 00  
ARQUIVO: -  
HIDRA: 01/01

ESCALA DE PONTAGEM: 1 : 7,5

1	1.00
2	0.50
3	0.30
4	0.20
5	0.15
6	0.10
7	0.07
8	0.05
9	0.04
10	0.03