


DETALHE EXECUTIVO DA CAIXA COM TORNEIRA DE JARDIM  
CAIXA DE PASSAGEM 60x60x60cm - TAMPA DE CONCRETO

LEGENDA

--- TUBO PVC SOLDÁVEL MARROM EMBUTIDO PELO PISO (VER DIAMETRO EM PLANTA)

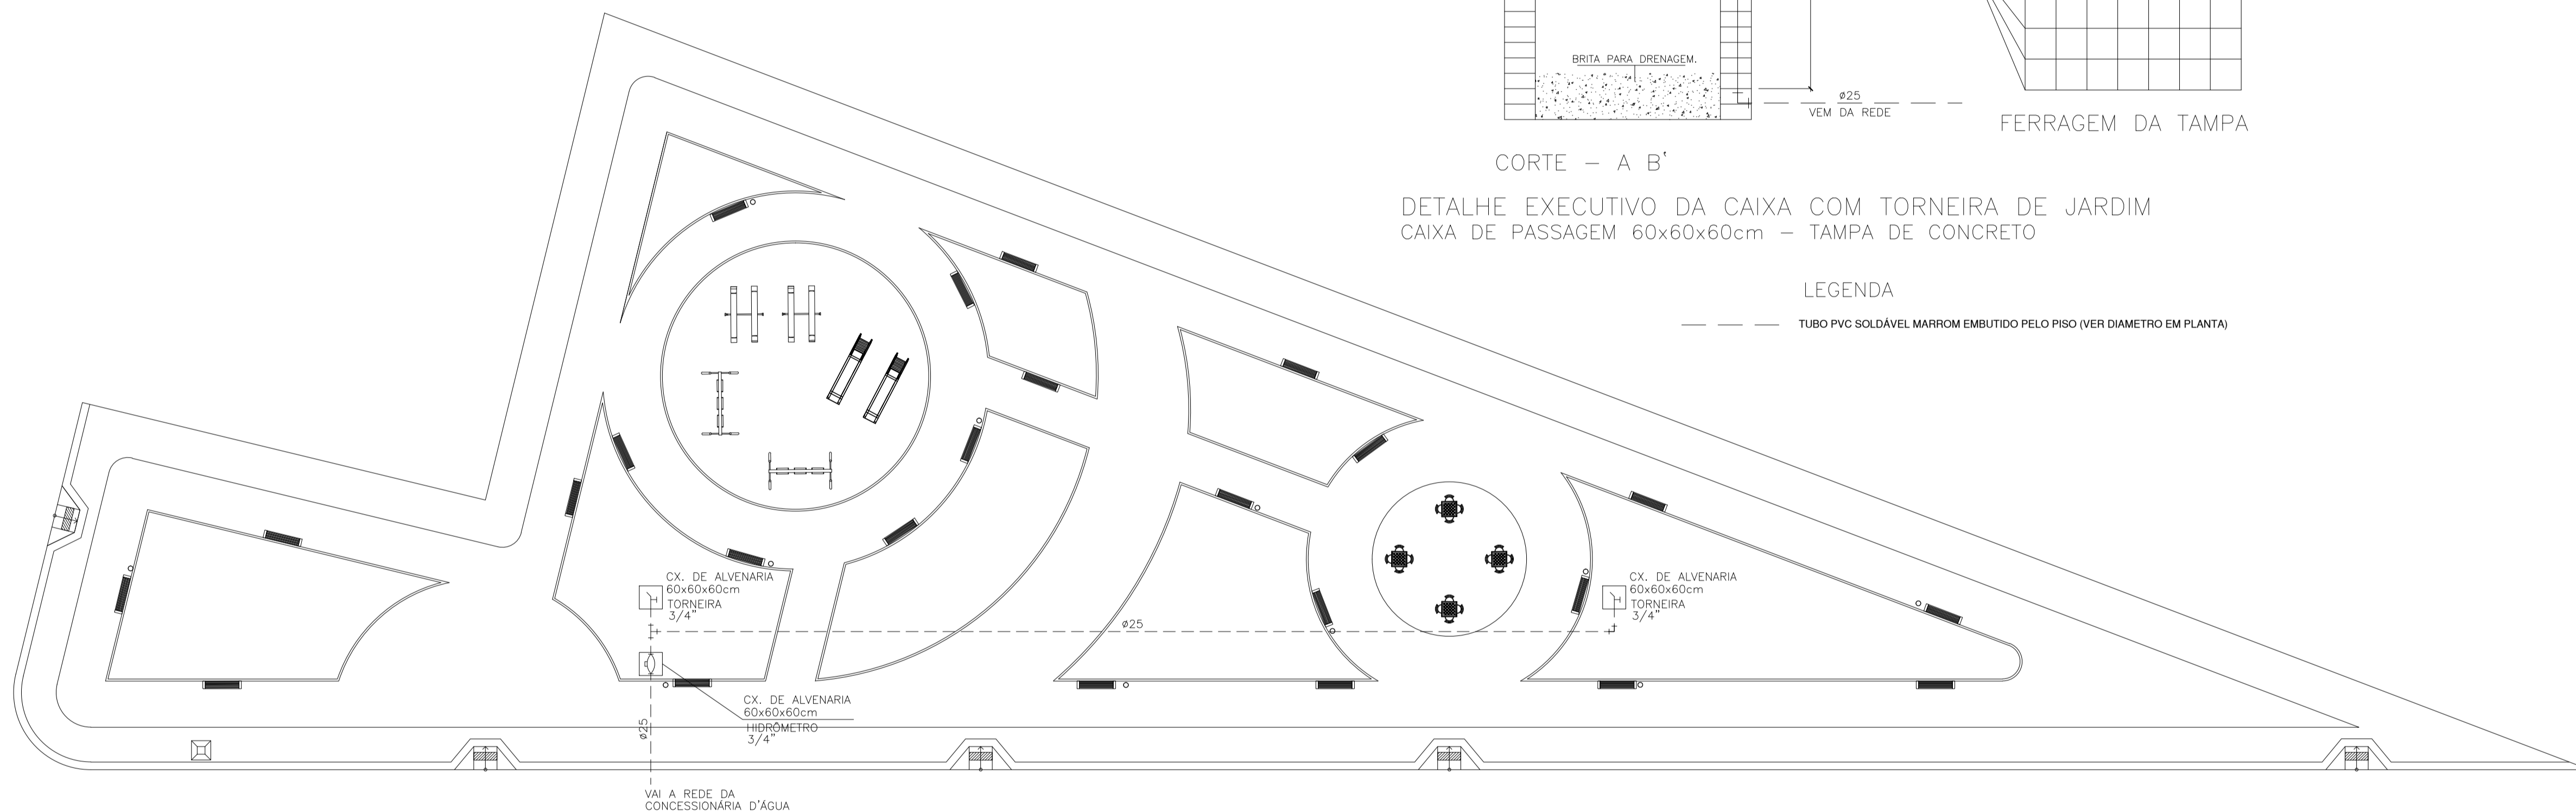

ESCALA DE PLOTAGEM: 1:20

COR	PENA
1	1.00
2	10.35
3	0.20
4	0.15
5	0.70
6	0.25
7	0.10
8	0.05
9	0.05

CAGECE	ENEL	ISS. PROJETO	ISS. CONSTRUÇÃO	CREA	PREFEITURA	PROPRIETÁRIO	PROJETO	PROJETO	CÁLCULO	CONSTRUÇÃO
--------	------	--------------	-----------------	------	------------	--------------	---------	---------	---------	------------

**SECOMP - SECRETARIA DE OBRAS, MOBILIDADE E SERVIÇOS PÚBLICOS**

PROJETO: **HIDRÁULICO**  
REVITALIZAÇÃO DA PRAÇA DO RIACHO PAJEÚ

INTERESSADO: **PREFEITURA DE SOBRAL**      AUTOR: **PAULO SIQUEIRA**

ENDEREÇO: **RUA DO IMPÉRIO - B. ALTO DA BRASÍLIA**

MUNICÍPIO: **SOBRAL - CE**

**PREFEITURA DE SOBRAL**

DESENHOS DA PRANCHA: PLANTA BAIXA, DET. CX. COM TORNEIRA

ESCALA: 1:200, SEM

DATA: JANEIRO/2018      REVISÃO:      ARQUIVO: PR\_01\_01

**HIDRA 01/01**