


01 PLANTA BAIXA  
ESCALA: 1/50

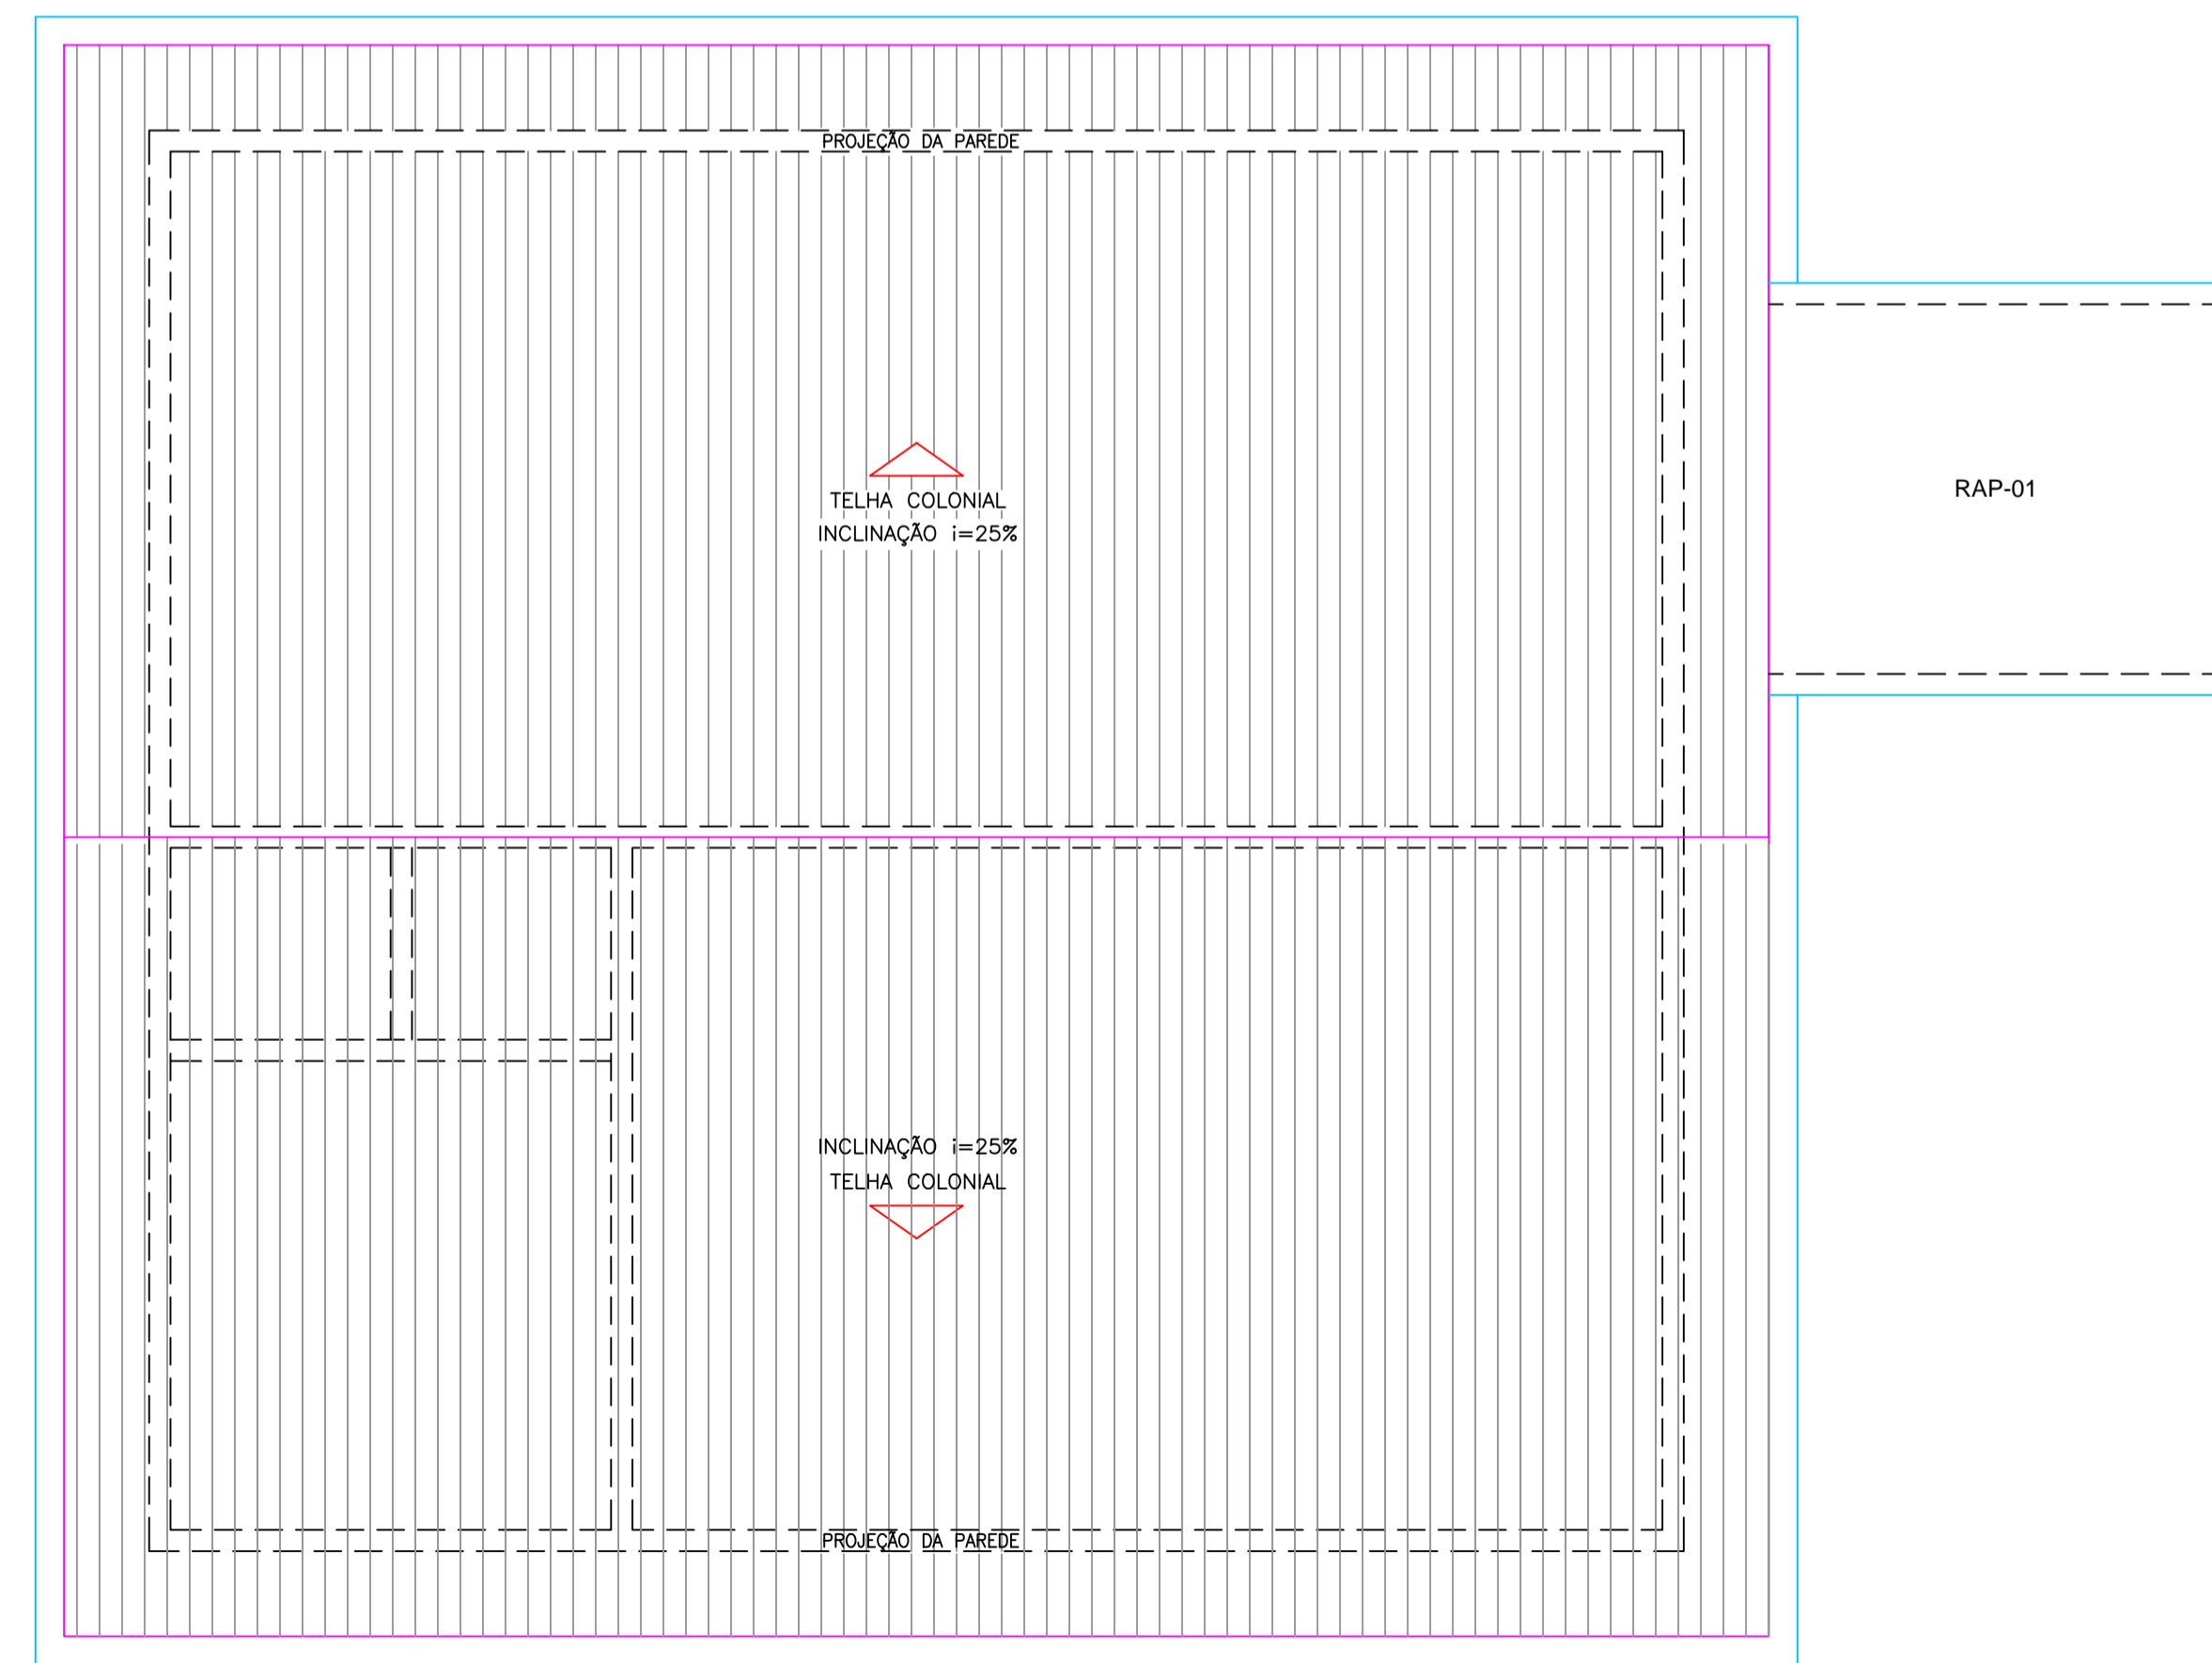

02 PLANTA DE COBERTA  
ESCALA: 1/50

ESQUADRIAS					
ITEM	DISCRIMINAÇÃO	LARGURA	ALTURA	PEITORIL	QTDE
J1	JANELA ALUMÍNIO E VIDRO	1.50	1.20	0.90	01
C1	COMBOGÓ DE CONCRETO	2.00	1.00	1.10	04
C2	COMBOGÓ DE CONCRETO	1.50	1.00	1.10	01
C1	COMBOGÓ DE CONCRETO	0.60	0.60	1.70	01
P1	PORTA PARANA + BANDEIROLA	1.00	2.10	-	01
P2	PORTA PARANA + BANDEIROLA	0.80	2.10	-	03
P3	PORTA PARANA + BANDEIROLA	0.60	2.10	-	01

LOCALIDADE:	MUNICÍPIO:
JORDÃO	SOBRAL

SISTEMA DE ABASTECIMENTO DE ÁGUA DE JORDÃO E LOCALIDADES - SOBRAL/CEARÁ

ETA - ESTAÇÃO TRATAMENTO DE ÁGUA  
EE-01/EE-02 - ARQUITETURA  
PLANTA BAIXA E COBERTA

R.T.:	DESENHO:	ESCALA:	DATA:	DESENHO:
ENGº JOSÉ FIRMINO DE SIQUEIRA NETO CREA 3700/D-CE	ANDRADE	1/50	OUT/2012	03/45