


PLANTA BAIXA
ESCALA 1/150

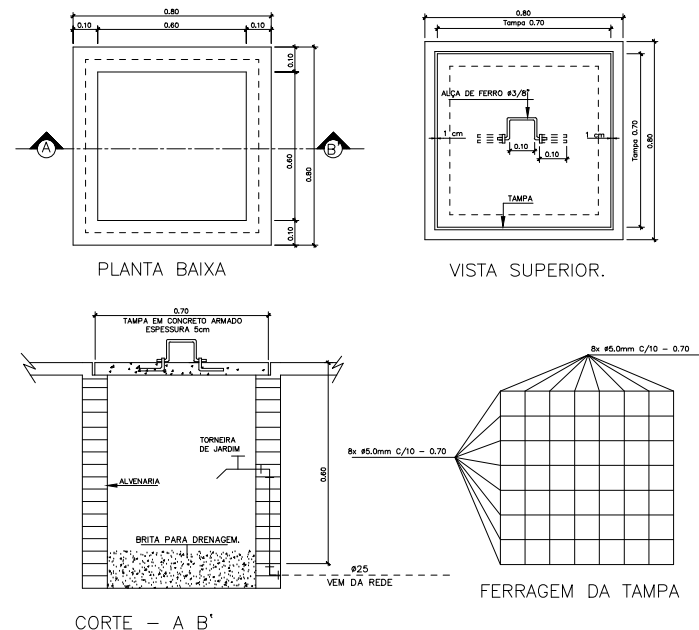

DETALHE EXECUTIVO DA CAIXA COM TORNEIRA DE JARDIM
CAIXA DE PASSAGEM 60x60x60cm - TAMPA DE CONCRETO

LEGENDA

----- TUBO PVC SOLDÁVEL MARROM (EMBITUDO PELO PRISO (VER DIÂMETRO EM PLANTA))

SECRETARIA DA INFRAESTRUTURA	
PROJETO: ÚÚU RÓVU A PÓU7 VÍSOU ÚÓÓÚT ÓÁÚCE ÓKÓÓÁÚÓÓÓB VU	
INTERESSADO: PREFEITURA DE SOBRAL	AUTOR: AUGUSTO AZEVEDO FILHO
ENDEREÇO: RUA MARIA CARMELITA MOURA - LAT. 3°40'13.91"S - LONG. 49°20'27.73"O	
MUNICÍPIO: SOBRAL	
DATA: JULHO/2020	REVISÃO: 00
ARQUIVO:	FICHA: 01/01

1	OP	1	POA
2	OP	2	OP
3	OP	3	OP
4	OP	4	OP
5	OP	5	OP
6	OP	6	OP
7	OP	7	OP
8	OP	8	OP
9	OP	9	OP
10	OP	10	OP