


LEGENDA

- HIDRANTE INTERNO ABRIGO DE 60x90x17cm COM REGISTRO GLOBO (HIDRANTE) DE 45° #38mm, UNICOES STORZ DE #38mm, MANGUEIRA SINTEX - L DE #38mm REVESTIDA INTERIORMENTE DE BORRACHA COM DOIS LANCES DE 15,00m, ESGUICHO BACONETA COM REQUINTE DE #13mm.
- TUBULACAO DE INCENDIO PELA PAREDE QUE SOBE
- EXTINTOR DE PÓ QUÍMICO ABC (PÓ 06kg - 3A:20B:1C)
- BLOCO AUTÔNOMO COM AUTONOMIA DE 04 HORAS LIGADO EM BATERIAS
- HASTE DE TERRA COPPERWELD #5/8" x 2,40m EM CAIXA DE INSPEÇÃO
- HIDRANTE DE RECALQUE - CAIXA DE 60x40x50cm COM TAMPA METÁLICA, CURVA MACHO-FÊMEA DE 45° #63mm DE AÇO GALVANIZADO, REGISTRO GLOBO (HIDRANTE) DE 45° # 63mm, UNICOES STORZ #63mm.
- DISPOSITIVO DE ALARME, SIRENE E DISPOSITIVO DE ADICIONAMENTO MANUAL DO TIPO QUEBRE O VIDRO. A SIRENE SERÁ INSTALADA A 2,20m DO PISO E O ADICIONADOR A 1,20M DO PISO. AMBOS MONTADOS EM CX PVC 4"x4".
- CENTRAL DO SISTEMA DE ALARME
- DETECTOR DE FUMAÇA, DO TIPO ÓPTICO, INSTALADO SOB O FORRO/LAJE
- L - LAÇO Y - NÚMERO DO LAÇO
- TUBO DE FERRO GALVANIZADO COM DIÂMETRO NOMINAL DE #2 1/2"
- CABO COBRE NU PARA ATERRAMENTO DO SPDA, COM BITOLA DE 35mm² OU 50mm²
- ELETRODUTO #1" P/ SISTEMA DE ALARME/DETECÇÃO DE INCÊNDIO

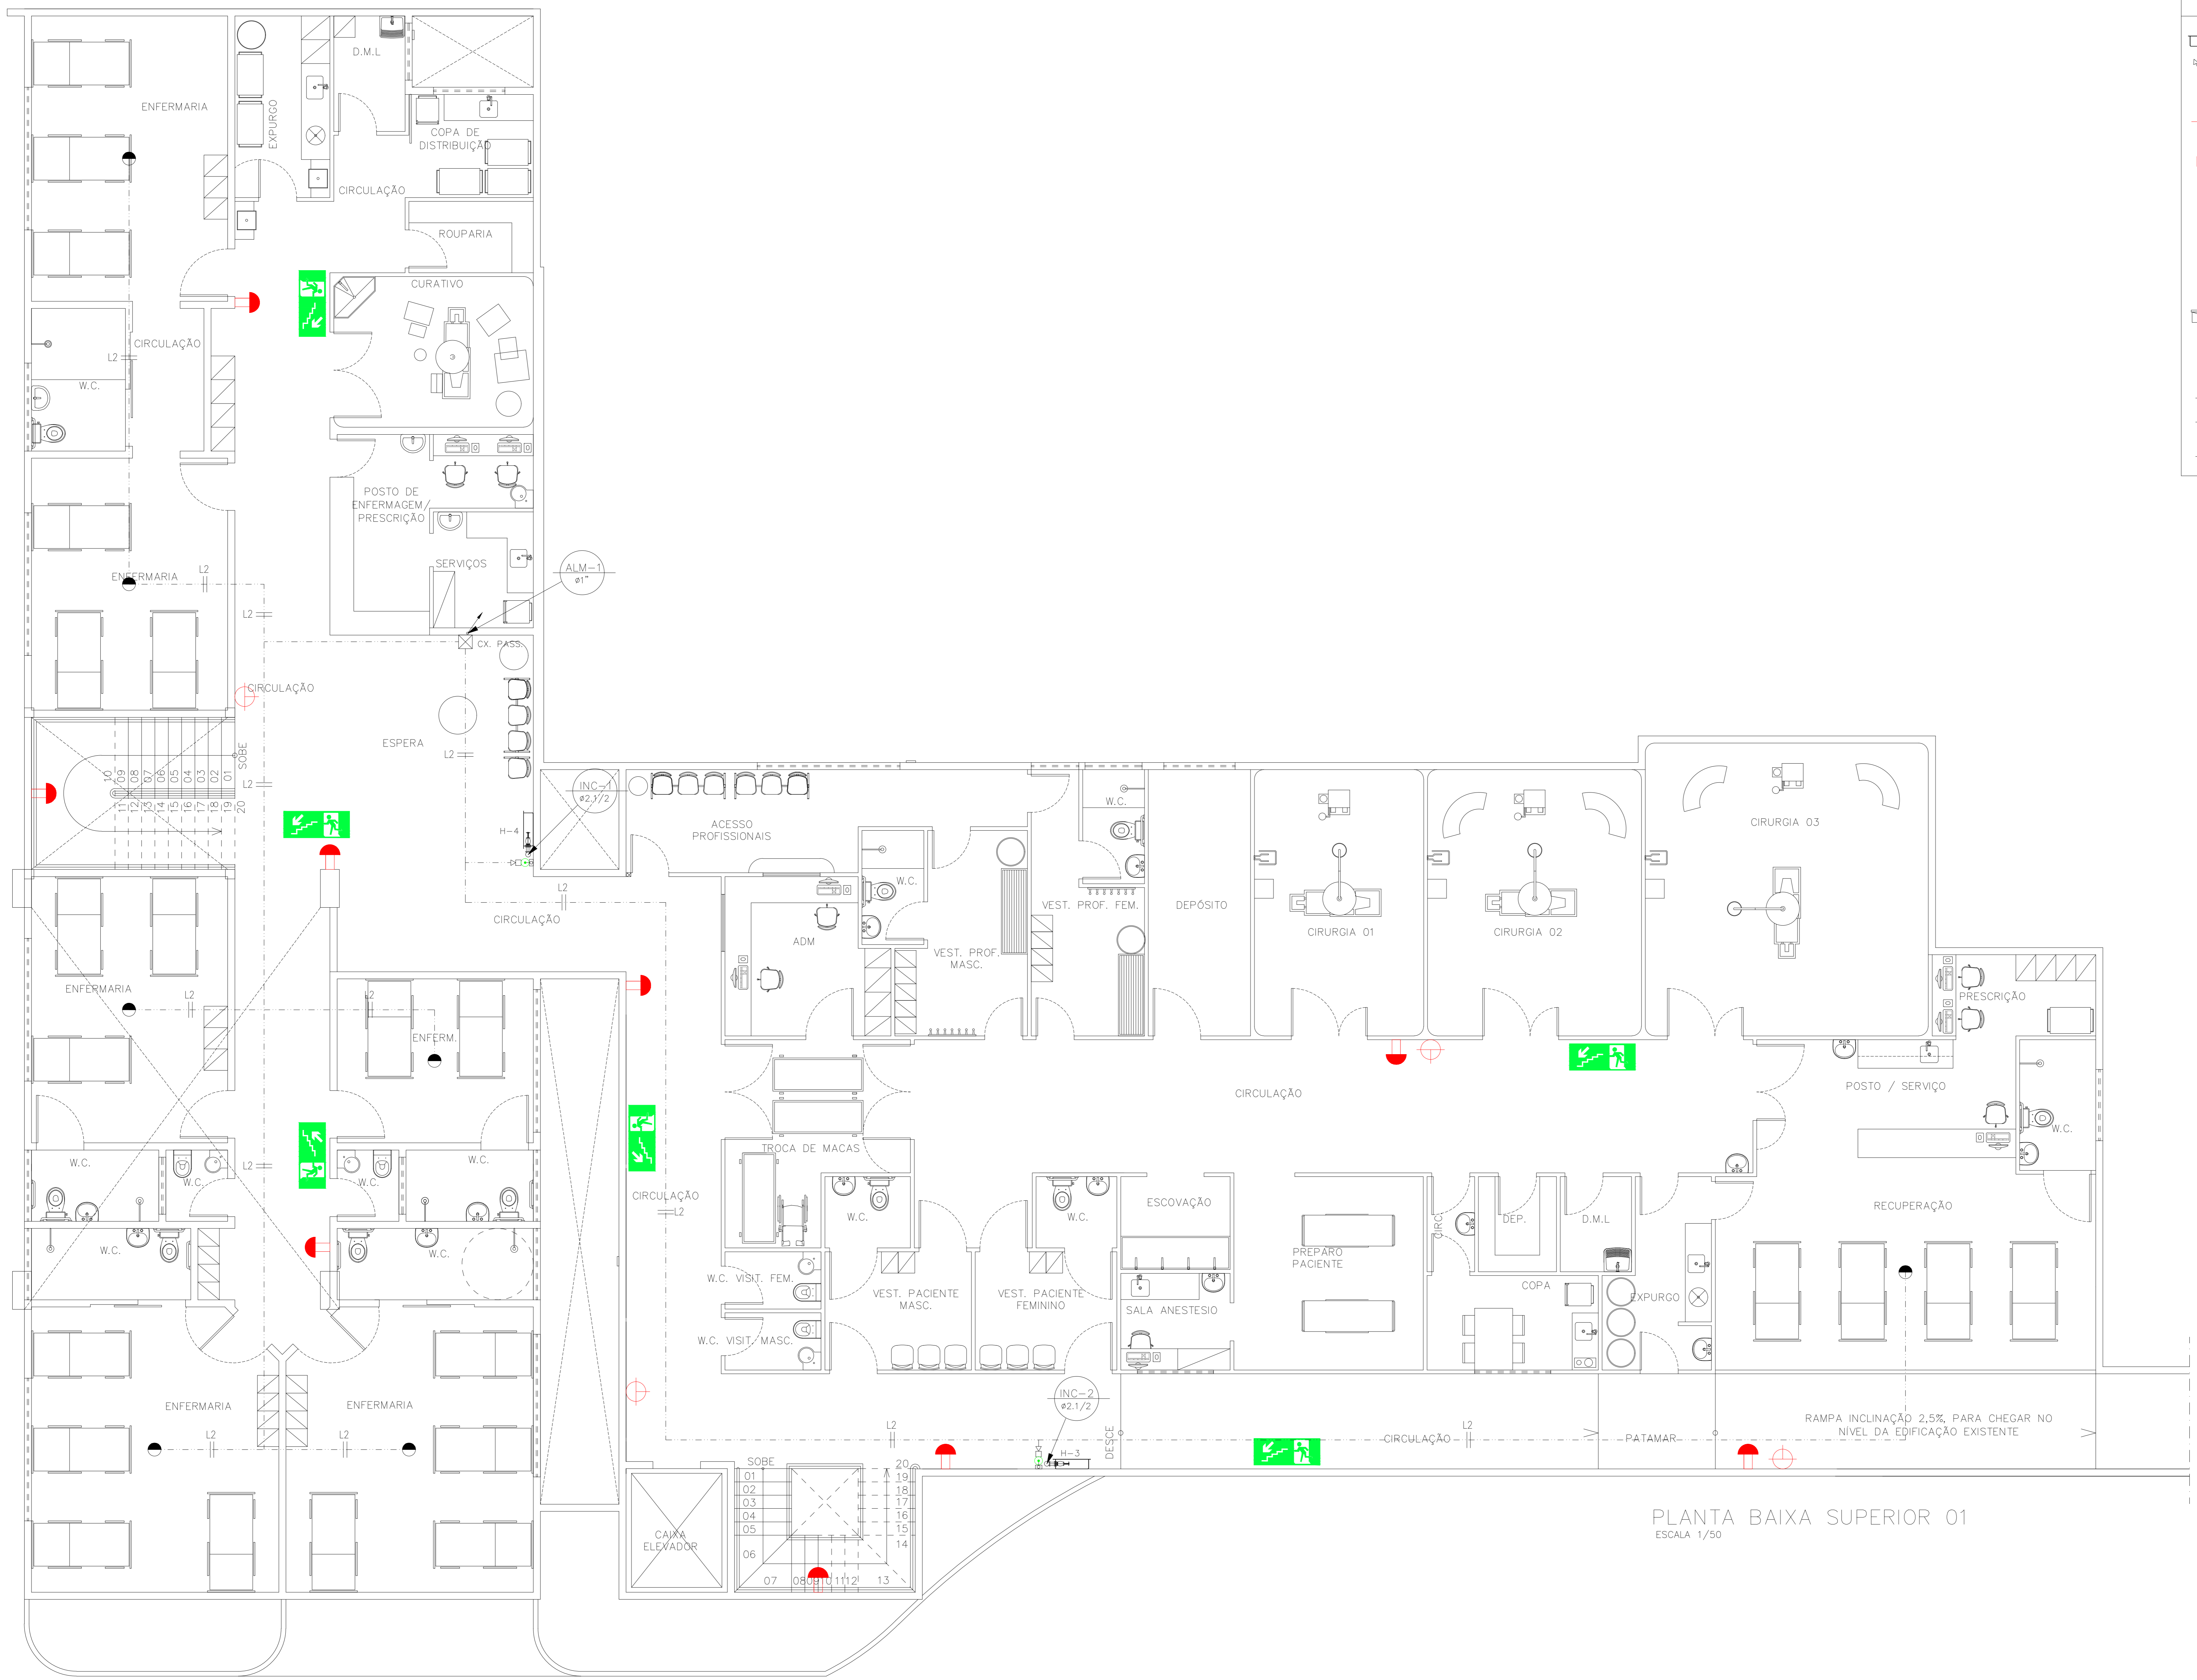

PLANTA BAIXA SUPERIOR 01
ESCALA 1/50

A & V PROJETOS DE ENGENHARIA

PROJETO: **PROJETO SEGURANCA CONTRA INCENDIO E PANICO HOSPITAL DR ESTEVAM**

INTERESSADO: **PREFEITURA DE SOBRAL** AUTOR: **AUGUSTO AZEVEDO FILHO**

ENDEREÇO: _____ ART: **CE2022116217**

MUNICIPIO: **SOBRAL-CE**

DESENHO DA PRANCHETA	ESCALA
PLANTA BAIXA SUPERIOR 01	1/50
LEGENDA	SEM

DATA: **JULHO/2022** REVISÃO: **00** ARQUIVO: **INC 03/07**

AUTENTICAÇÃO DO CBMCE

ESCALA DE EXECUÇÃO: 10:1
 01 - 1:00
 02 - 2:00
 03 - 3:00
 04 - 4:00
 05 - 5:00
 06 - 6:00
 07 - 7:00
 08 - 8:00
 09 - 9:00
 10 - 10:00