


LEGENDA

- ▽ - TOMADA PARA TELEFONE/LÓGICA RJ45(DUPLA) 50cm DO TISO EM CADA 4"x2"
- - CAIXA DE PASSAGEM A 1,30m DO PISO
- — — — — ELETRODUTO (TETO OU PAREDE)
- - - - - ELETRODUTO (PISO)

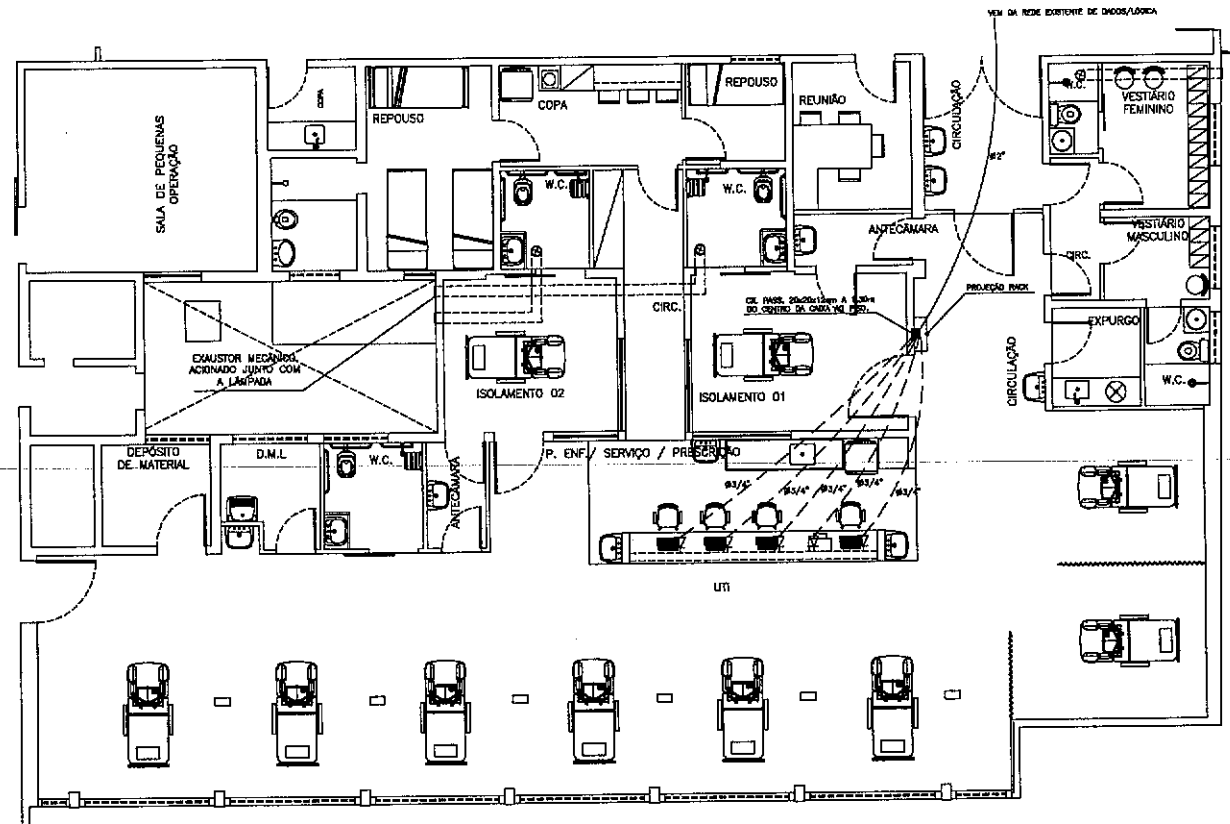

PLANTA BAIXA - UTI
ESCALA 1/50

Paulo Siqueira

SECRETARIA DA INFRAESTRUTURA

PROJETO: PROJETO LÓGICO/DADOS REFORMA - U.T.I HOSPITAL DR ESTEVAM

INTERESSADO: PREFEITURA DE SOBRAL AUTOR: PAULO SIQUEIRA

ENDREÇO: _____

MUNICÍPIO: SOBRAL-CE

ESCALA: _____

PLANTA: _____

LEGENDA: _____

DATA: 04/01/2021 REVIZÃO: _____ ARQUIVO: LOGICA/DADOS LÓGICO: 01/01

1	2	3	4	5	6	7	8	9	10	11	12	13	14	15	16	17	18	19	20	21	22	23	24	25	26	27	28	29	30	31	32	33	34	35	36	37	38	39	40	41	42	43	44	45	46	47	48	49	50
---	---	---	---	---	---	---	---	---	----	----	