
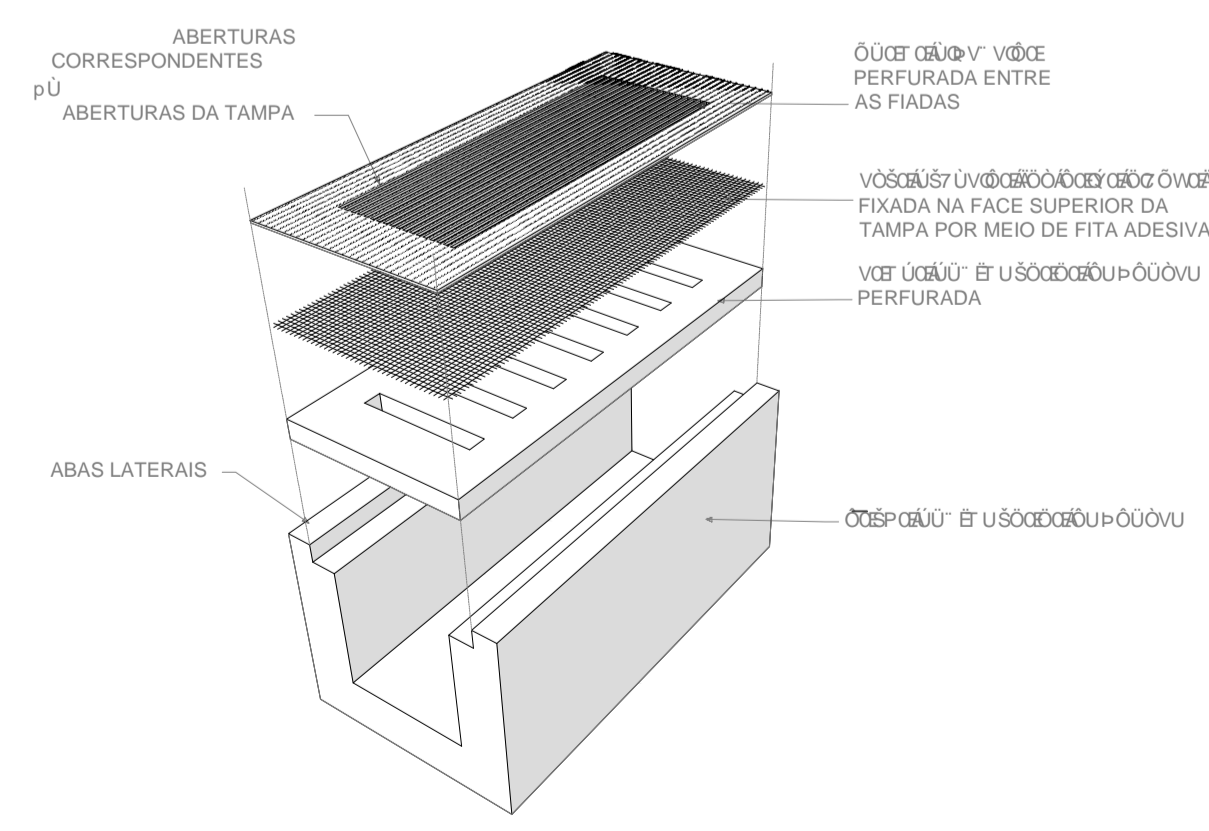
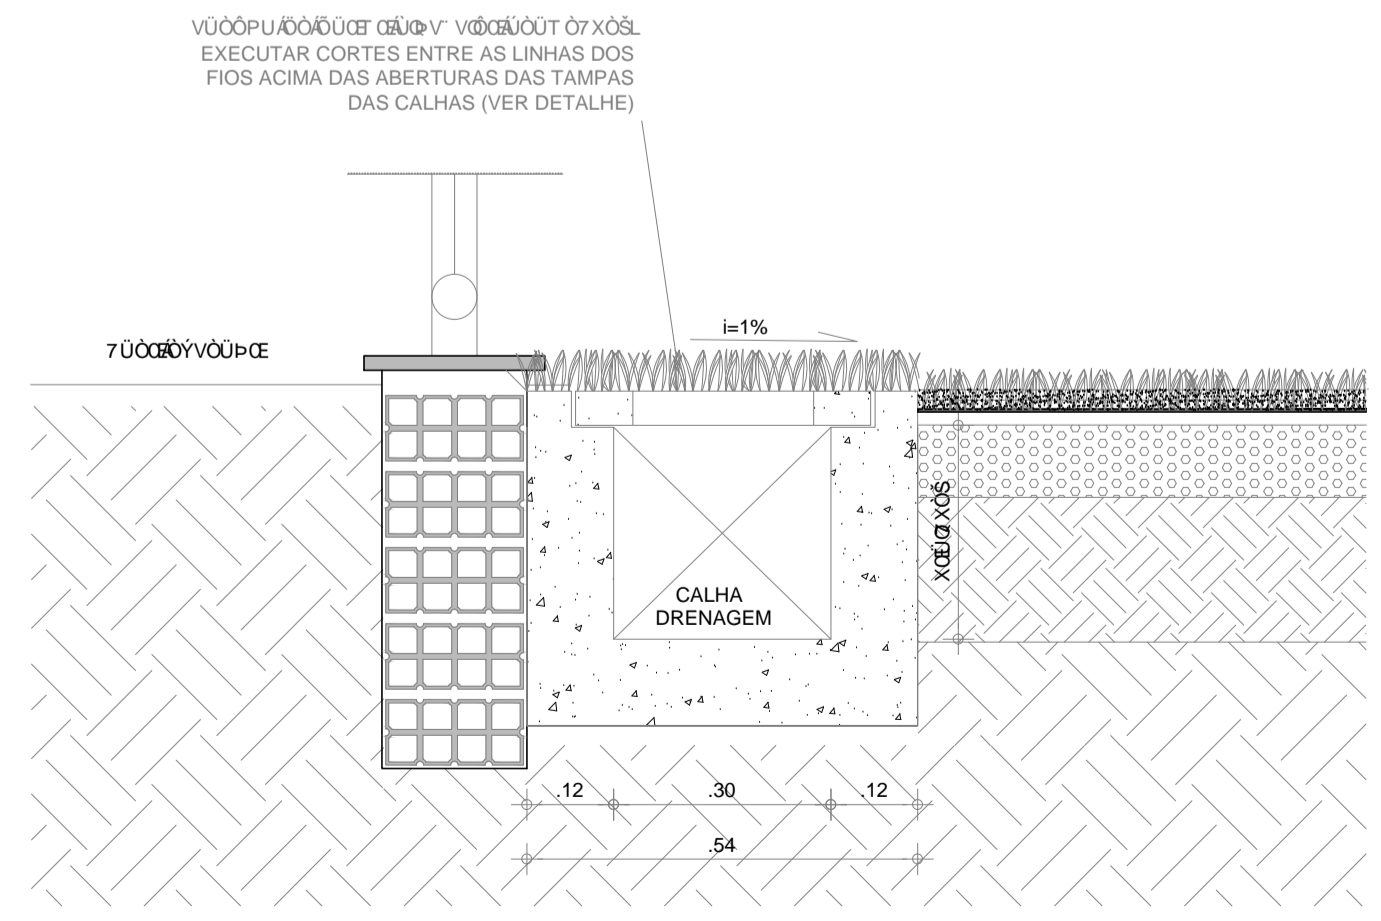
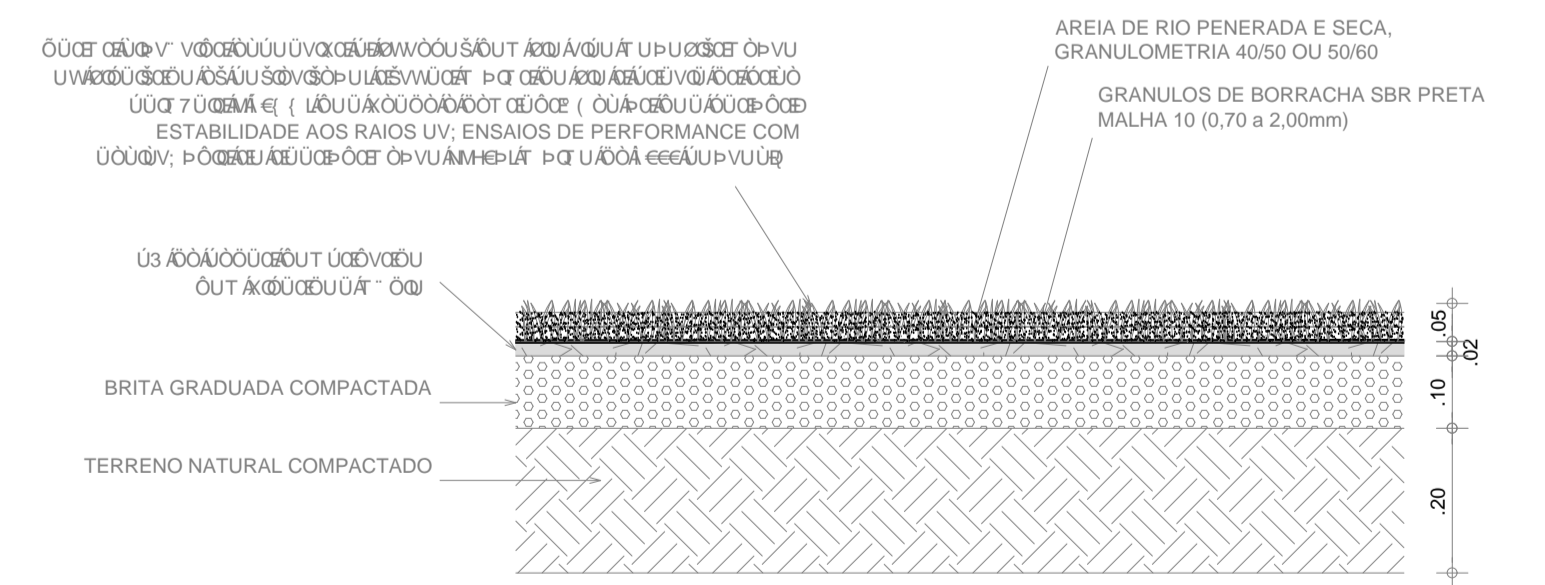


LEGENDA

- TUBO DE GORDURA
- ÁGUAS PLUVIAIS
- TUBO DE QUEDA
- TUBO DE VENTILAÇÃO
- CAIXA DE AREIA 60x60x60cm(mínimo)
- CAIXA DE AREIA c/ TAMPA GRELHA 60x60x60cm(mínimo)

| DIÂMETRO (cm) | DECLIVIDADE (%) |
|---------------|-----------------|
| 200 | 0,5 |
| 150 | 1 |
| 100 | 1 |
| 75 | 2 |
| 50 | 3 |
| 40 | 3 |

(Signature)
JOSE AUGUSTO AZEVEDO LAUREANO FILHO - CPF: 021.358.943-54

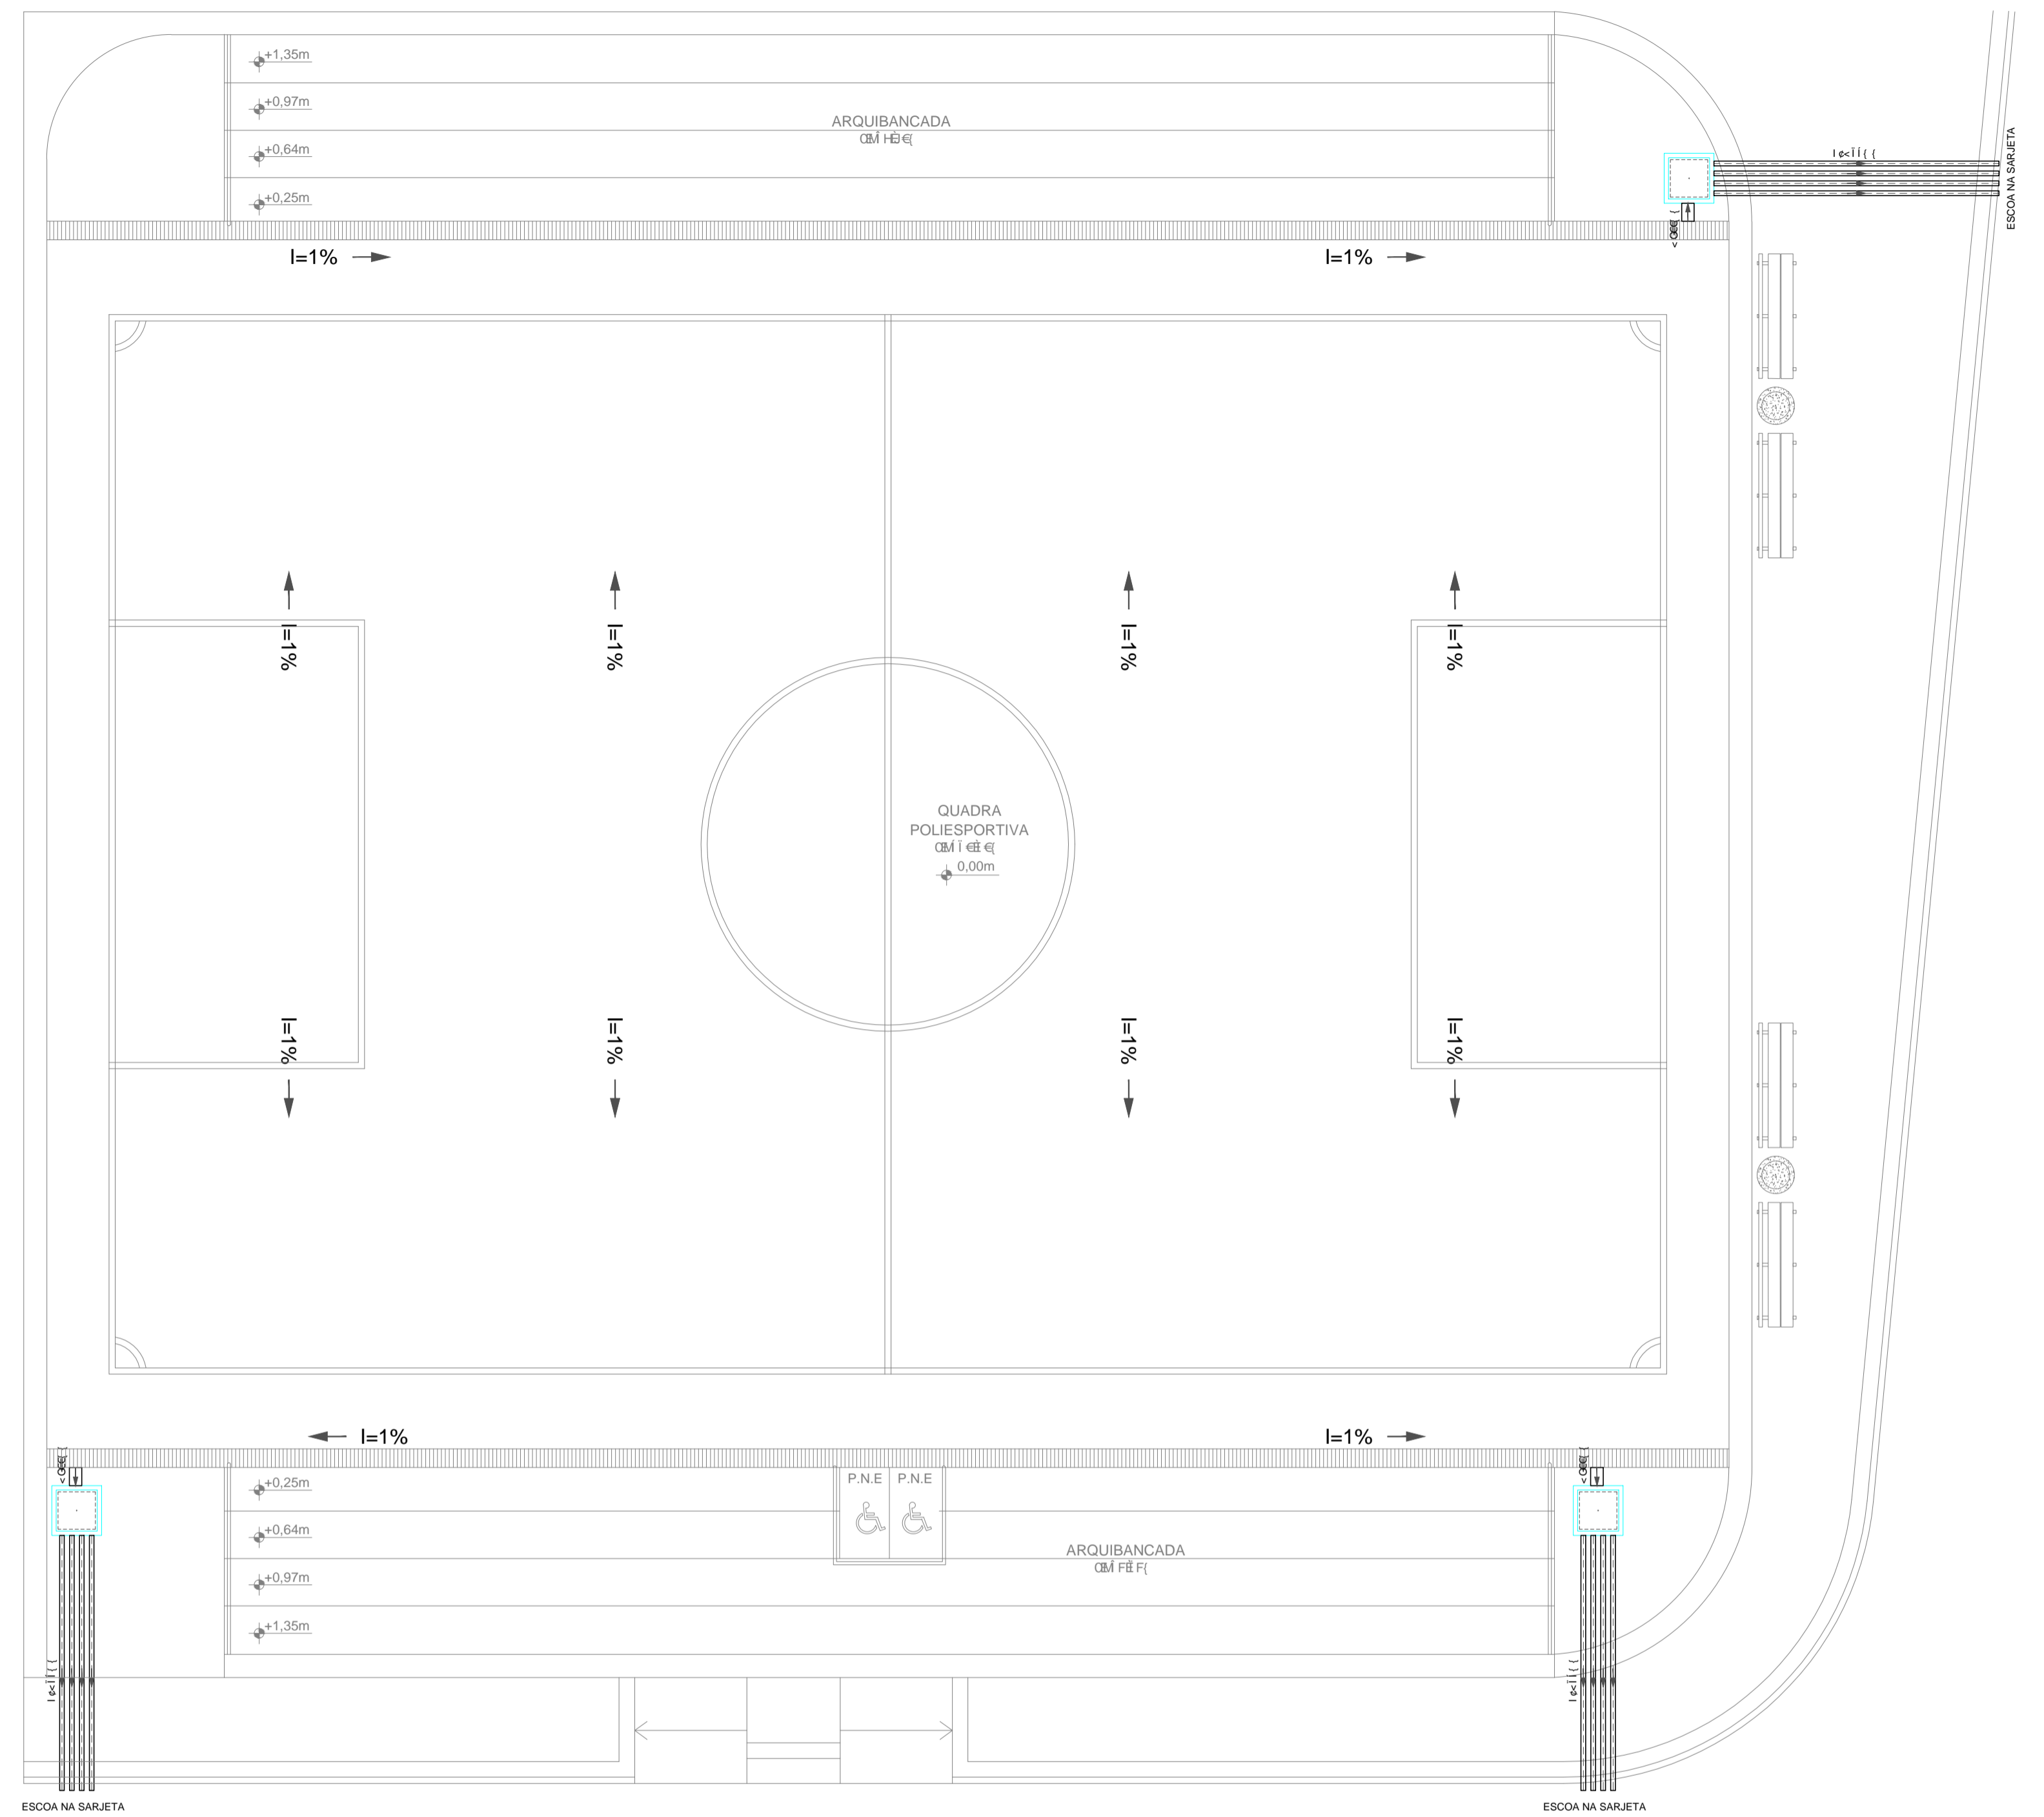

SECRETARIA DA INFRAESTRUTURA

PROJETO: **PROJETO DRENAGEM QUADRA ALTO DO CRISTO**

INTERESSADO: **PREFEITURA DE SOBRAL** AUTOR: **AUGUSTO AZEVEDO FILHO**

ENDEREÇO: _____

MUNICÍPIO: **SOBRAL**

SECRETARIA DA INFRAESTRUTURA ESCALA: **1/75**

PREFEITURA DE SOBRAL **PLANTA BAIXA** **INDICADA**

LEGENDA DETALHES CONSTRUTIVOS

DATA: **MARÇO/2020** REVISÃO: **00** ARQUIVO: _____ PLUV: **01/01**